

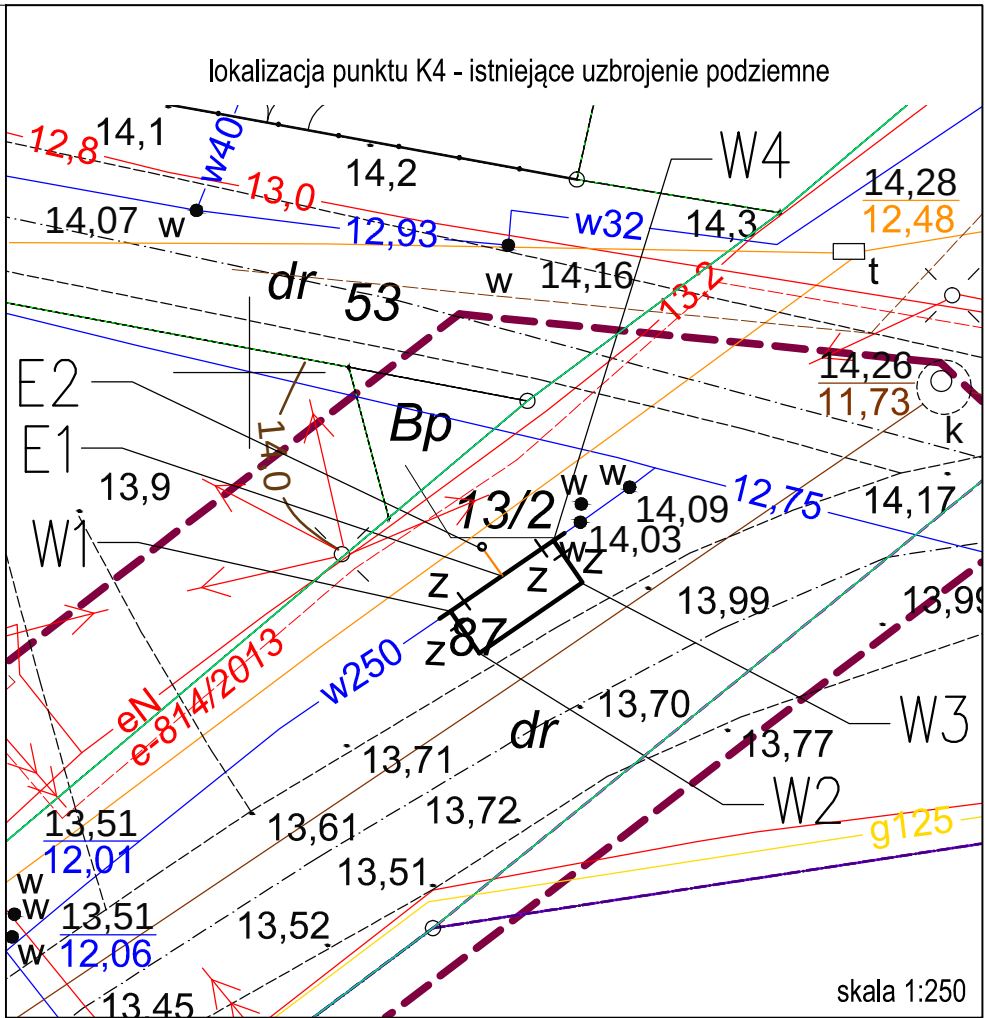


Rzut

punkt pomiarowy na wodociągu DN250 żeliwo

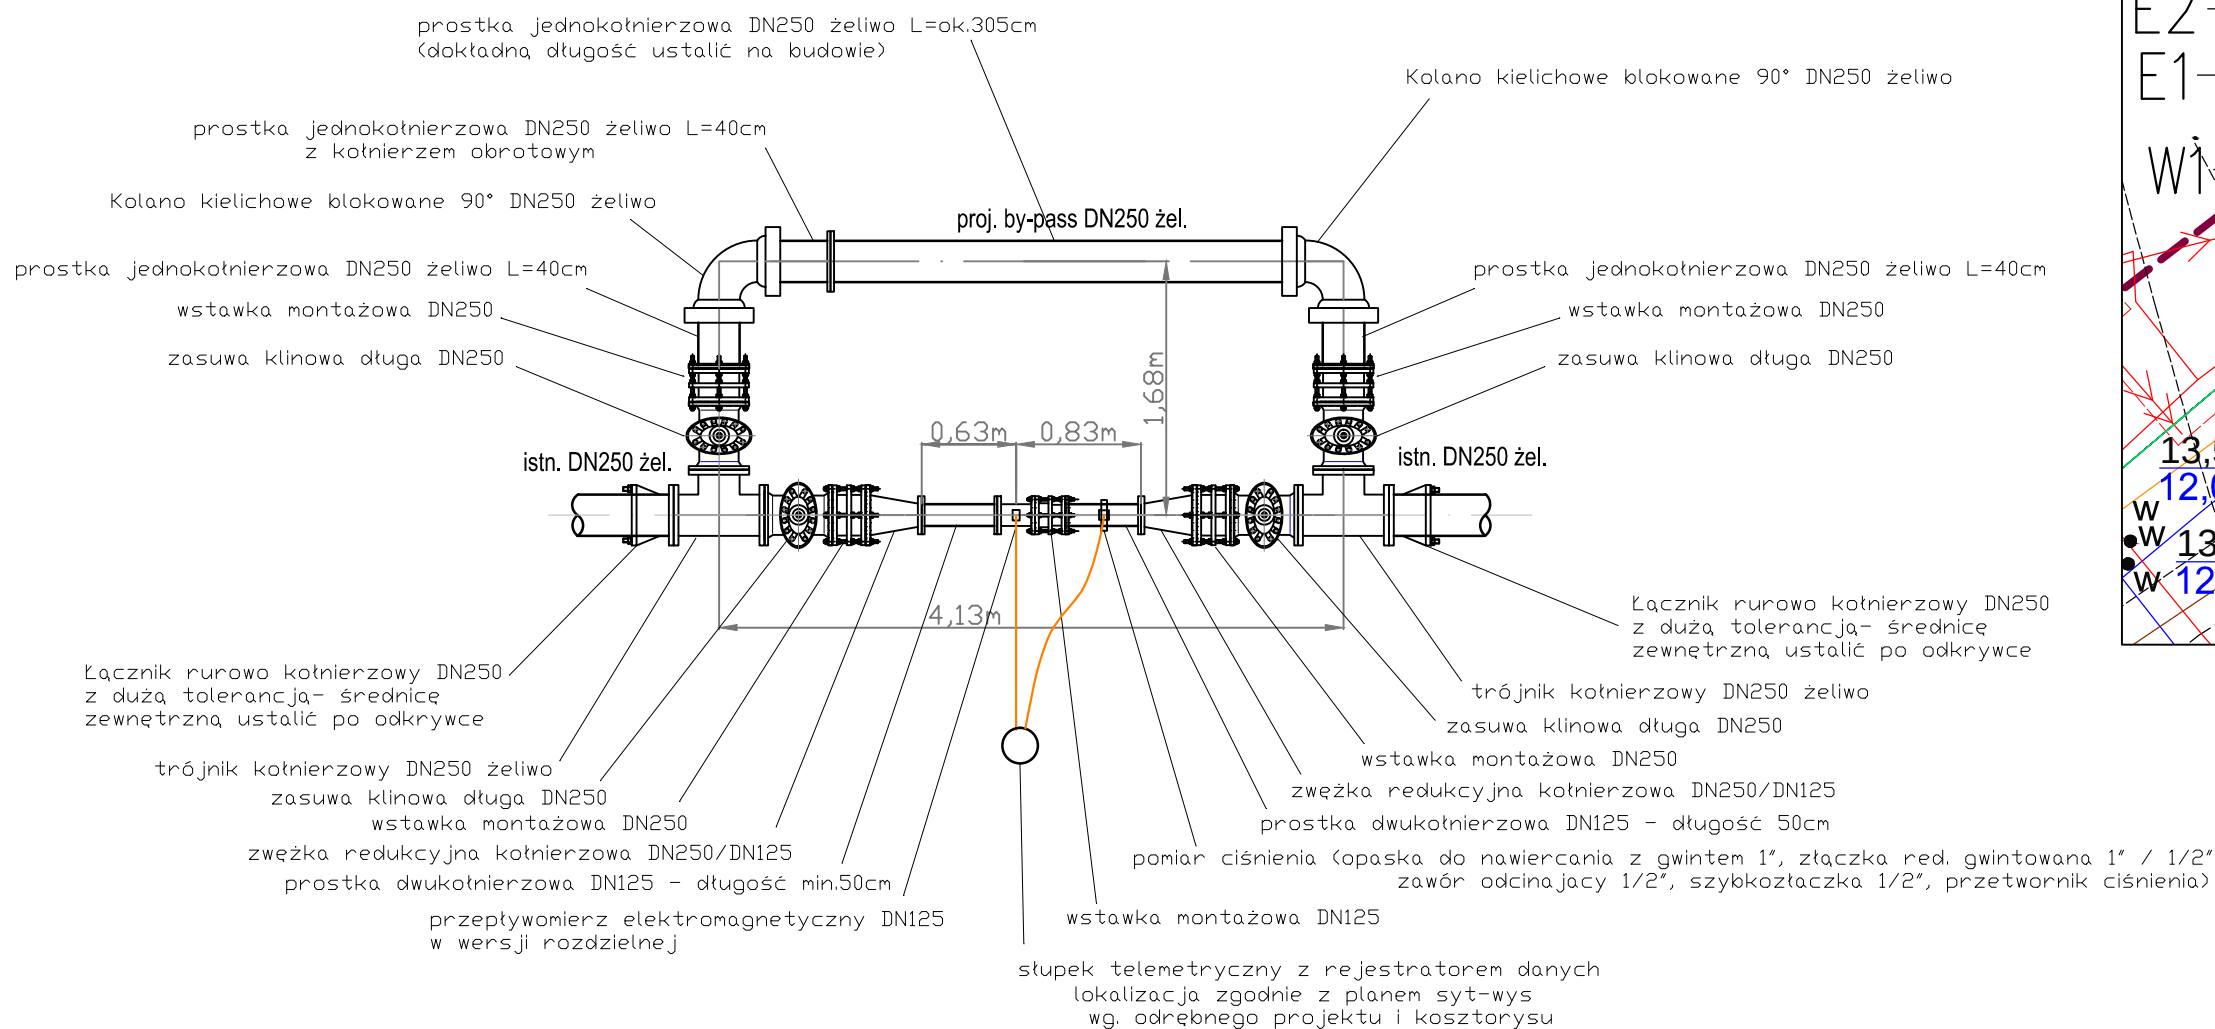

Przekrój

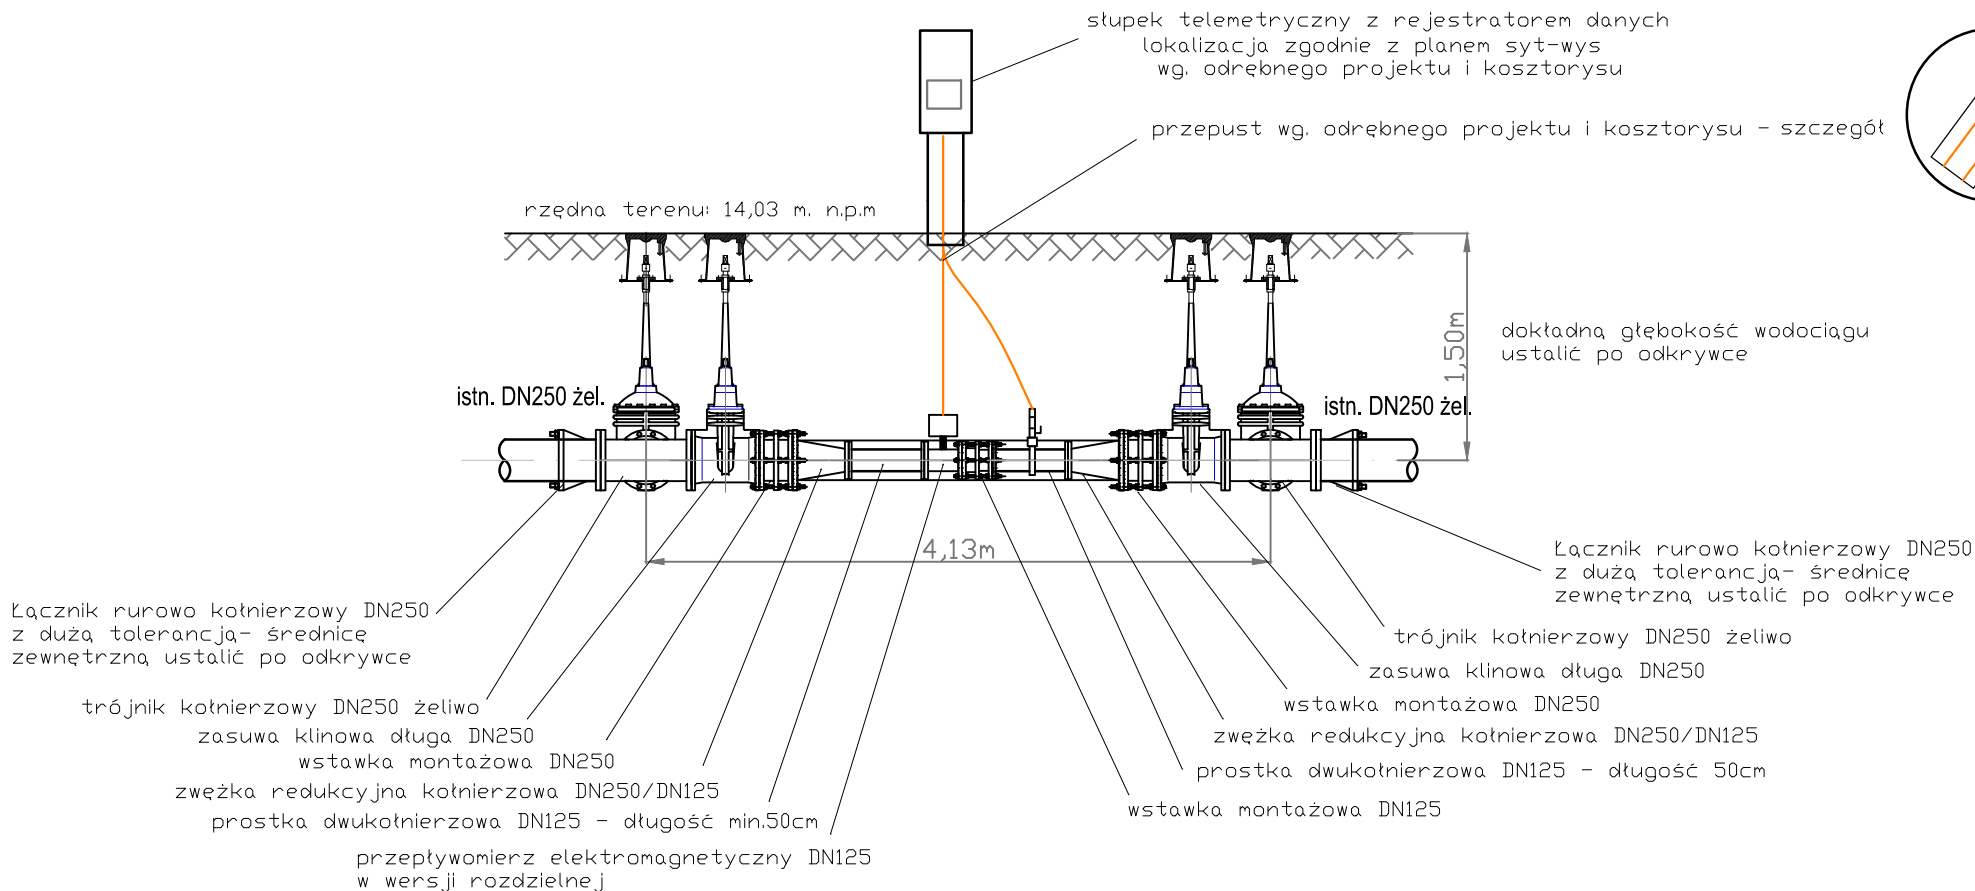

jednostka projektowa:  SAUR Polska Sp. z o.o. 02-672 Warszawa ul. Domaniewska 39a tel./fax: +48 22 208 23 54	inwestor: Zakład Wodociągów i Kanalizacji Sp. z o.o. w Szczecinie ul. M. Goliśa 10 71-682 Szczecin
BRANŻA INSTALACYJNA projektował: mgr inż. Adam Sterczak upr. ZAP/0090/PDJS/10	przedsiewzięcie: "Zarządzanie siecią wodociagową - wykonanie modelu hydraulicznego, projekt uzupełnienia systemu monitoringu sieci wraz z projektem dyspozytorni"
opracował: mgr inż. Mateusz Dotzonek	stadium: Projekt budowlano - wykonawczy
sprawił: mgr inż. Waldemar Łagiewka upr. 232/Sz/89	nazwa zadania: Punkt pomiarowy - K4 "prawobrzeże"
Pracownia projektowa zastrzega sobie w stosunku do niniejszego projektu wszelkie prawa wynikające z ustawy o prawie autorskim.	tytuł opracowania: Projekt zagospodarowania terenu Projekt instalacyjny
tytuł rysunku: Rzut i przekrój przez punkt pomiarowy	tytuł rysunku: Rzut i przekrój przez punkt pomiarowy
miejsce i data: SZCZECIN, XI 2015 skala: 1 : 50	nr rys: 3