

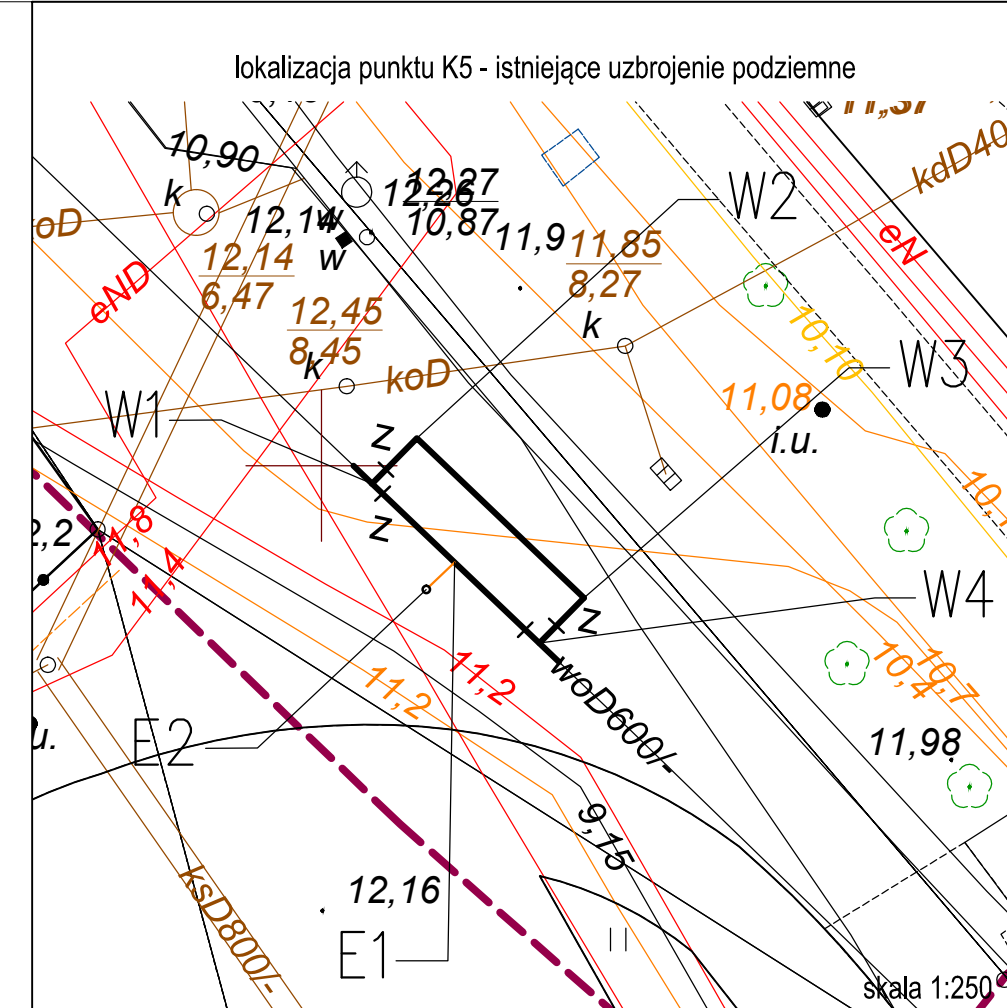


punkt pomiarowy na wodociągu DN600 żel.

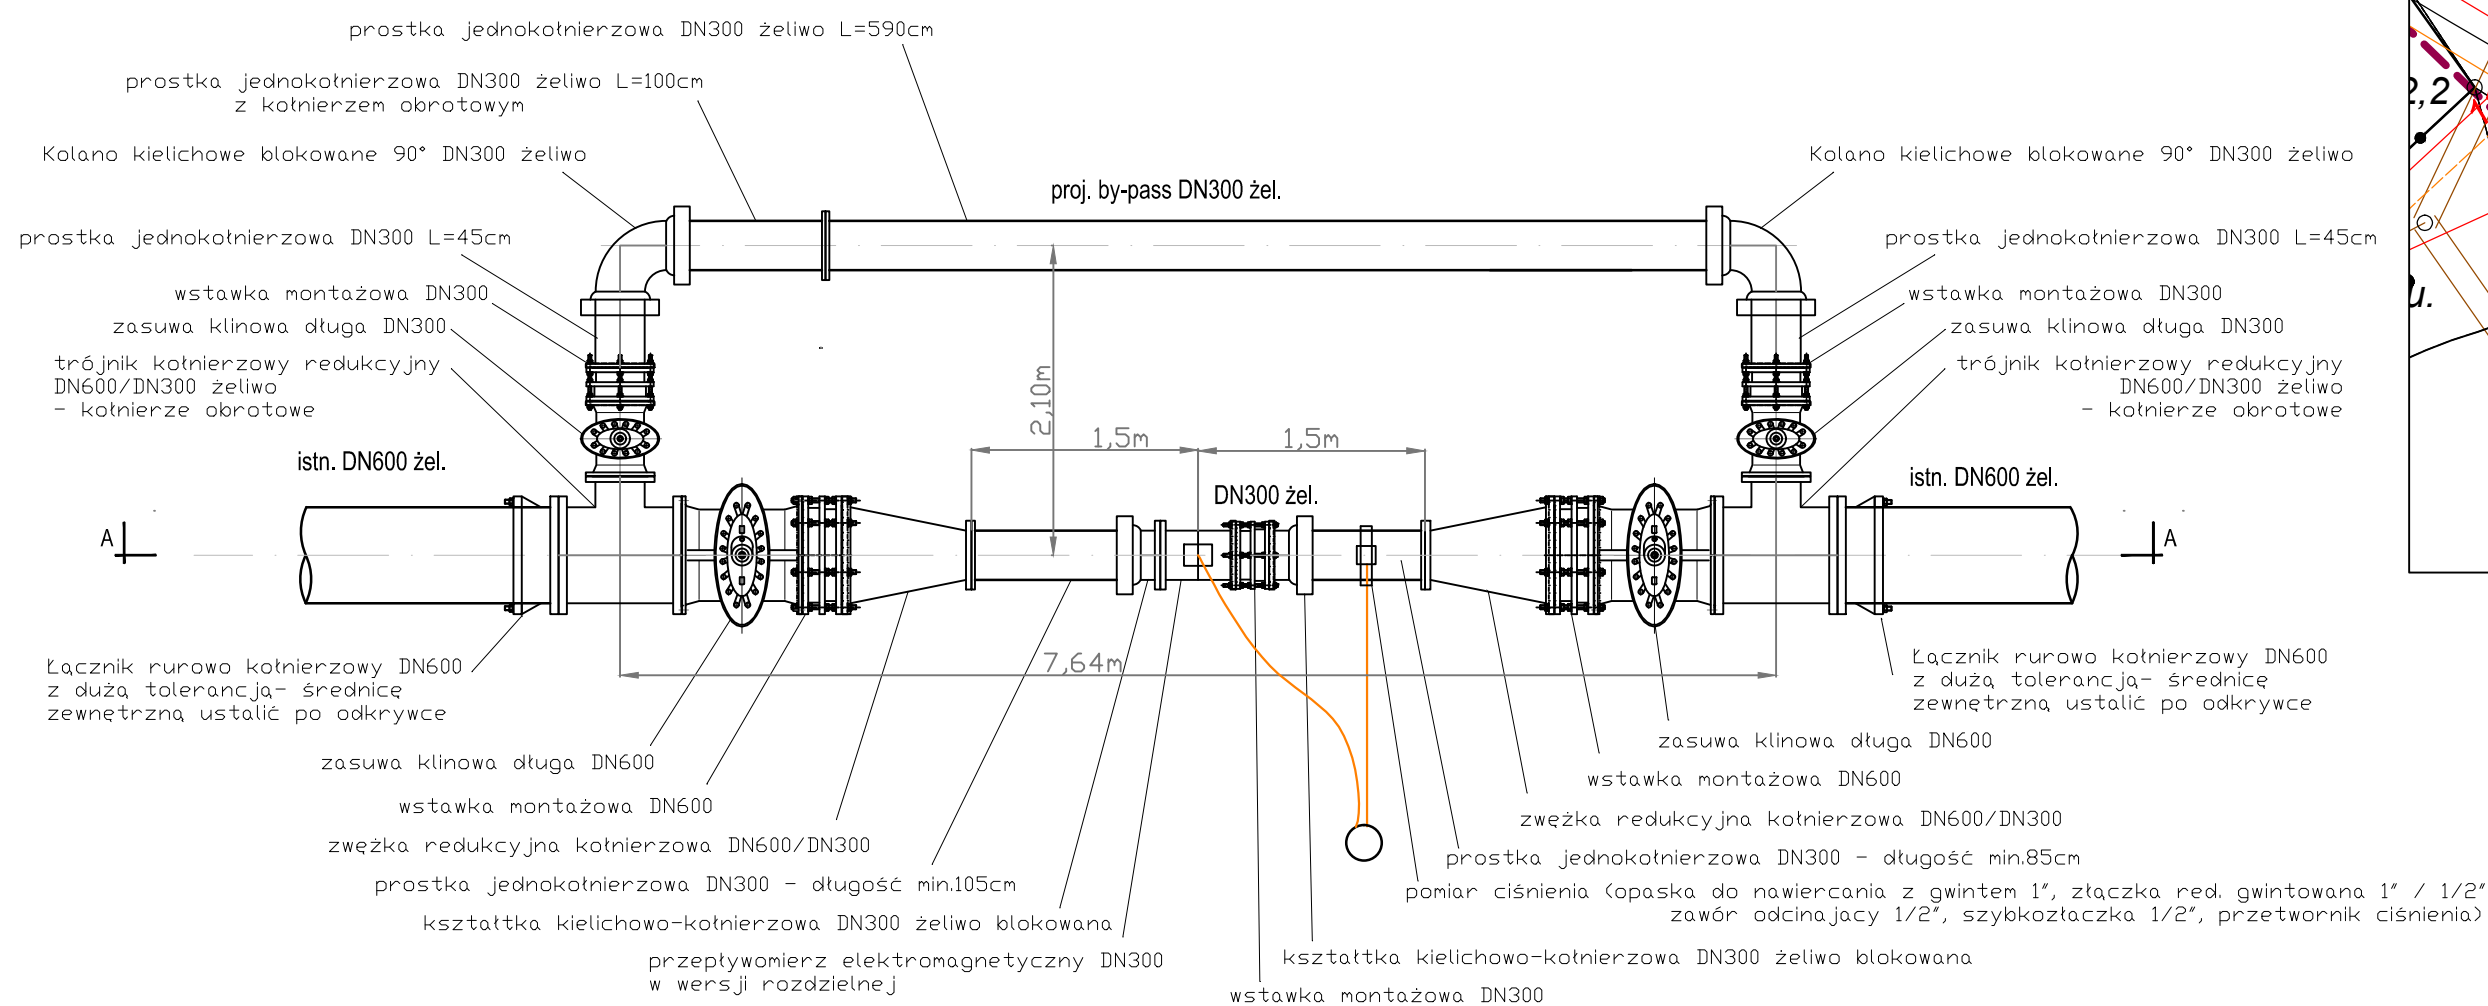

Przekrój

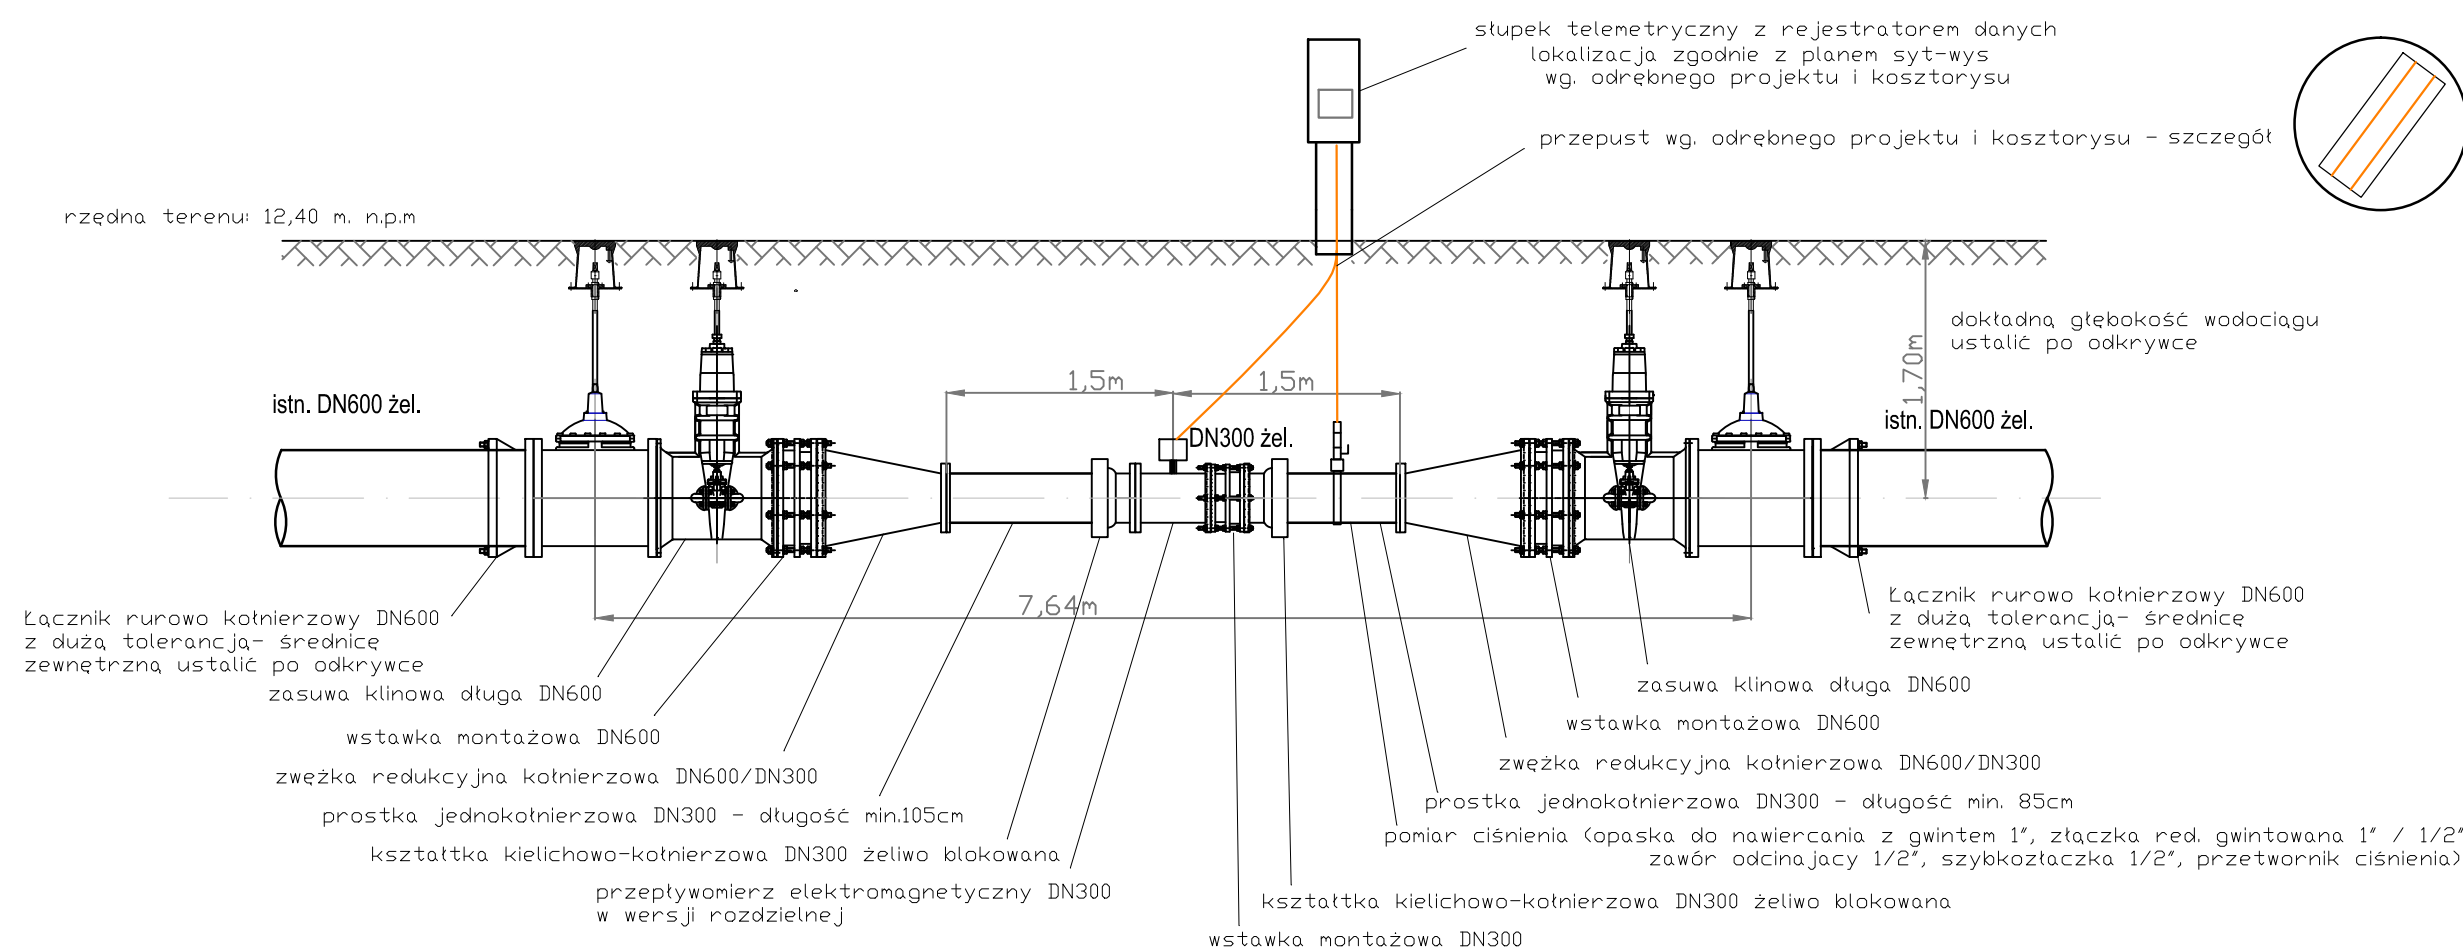

jednostka projektowa:  SAUR Polska Sp. z o.o. 02-672 Warszawa ul. Domaniewska 39a tel./fax. +48 22 208 23 54	inwestor: Zakład Wodociągów i Kanalizacji Sp. z o.o. w Szczecinie ul. M. Goliś 10 71-682 Szczecin		
BRANŻA: INSTALACYJNA projektował: mgr inż. Adam Sterczak upr. ZAP/0090/P00S/10	przewidywaliśmy: "Zarządzanie siecią wodociągową - wykonanie modelu hydraulicznego, projekt uzupełnienia systemu monitoringu sieci wraz z projektem dyspozytorski" stadium: Projekt budowlano - wykonawczy		
opracował: mgr inż. Mateusz Dotzonek	nazwa zadania: Punkt pomiarowy - K5 "prawobrzeże" tytuł opracowania: Projekt zagospodarowania terenu Projekt instalacyjny		
sprawił: mgr inż. Waldemar Łagiewka upr. 232/Sz/89	tytuł rysunku: Rzut i przekrój przez punkt pomiarowy <table border="1"> <tr> <td data-bbox="2483 2125 2671 2168"> miejsce i data: SZCZECIN, XI 2015 skala: 1 : 50 </td> <td data-bbox="2671 2125 2732 2168"> nr rys: 3 </td> </tr> </table>	miejsce i data: SZCZECIN, XI 2015 skala: 1 : 50	nr rys: 3
miejsce i data: SZCZECIN, XI 2015 skala: 1 : 50	nr rys: 3		

Pracownia projektowa zastrzega sobie w stosunku do niniejszego projektu wszelkie prawa wynikające z ustawy o prawie autorskim