

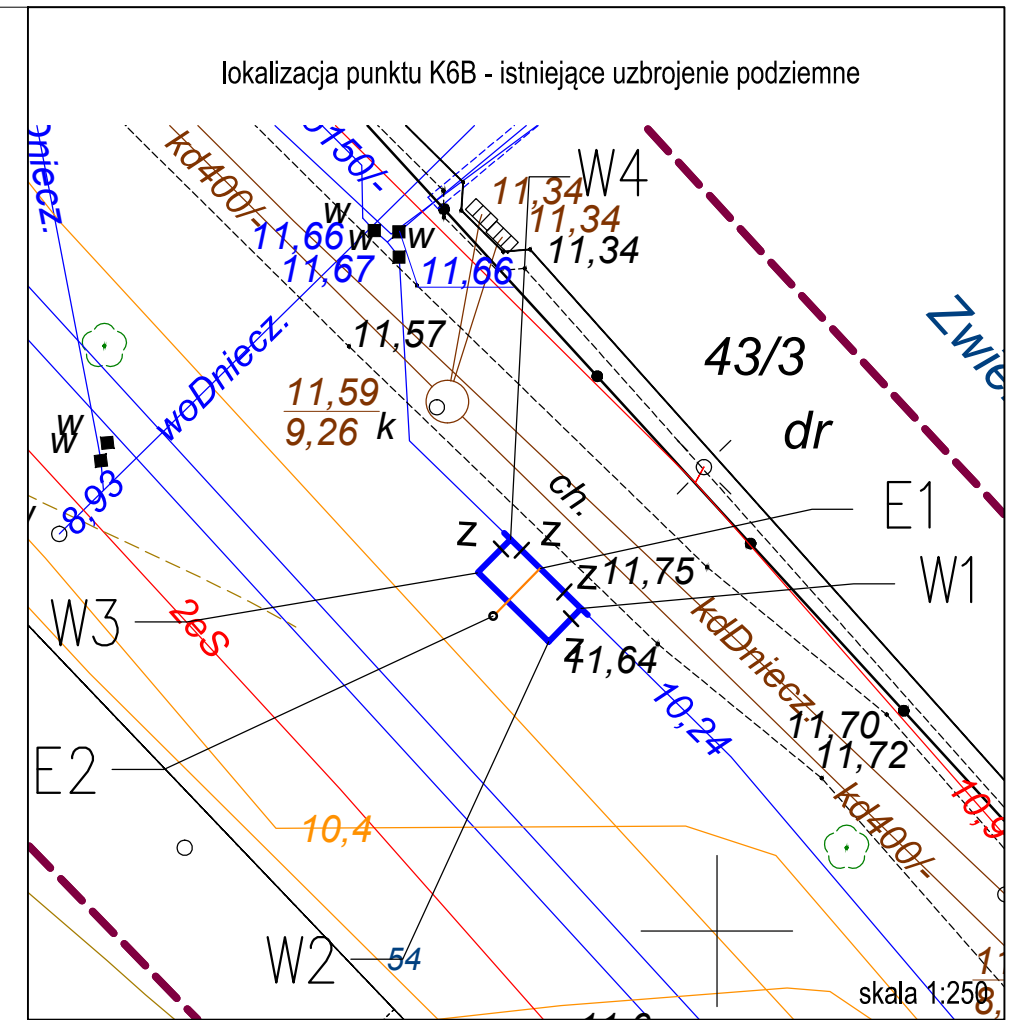


punkt pomiarowy na wodociągu D225 PE

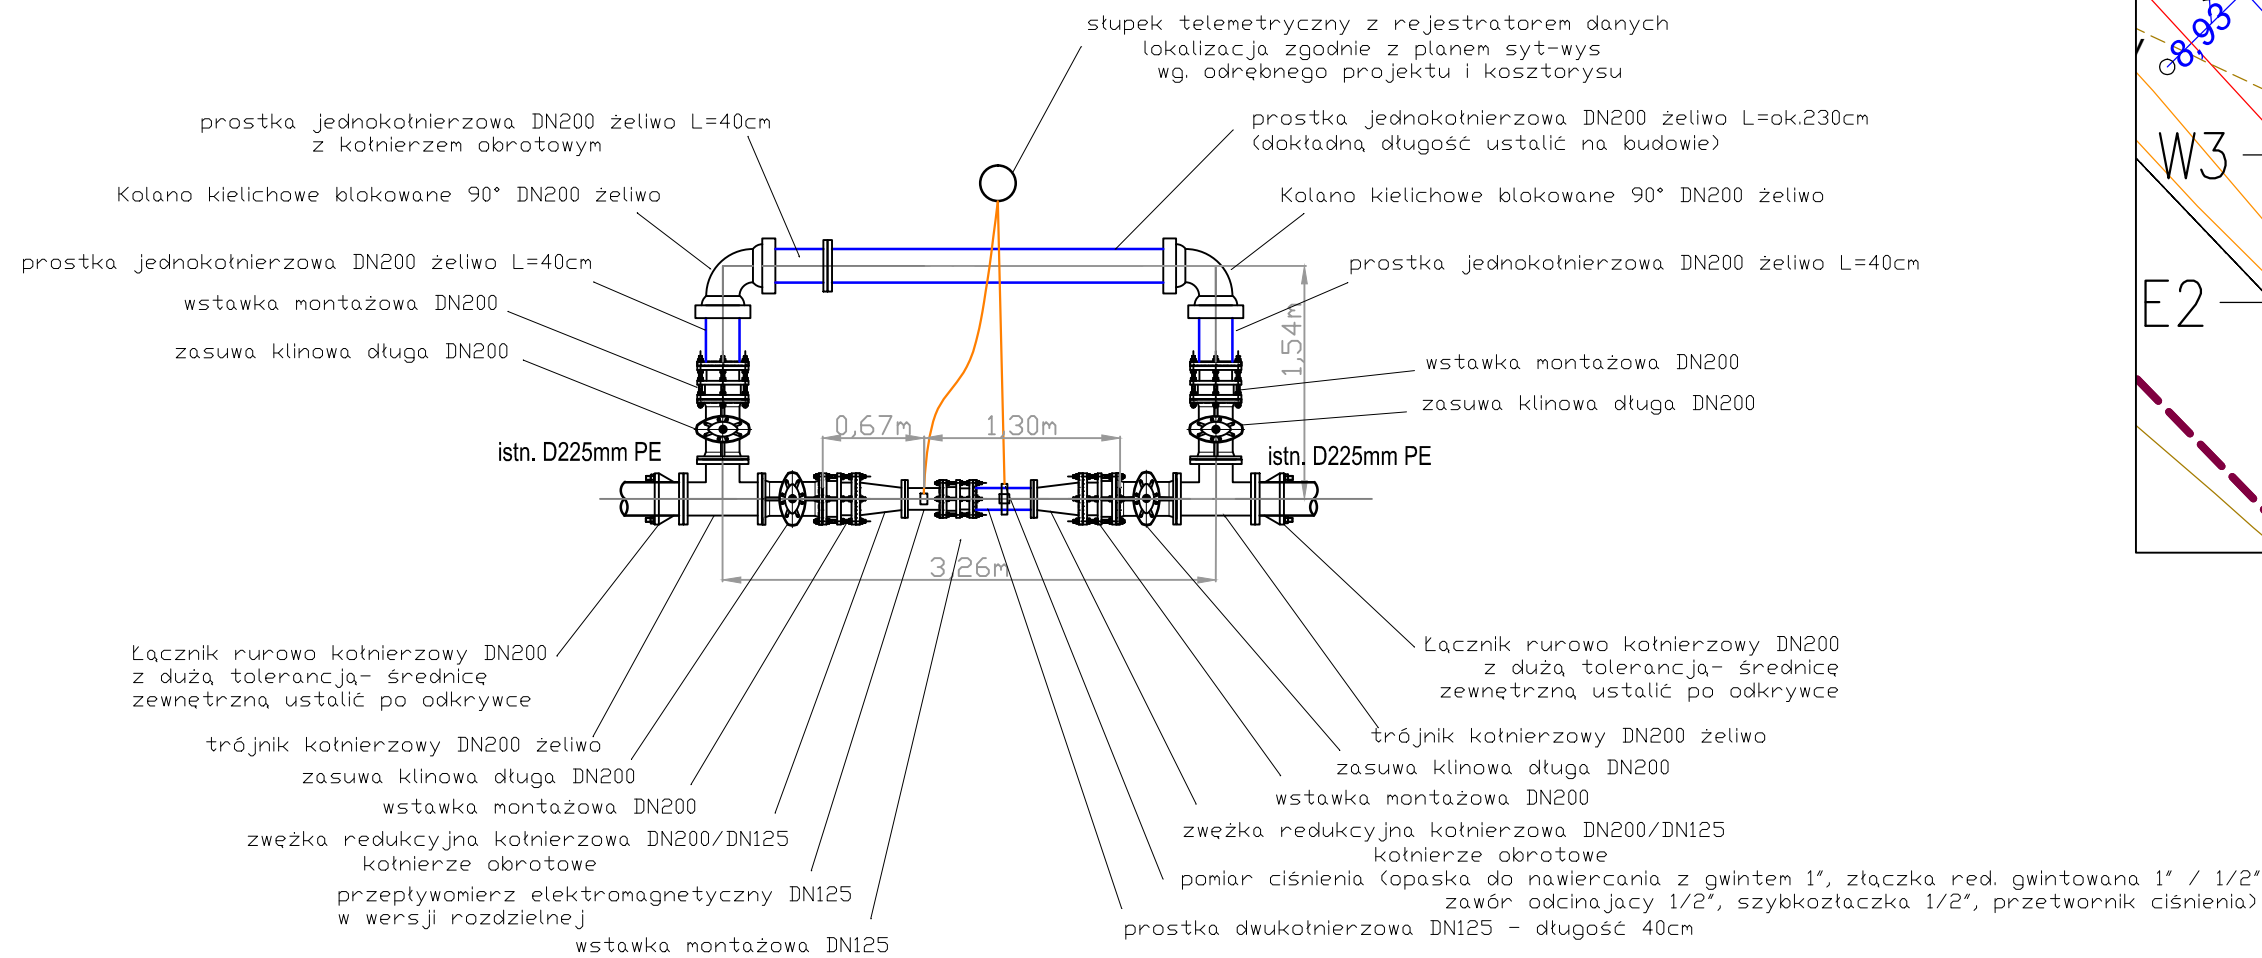

Przekrój

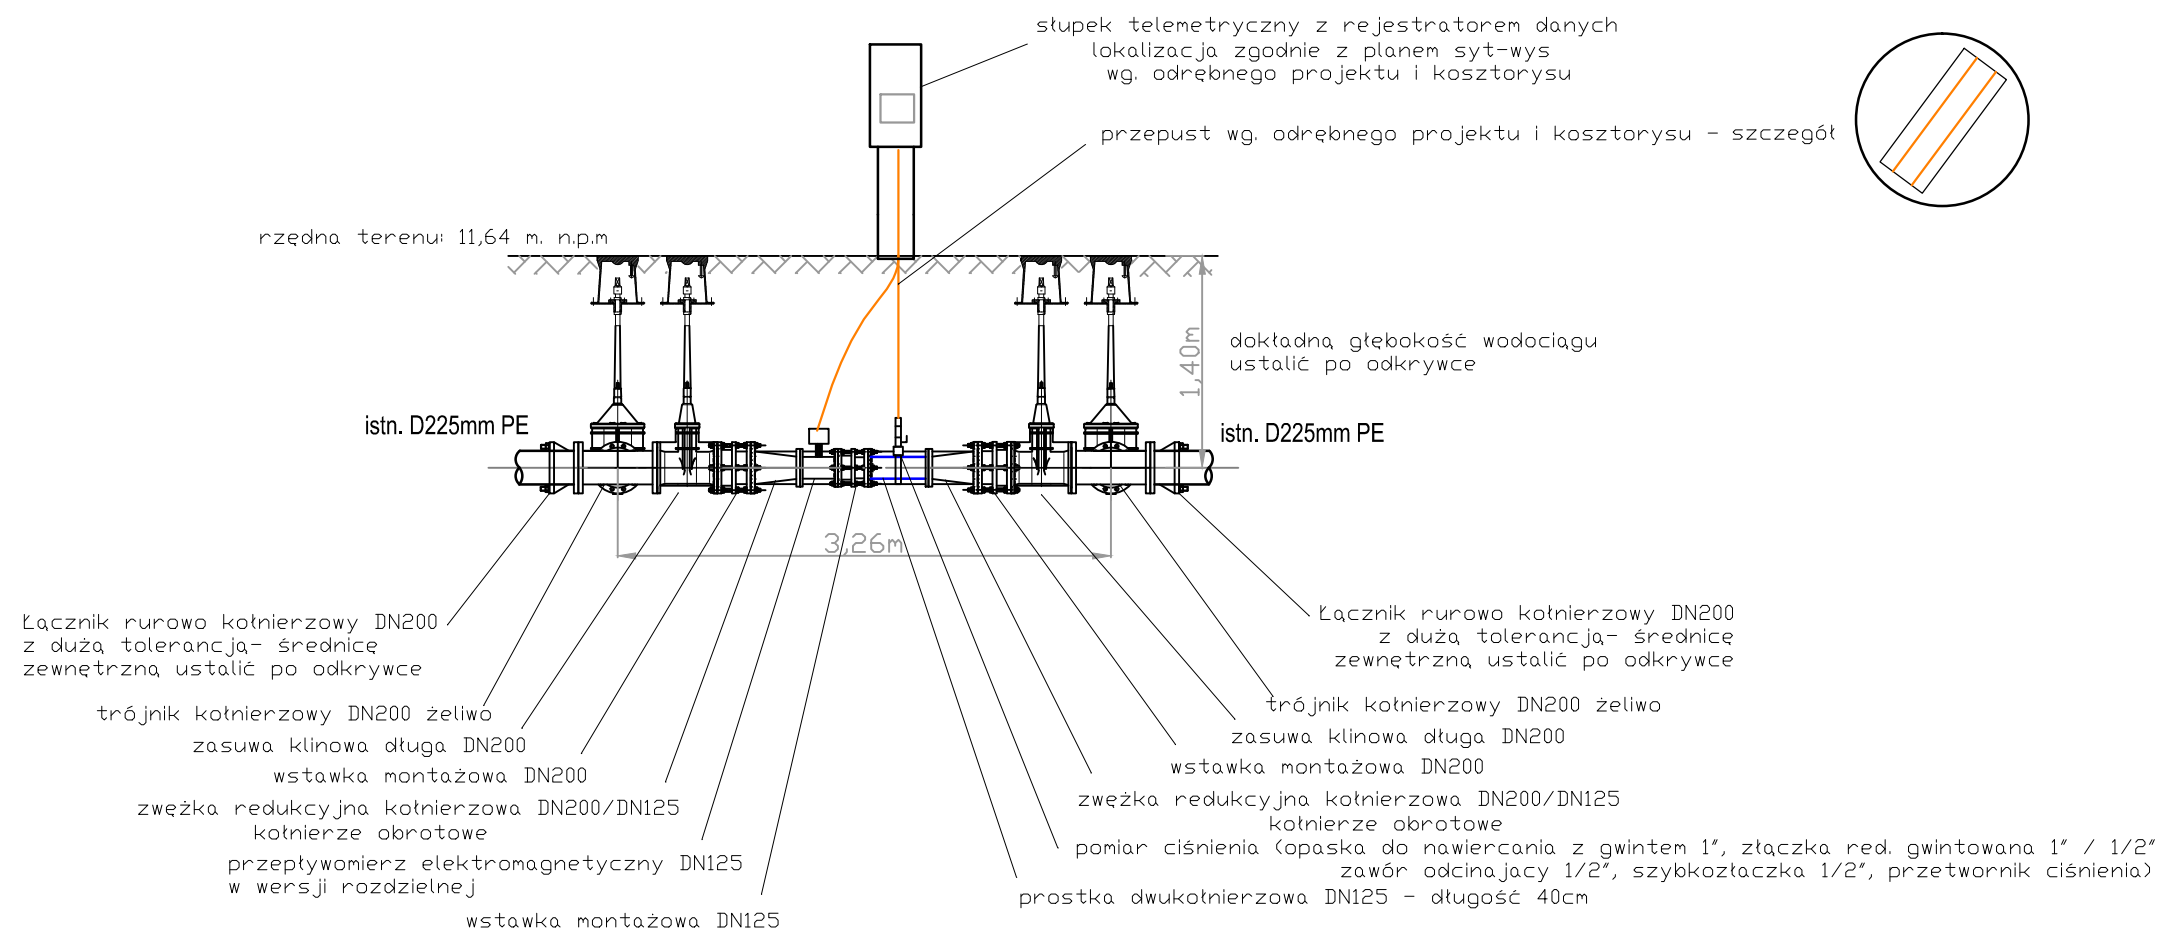

jednostka projektowa:  SAUR Polska Sp. z o.o. 02-672 Warszawa ul. Domaniewska 38a tel./fax. +48 22 208 23 54	inwestor: Zakład Wodociągów i Kanalizacji Sp. z o.o. w Szczecinie ul. M. Goliśza 10 71-682 Szczecin		
BRANŻA: INSTALACYJNA projektował: mgr inż. Adam Sterczak upr. ZAP/0090/P00S/10	przedsięwzięcie: "Zarządzanie siecią wodociagową - wykonanie modelu hydraulicznego, projekt uzupełnienia systemu monitoringu sieci wraz z projektem dyspozytorni"		
opracował: mgr inż. Mateusz Dotzonek	stadium: Projekt budowlano - wykonawczy		
sprawił: mgr inż. Waldemar Łagiewka upr. 232/Sz/89	nazwa zadania: Punkt pomiarowy - K6B "prawobrzeże" tytuł opracowania: Projekt zagospodarowania terenu Projekt instalacyjny		
Pracownia projektowa zastrzega sobie w stosunku do niniejszego projektu wszelkie prawa wynikające z ustawy o prawie autorskim i	tytuł rysunku: Rzut i przekrój przez punkt pomiarowy <table border="1"> <tr> <td data-bbox="2413 2072 2601 2132"> miejsce i data SZCZECIN, XI 2015 skala: 1 : 50 </td> <td data-bbox="2601 2072 2671 2132"> nr rys.: 3 </td> </tr> </table>	miejsce i data SZCZECIN, XI 2015 skala: 1 : 50	nr rys.: 3
miejsce i data SZCZECIN, XI 2015 skala: 1 : 50	nr rys.: 3		