

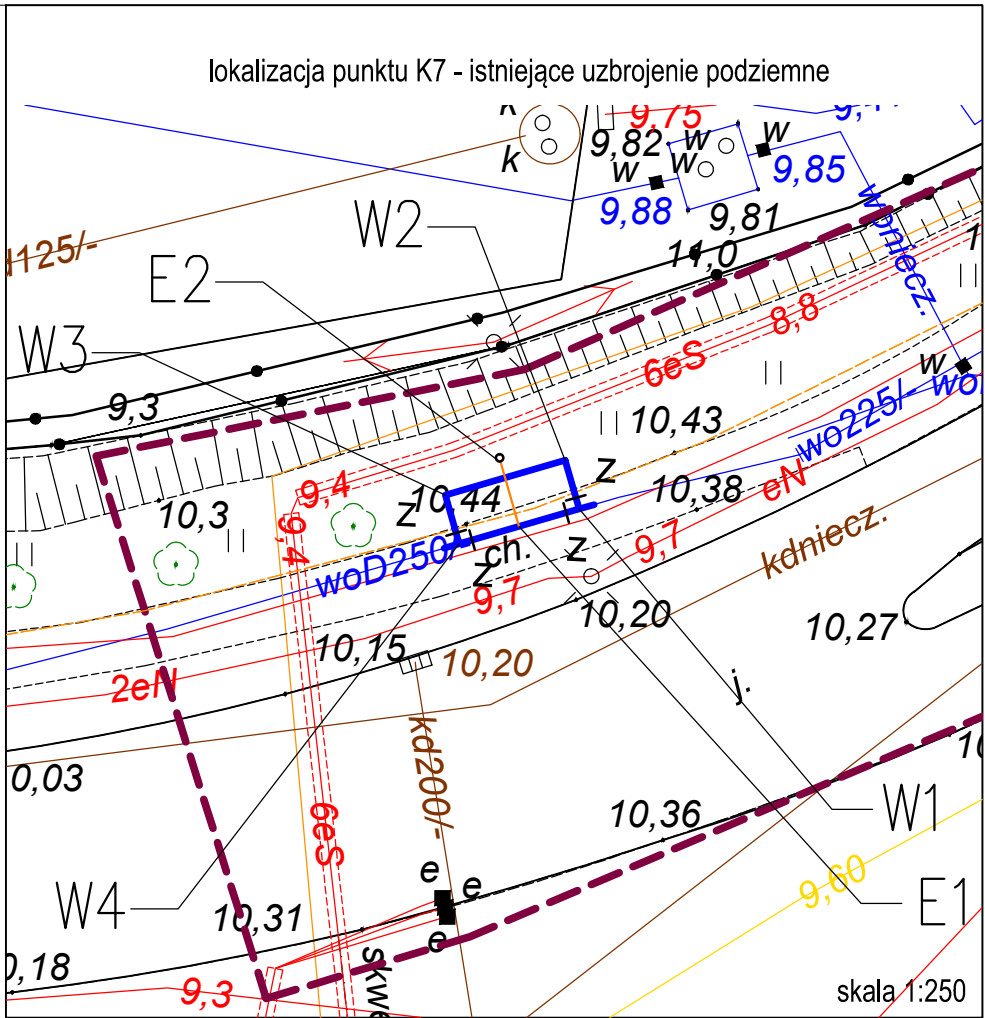
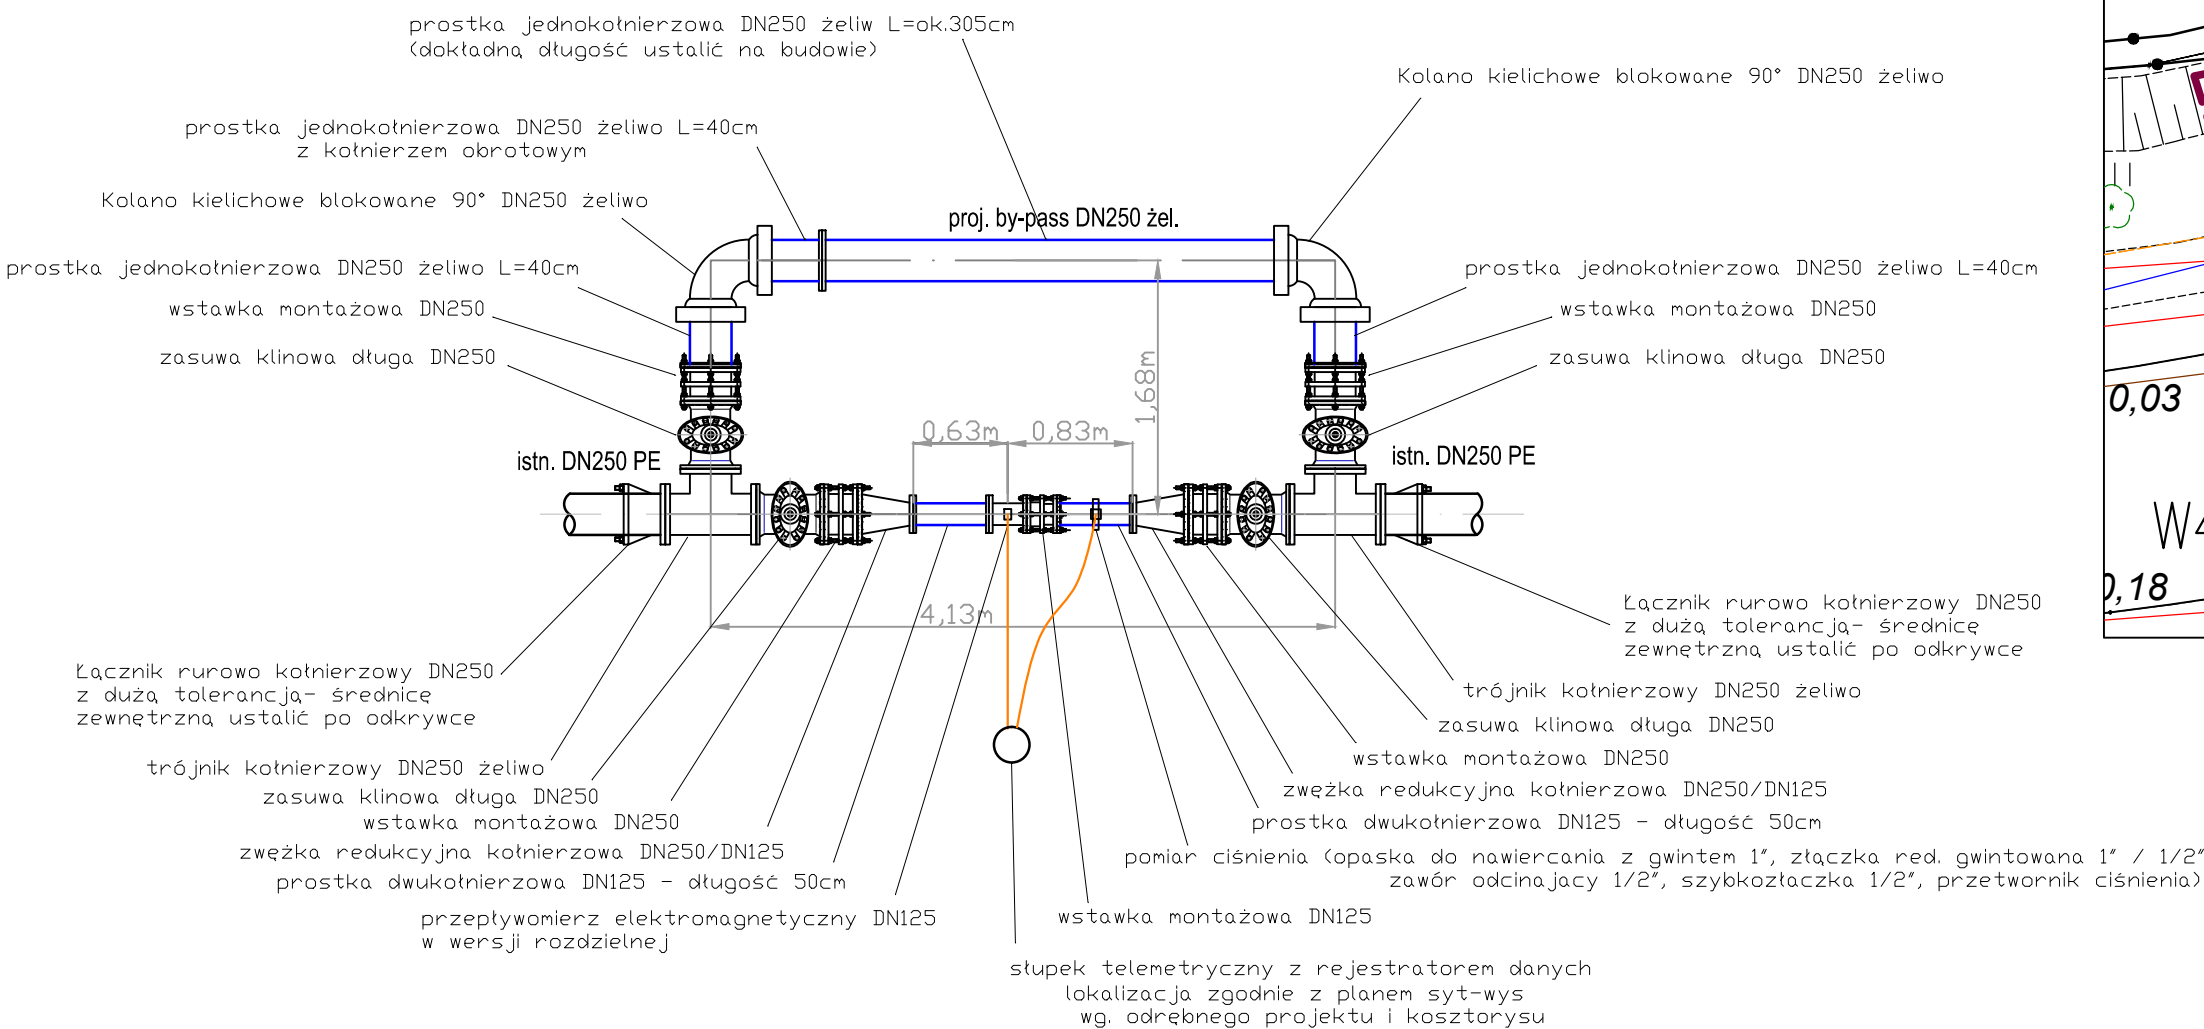


Rzut

punkt pomiarowy na wodociągu D250 PE

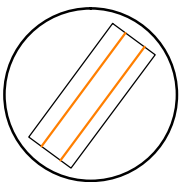

Przekrój

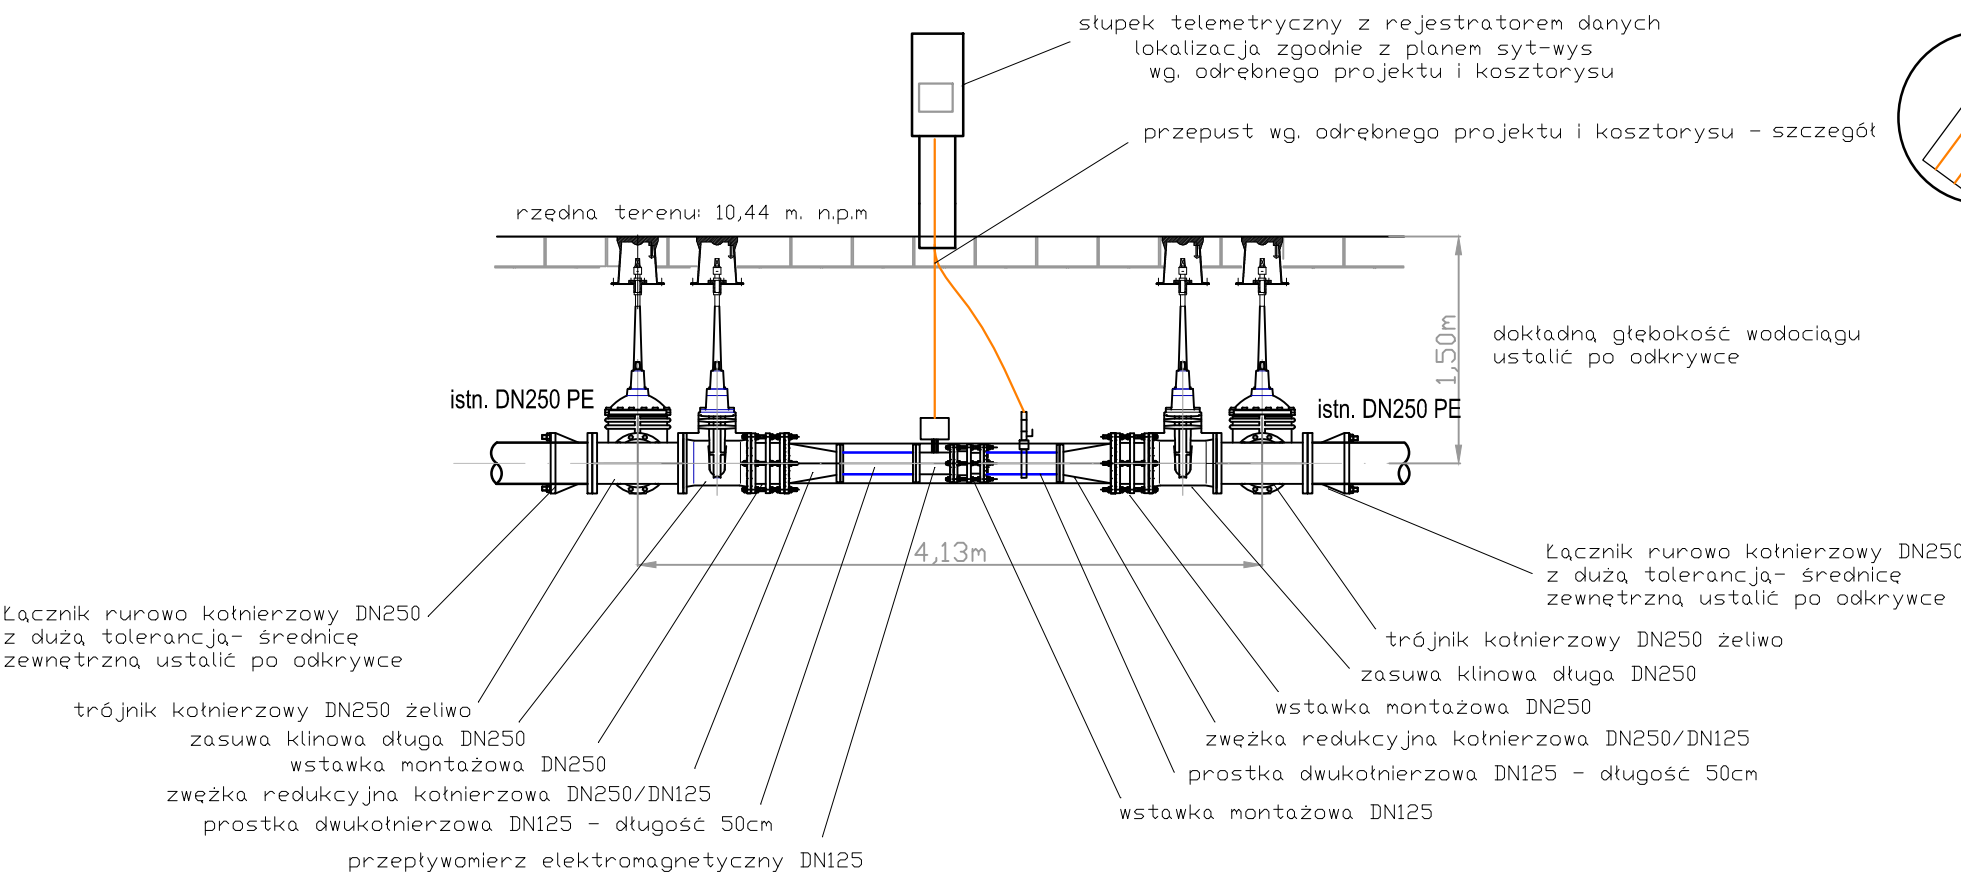

jednostka projektowa:



SAUR Polska Sp. z o.o.
02-672 Warszawa
ul. Domaniewska 39a
tel./fax: +48 22 208 23 54

BRANŻA INSTALACYJNA

projektował:

mgr inż.
Adam Sterczak
upr. ZAP/0090/PDJS/10

opracował:

mgr inż.
Mateusz Dotzonek

sprawił:

mgr inż.
Waldemar Łagiewka
upr. 232/Sz/89

Pracownia projektowa zastrzega sobie w stosunku do niniejszego projektu wszelkie prawa wynikające z ustawy o prawie autorskim.

inwestor:

Zakład Wodociągów i Kanalizacji
Sp. z o.o. w Szczecinie
ul. M. Goliśa 10
71-682 Szczecin

przedsięwzięcie:

"Zarządzanie siecią wodociagową - wykonanie modelu hydraulicznego, projekt uzupełnienia systemu monitoringu sieci wraz z projektem dyspozytorni"

stadium:

Projekt budowlany - wykonawczy

nazwa zadania:

Punkt pomiarowy - K7 "prawobrzeże"

tytuł opracowania:

Projekt zagospodarowania terenu
Projekt instalacyjny

tytuł rysunku:

Rzut i przekrój przez
punkt pomiarowy

miejsce i data:

SZCZECIN, XI 2015

skala:

1 : 50

nr rys:

3