

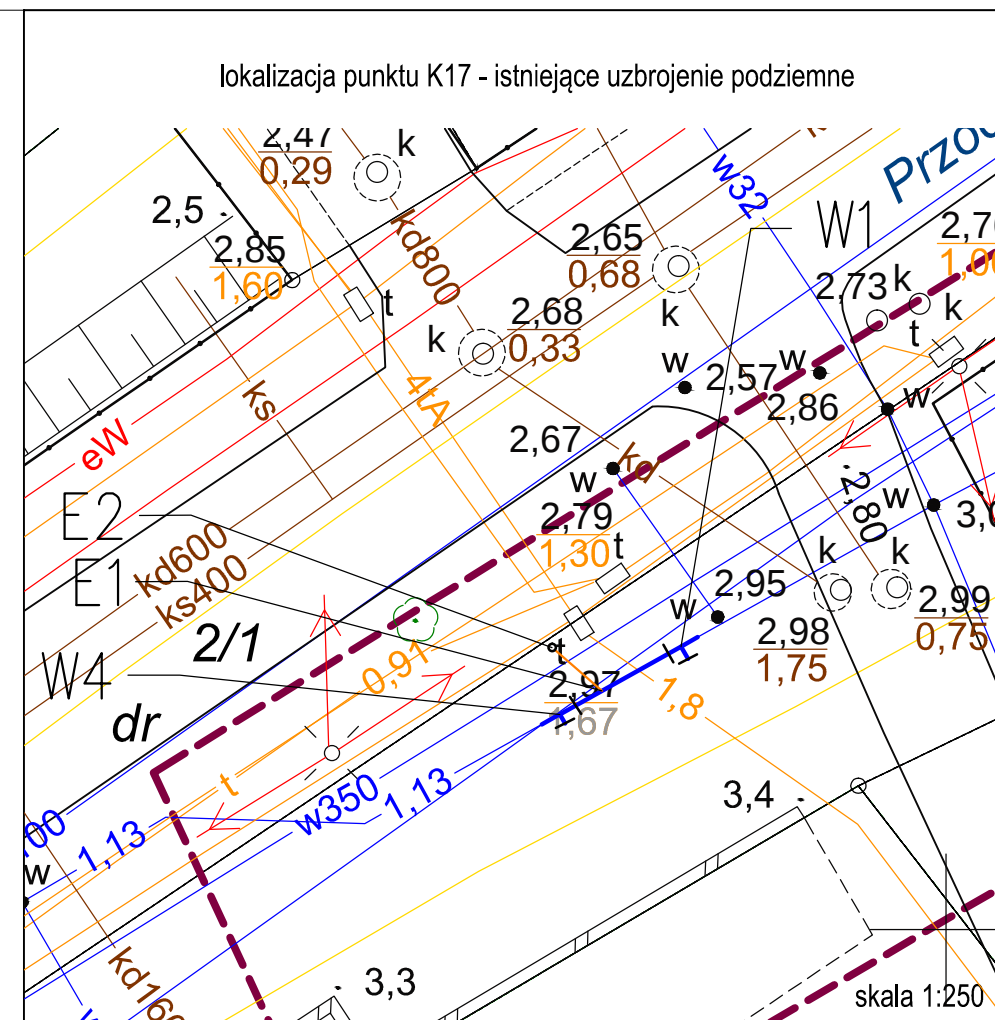


punkt pomiarowy na wodociągu DN300 żel.

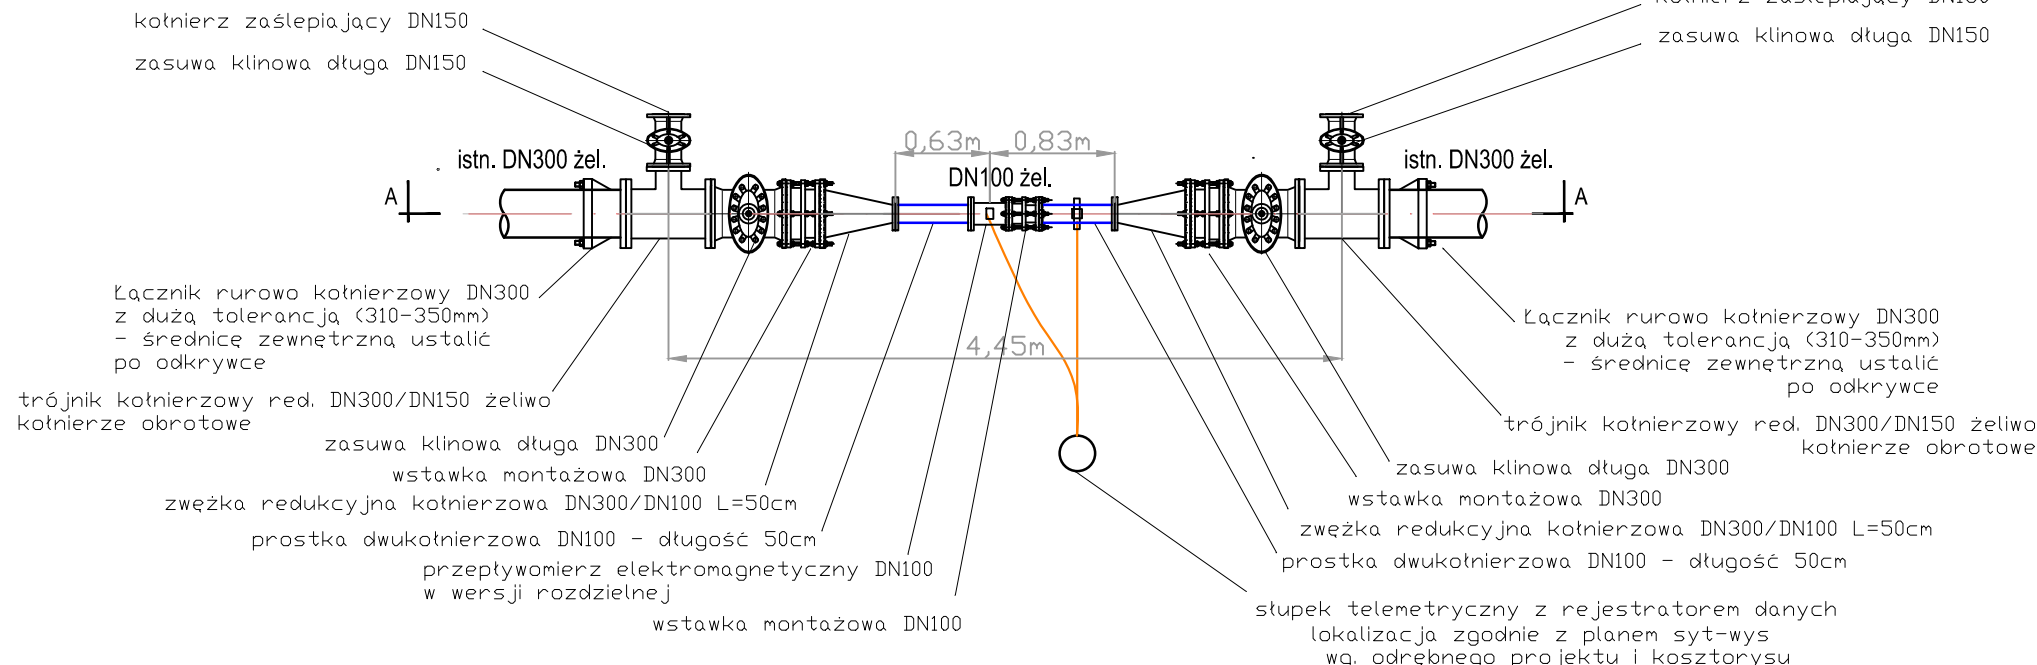

Przekrój

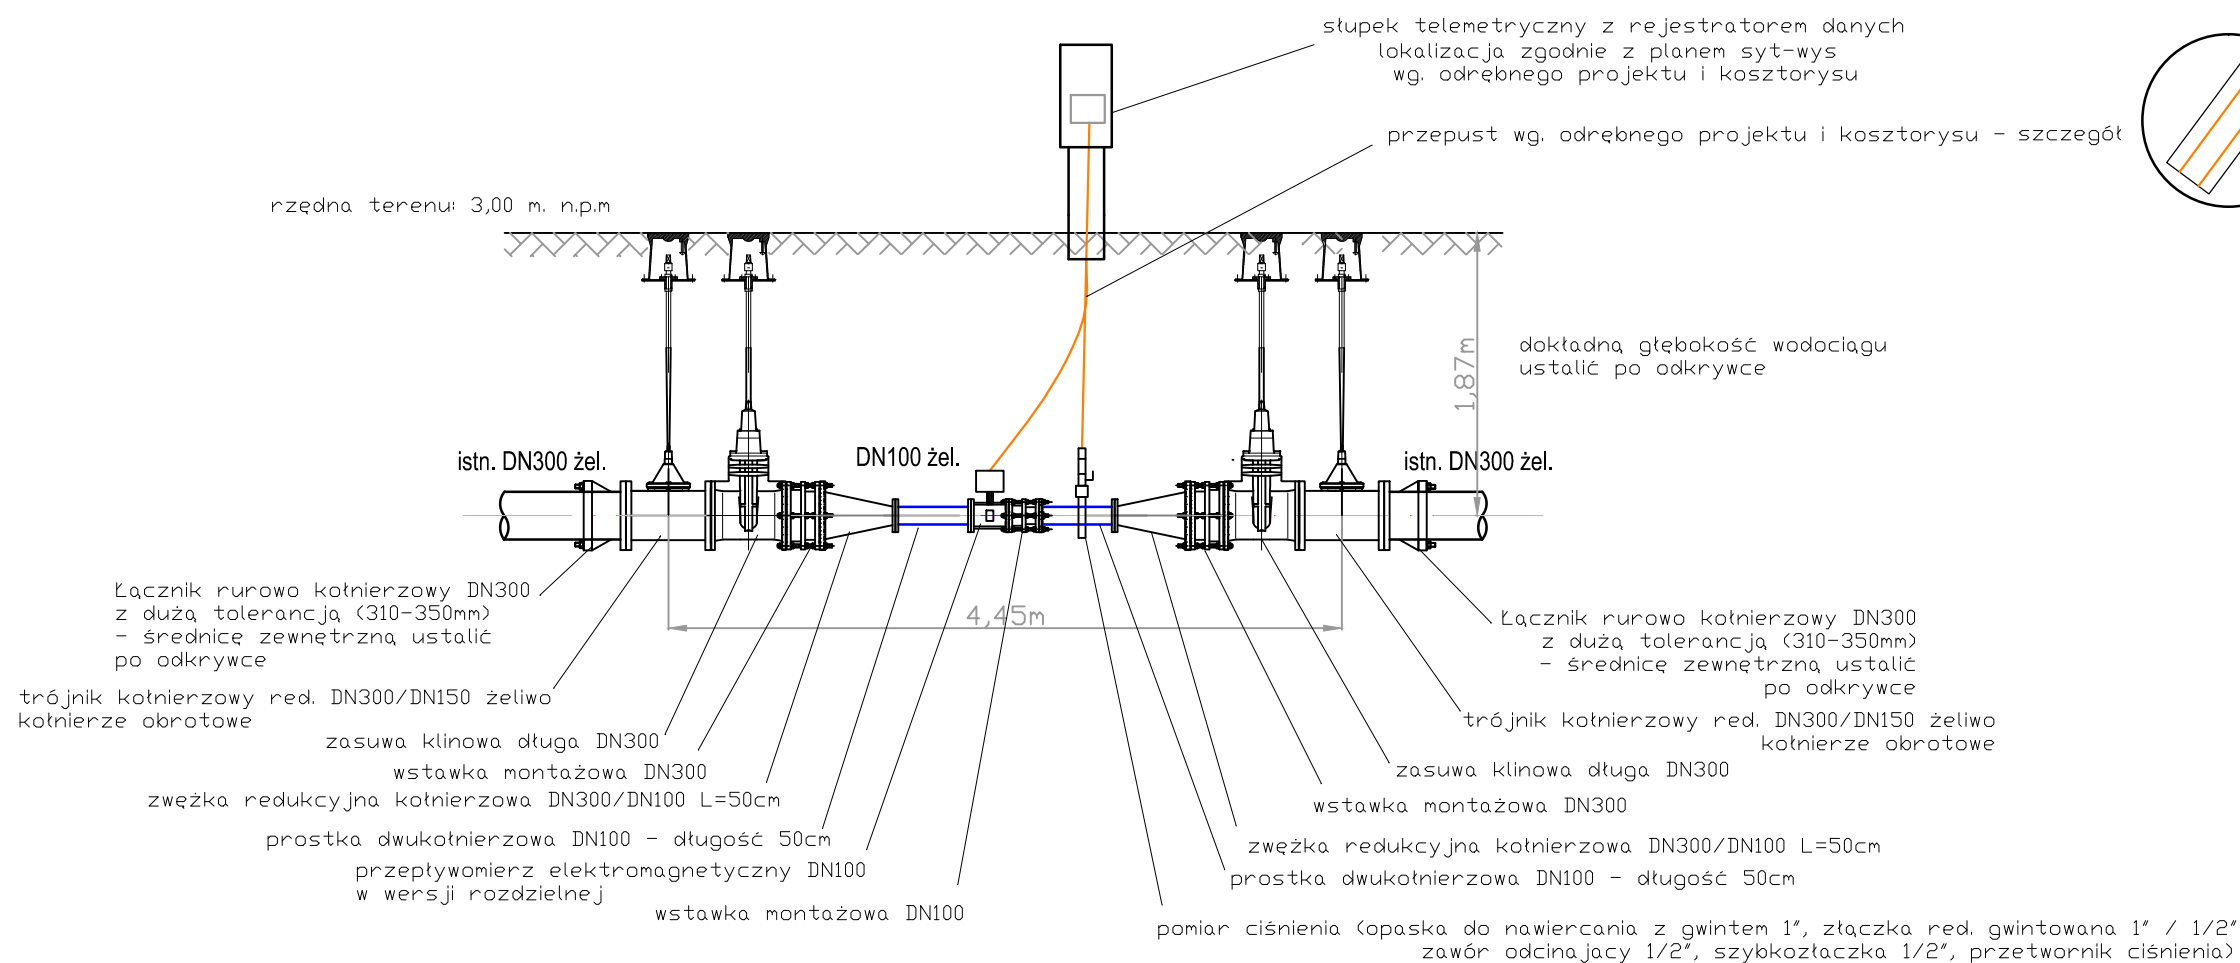

jednostka projektowa:  SAUR Polska Sp. z o.o. 02-672 Warszawa ul. Domaniewska 39a tel./fax. +48 22 208 23 54		inwestor: Zakład Wodociągów i Kanalizacji Sp. z o.o. w Szczecinie ul. M. Goliśza 10 71-682 Szczecin	
BRANŻA: INSTALACYJNA projektował: mgr inż. Adam Sterczak upr. ZAP/0090/PD0S/10		przedsięwzięcie: "Zarządzanie siecią wodociągową - wykonanie modelu hydraulicznego, projekt uzupełnienia systemu monitoringu sieci wraz z projektem dyspozycji"	
opracował: mgr inż. Mateusz Dotzonek		stadium: Projekt budowlano - wykonawczy	
sprawdził: mgr inż. Waldemar Łagiewka upr. 232/Sz/89		nazwa zadania: Punkt pomiarowy - K17 "prawobrzeże"	
		tytuł opracowania: Projekt zagospodarowania terenu Projekt instalacyjny	
		tytuł rysunku: Rzut i przekrój przez punkt pomiarowy	
Pracownia projektowa zastrzega sobie w stosunku do niniejszego projektu wszelkie prawa wynikające z ustawy o prawie autorskim.		miejsce i data SZCZECIN, XI 2015 skala: 1 : 50 nr rys.: 3	