


Rzut


punkt pomiarowy na wodociągu D315 PE

W1


W2

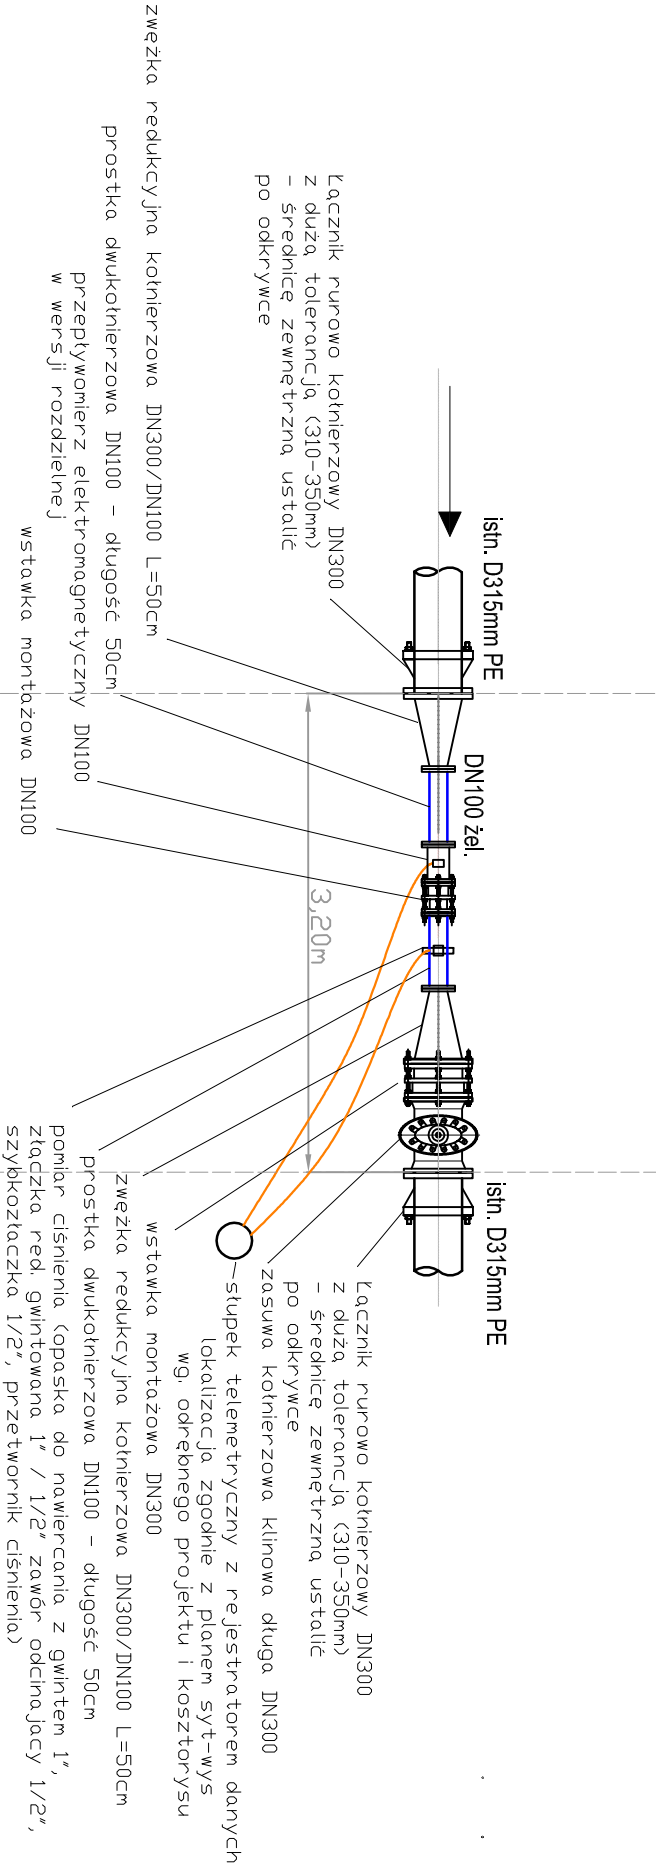

Przekrój

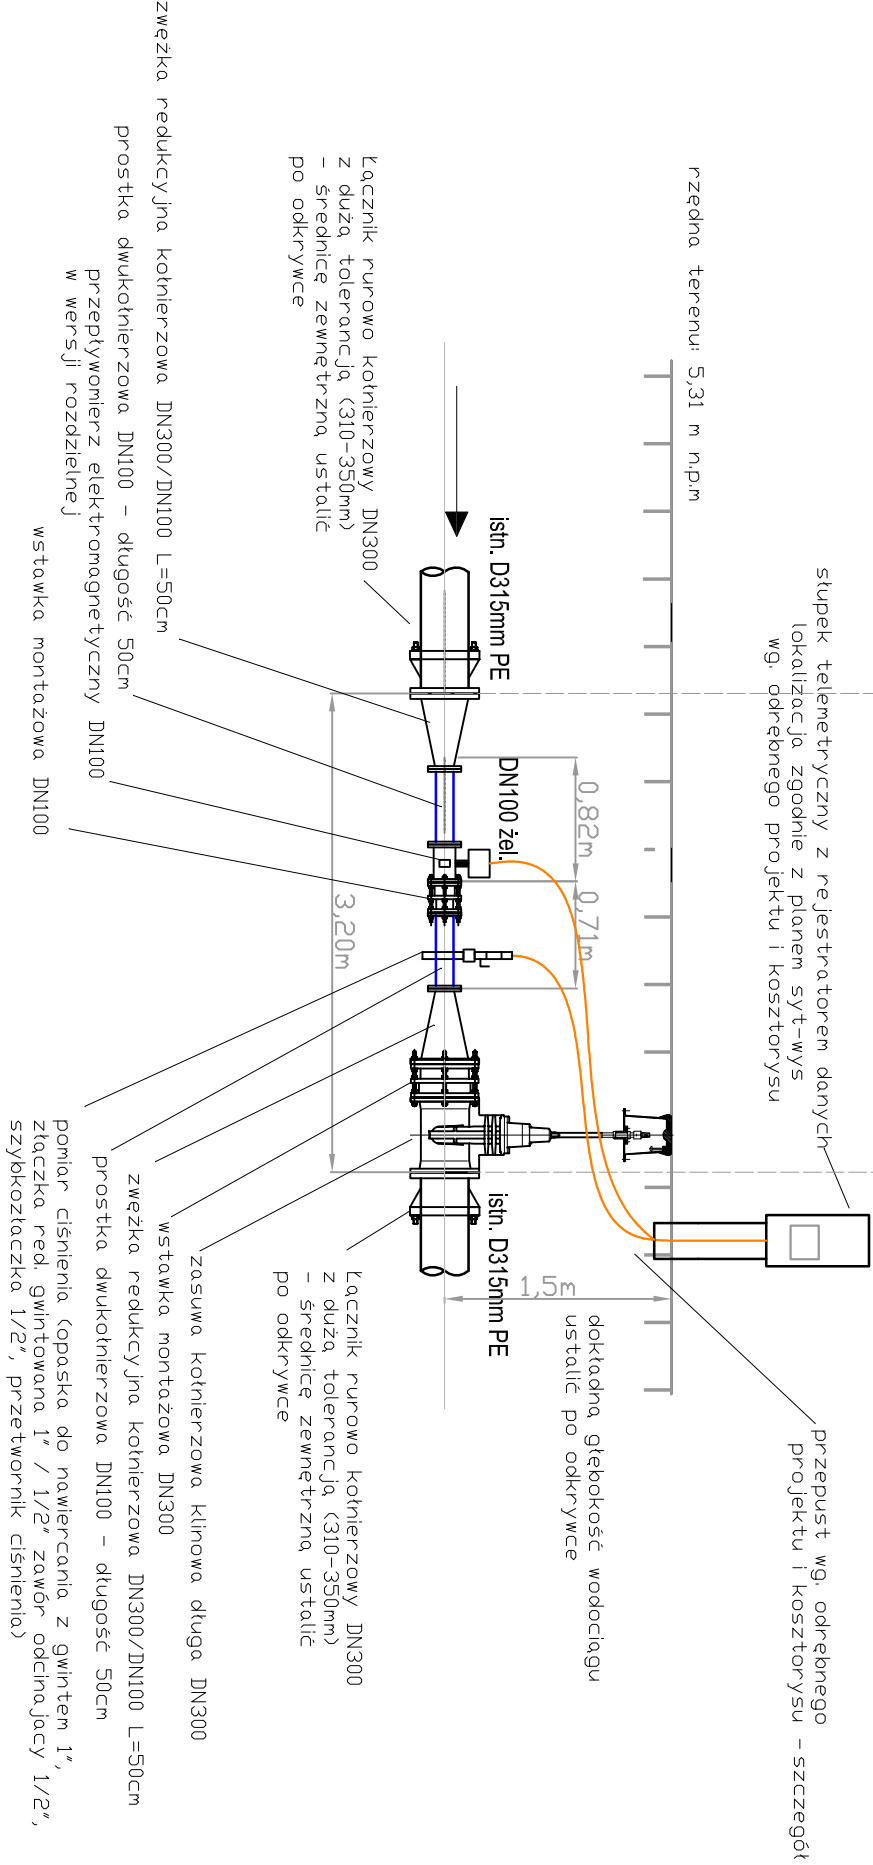

lokalizacja punktu K13- istniejące uzbrojenie podziemne

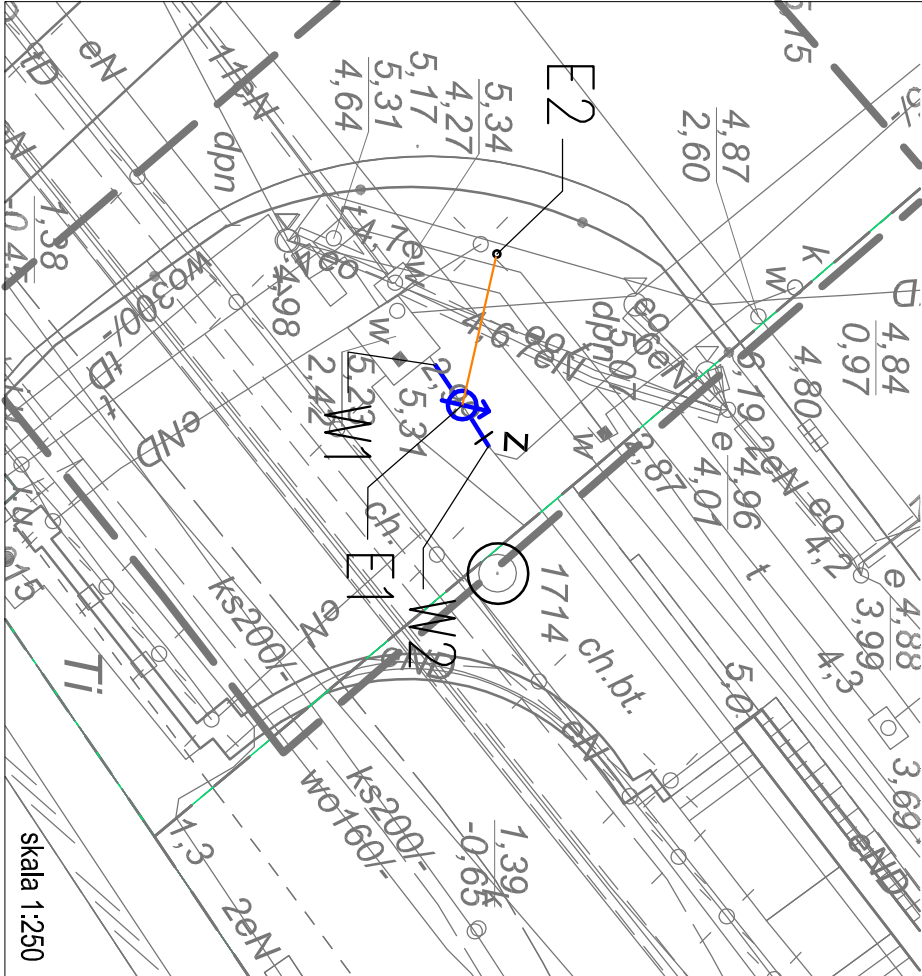

jednostka projektowa:		inwestor:	
 SAUR Polska Sp. z o.o. 02-672 Warszawa ul. Domaniewska 39a tel./fax. +48 22 208 23 54		Zakład Wodociągów i Kanalizacji Sp. z o.o. w Szczecinie ul. M. Goliśza 10 71-682 Szczecin	
BRANŻA INSTALACYJNA		przedsięwzięcie:	
mgr inż. Adam Sterczak upr. ZAP/0090/PD05/10		"Zarządzanie siecią wodociagową - wykonanie modelu hydraulicznego, projekt uzupełnienia systemu monitoringu sieci wraz z projektem dyspozycji"	
mgr inż. Waldemar Lagiewka upr. 232/Sz/89		stadium:	
projekt		Projekt budowlano - wykonawczy	
tytuł opracowania:		nazwa zadania:	
Projekt zagospodarowania terenu		Punkt pomiarowy - K13 "lewostrzeże"	
Projekt architektoniczno-budowlany		tytuł rysunku:	
Rzut i przekrój przez		Rzut i przekrój przez	
punkt pomiarowy		punkt pomiarowy	
skala 1:50		skala 1:250	
3		3	