


Rzut


punkt pomiarowy na wodociągu D160 PVC

W1


V2

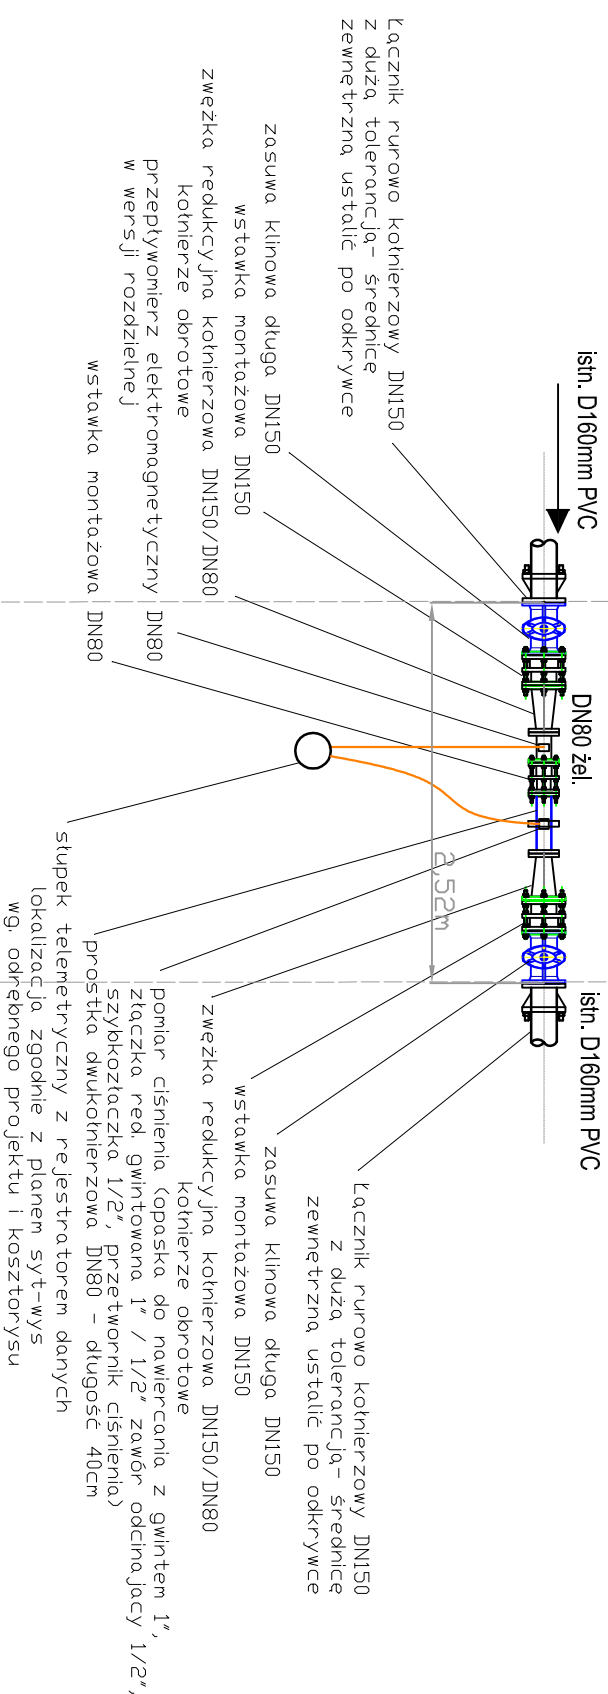

Przekrój

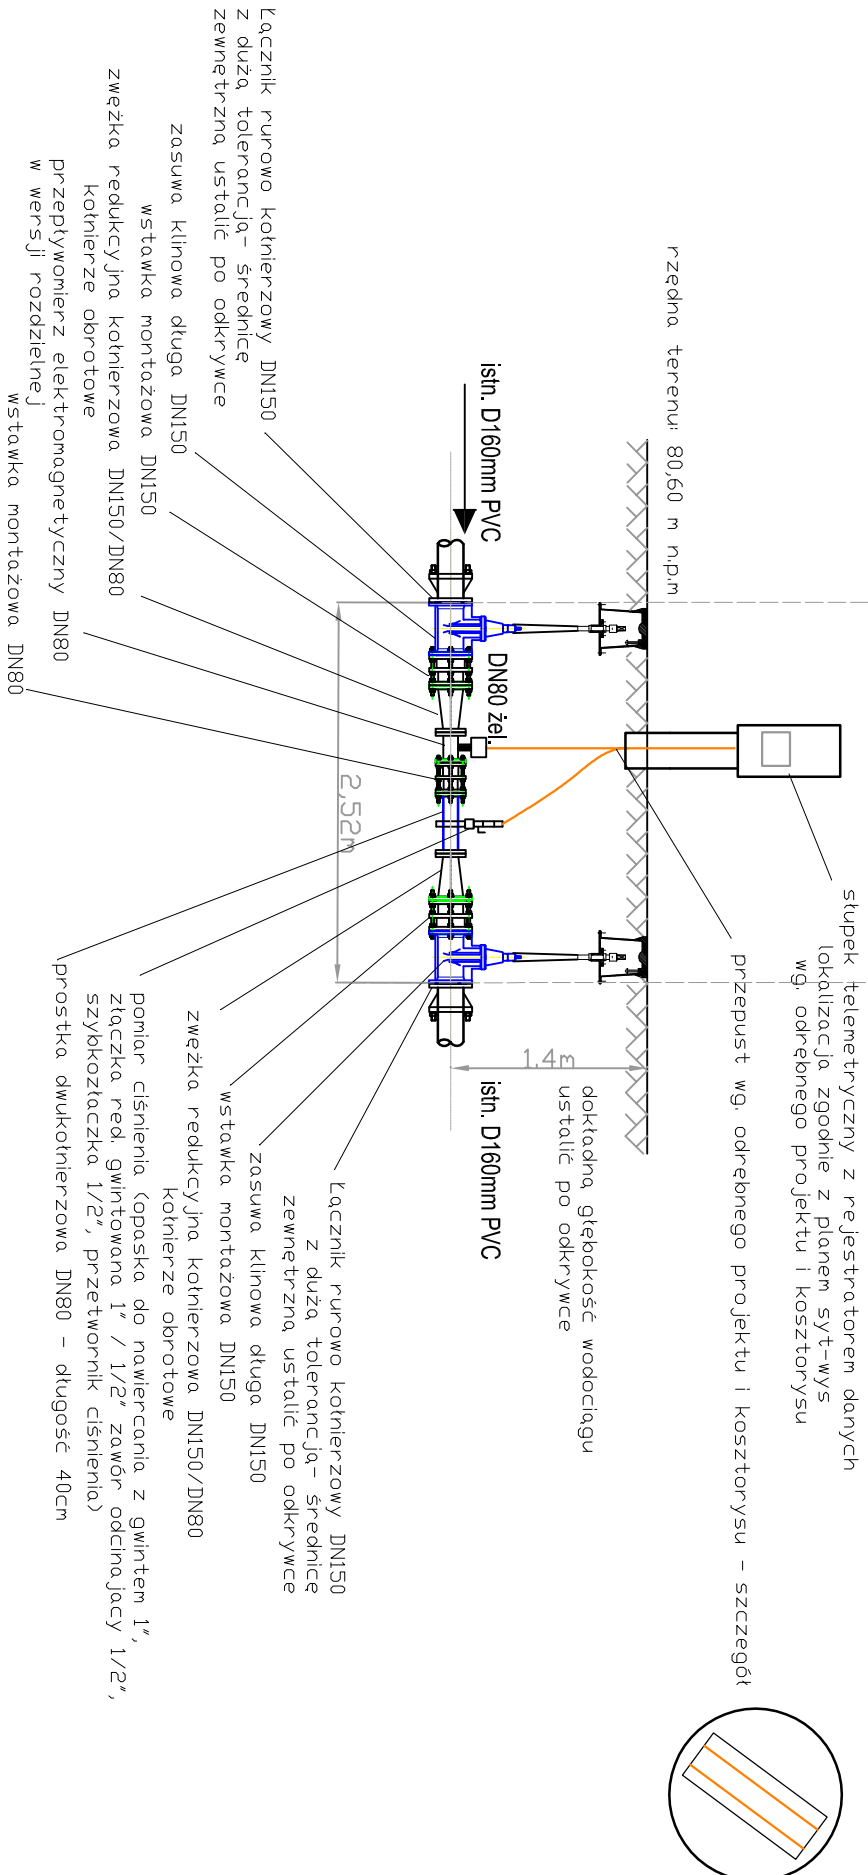

lokalizacja punktu K24 - istniejące uzbrojenie podziemne

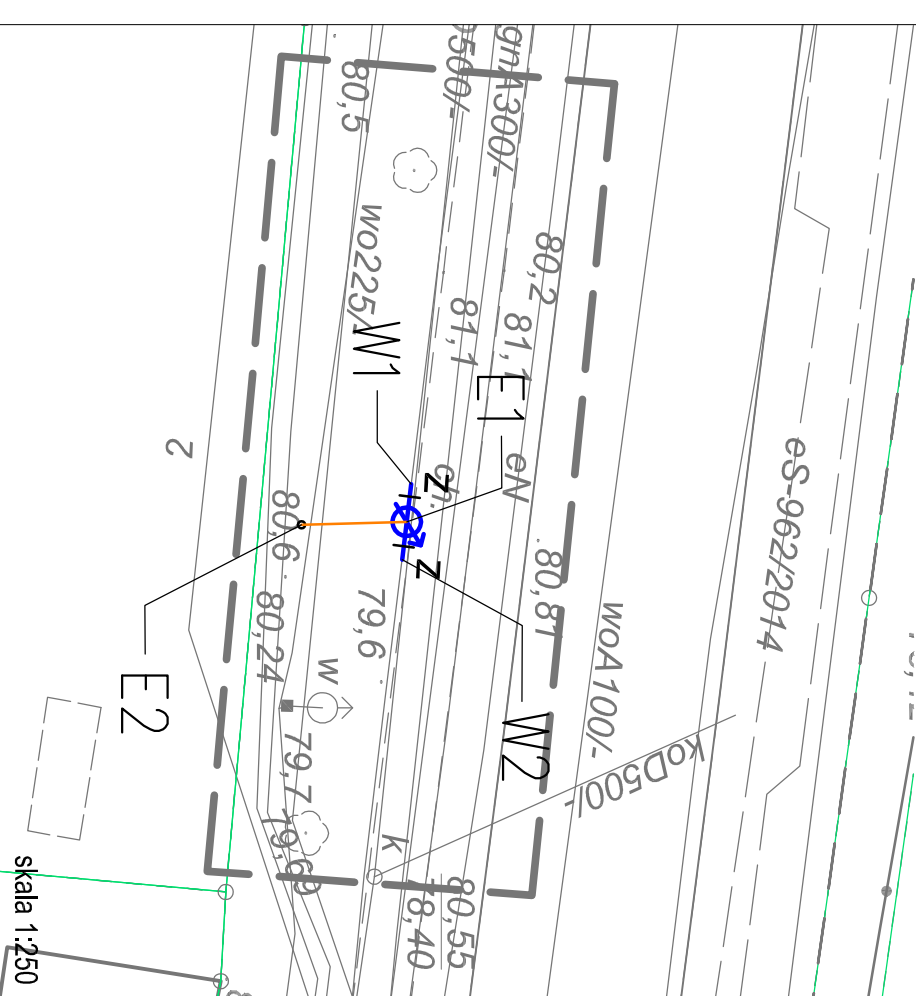

jednostka, D.P.O. i ekspertów	SAUR POLSKA  SAUR Polska Sp. z o.o. 02-672 Warszawa ul. Boniniewska 39a tel./fax: +48 22 208 23 54	BRANŻA INSTALACYJNA projektantów mgr inż. Adam Stępczak upr. ZAP./0090/PBDS/10	sprawił: mgr inż. Waldemar Łogiewnika upr. 232/SZ/89	Pracownia projektowa zastępuje sobie w stosunku do niniejszego projektu wszelkie prawa wynalazcze z ustawy o prawie autorskim.		
inwestor:	Zakład Wodociągów i Kanalizacji Sp. z o.o. w Szczecinie ul. M. Goliśza 10 71-692 Szczecin	Przedstawiciel: "Zarządzanie siecią wodociagową - wykonanie modelu hydraulicznego, projekt uzupelnienia systemu monitoringu sieci wraz z projektem dyspozycji"	stadiumi: Projekt budowlano - wykonawczy	nazwa zadania: Punkty pomiarowy - K24 "Ilewozrzeże"	tytuł opracowania: Projekt zagospodarowania terenu Projekt architektoniczno-budowlany	tytuł rysunku: Rzut i przekrój przez punkt pomiarowy Przebieg i data: SZCZECIN, III 2016 Skala: 1 : 50 nr rysu: 3