



Rzut

punkt pomiarowy na wodociągu D225 PE


W1 W2

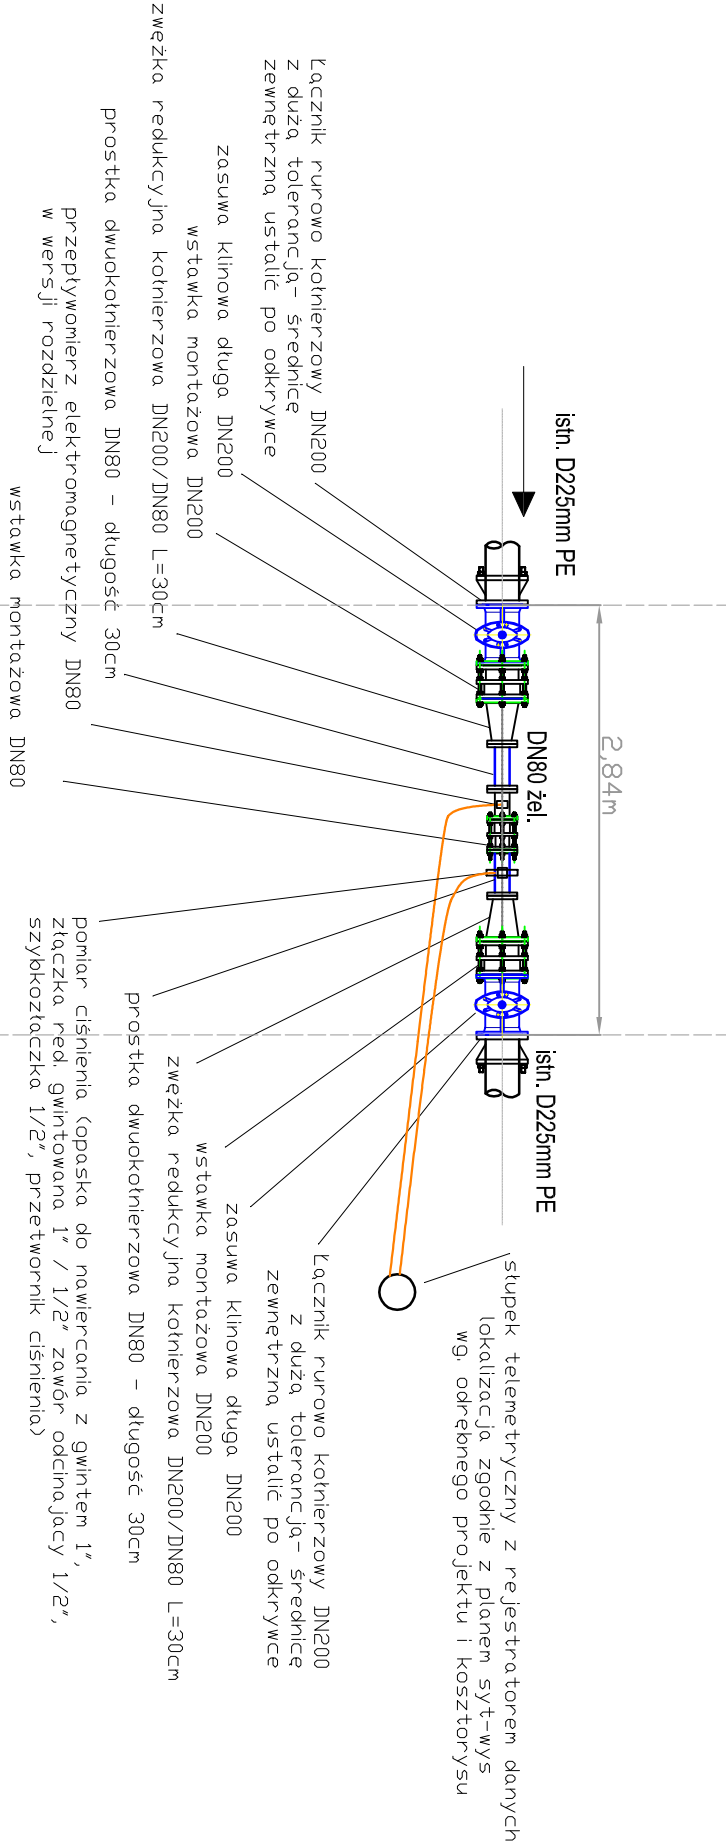

Przekrój

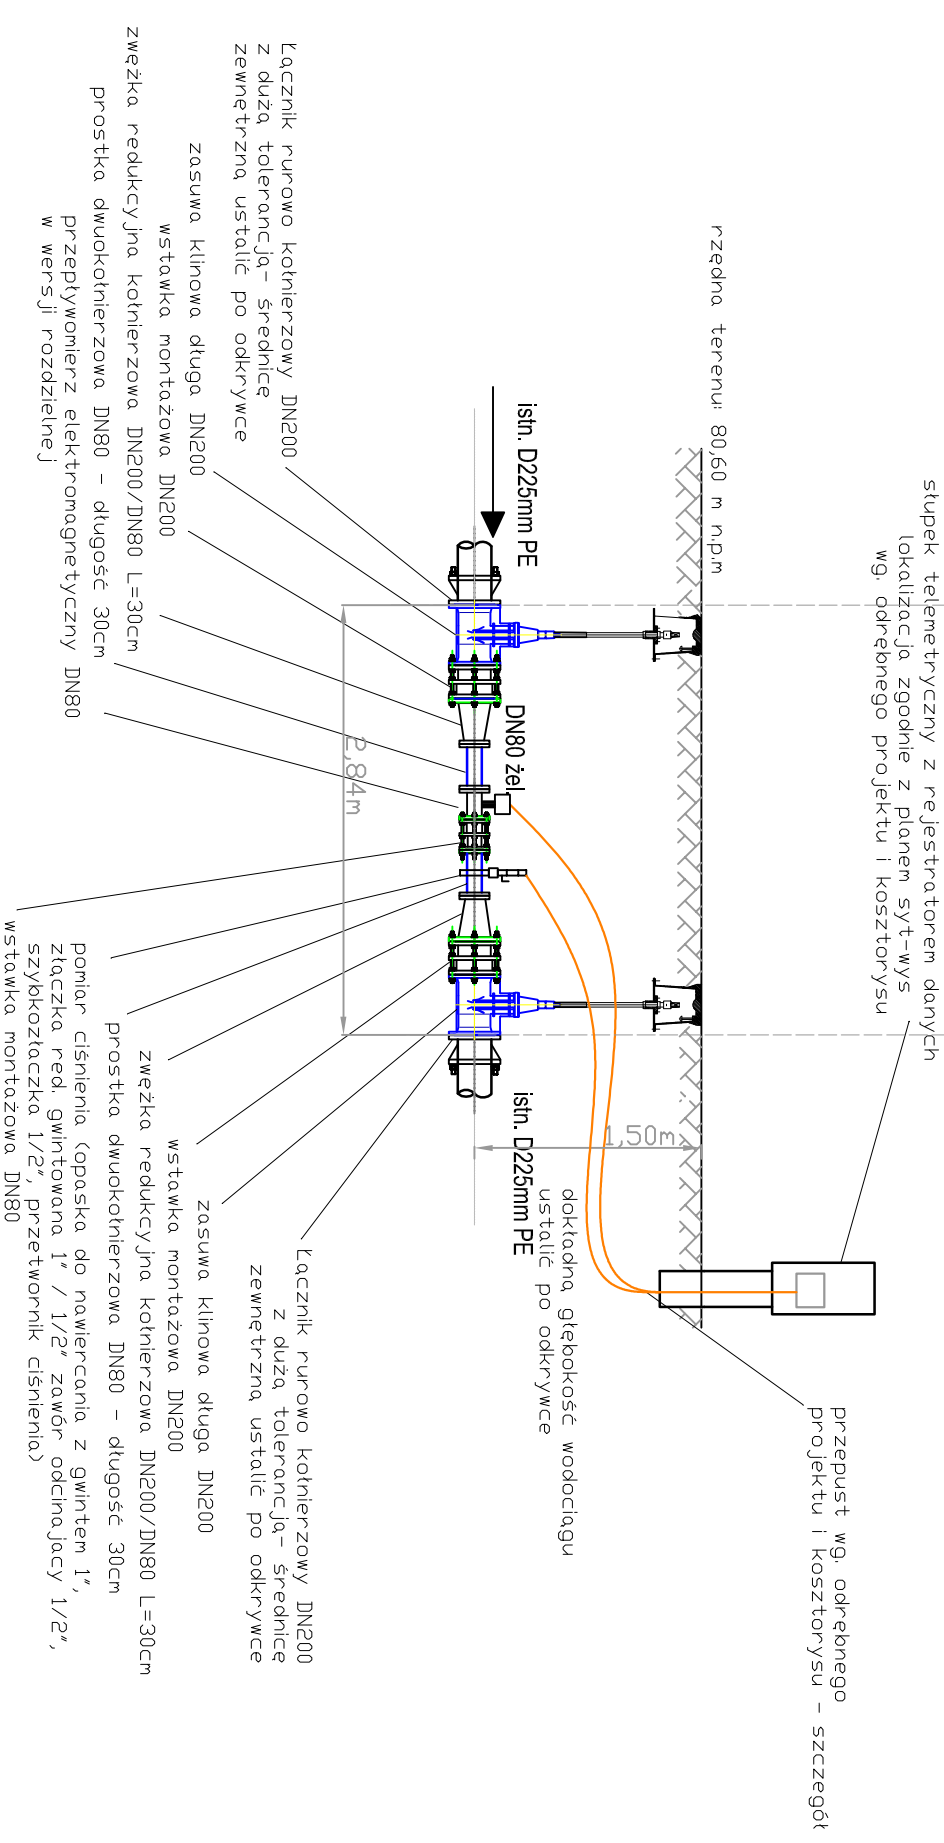

lokalizacja punktu K25- istniejące uzbrojenie podziemne

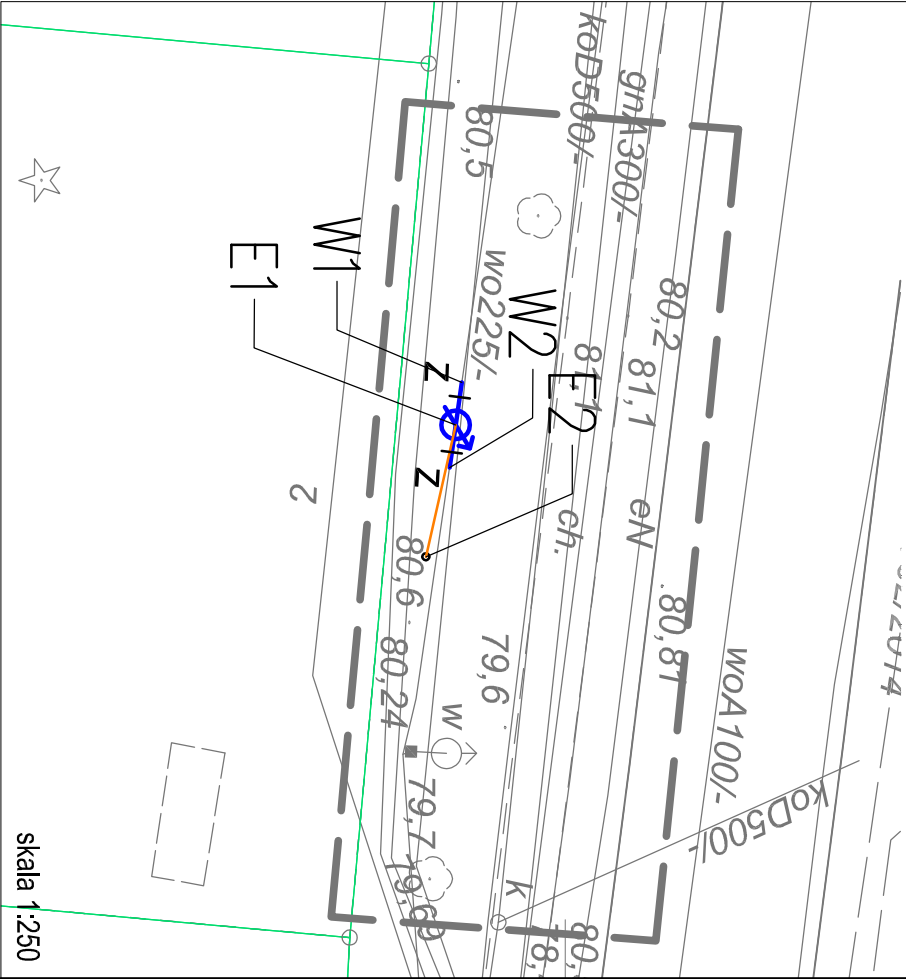

jednostka projektowa: SAUR Polska Sp. z o.o. 02-672 Warszawa ul. Domaniewska 39a tel./fax. +48 22 208 23 54	
BRANŻA: INSTALACYJNA projektanci: mgr inż. Adam Sterczak upr. ZAP/0090/PDPS/10	
sprawdził: mgr inż. Waldemar Lagiewka upr. 232/Sz/89	
inwestor: Zakład Wodociągów i Kanalizacji Sp. z o.o. w Szczecinie ul. M. Goliśza 10 71-682 Szczecin	
przedsięwzięcie: "Zarządzanie siecią wodociagową - wykonanie modelu hydraulicznego, projekt uzupełnienia systemu monitoringu sieci wraz z projektem dyspozytorni"	
stadium: Projekt budowlano - wykonawczy	
nazwa zadania: Punkt pomiarowy - K25 "Iewobrzeże"	
tytuł opracowania: Projekt zagospodarowania terenu Projekt architektoniczno-budowlany	
tytuł rysunku: Rzut i przekrój przez punkt pomiarowy	
nazwa i data: SZCZECIN, III 2016	
skala: 1 : 50	
nr rysu: 3	

Pracownia projektowa zastrzega sobie w stosunku do niniejszego projektu wszelkie prawa wynikające z ustawy o prawie autorskim.