



lokalizacja punktu K26- istniejące uzbrojenie podziemne


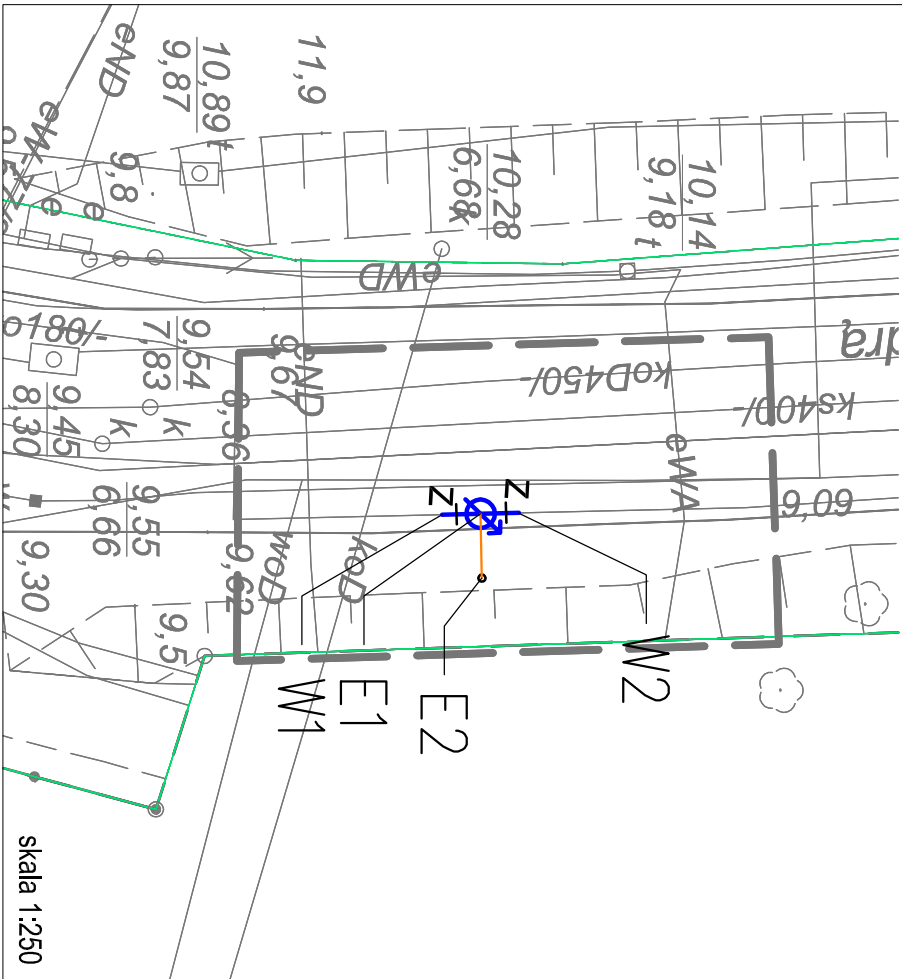


Rzut

punkt pomiarowy na wodociągu D180 PE W2 W1

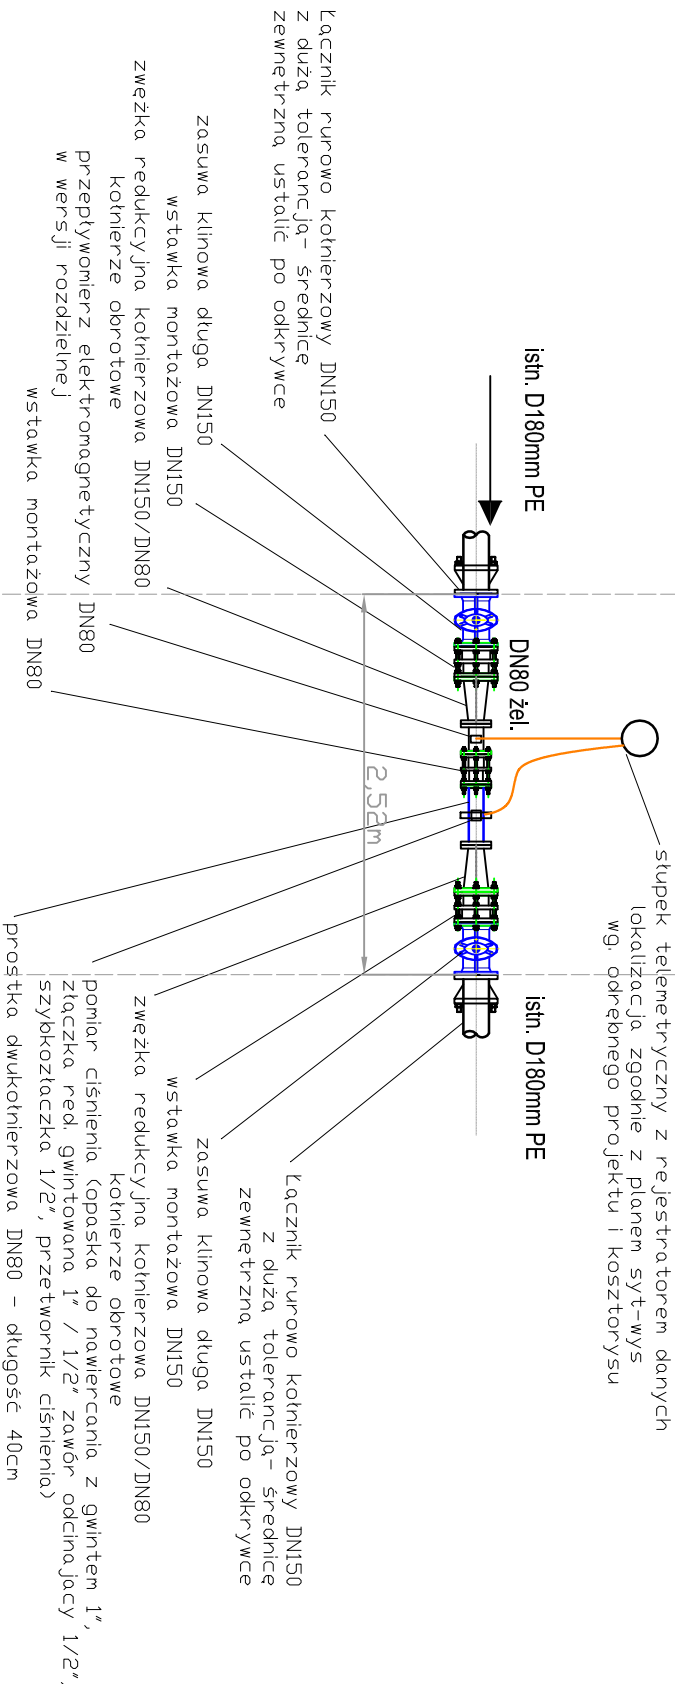

Przekrój

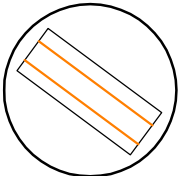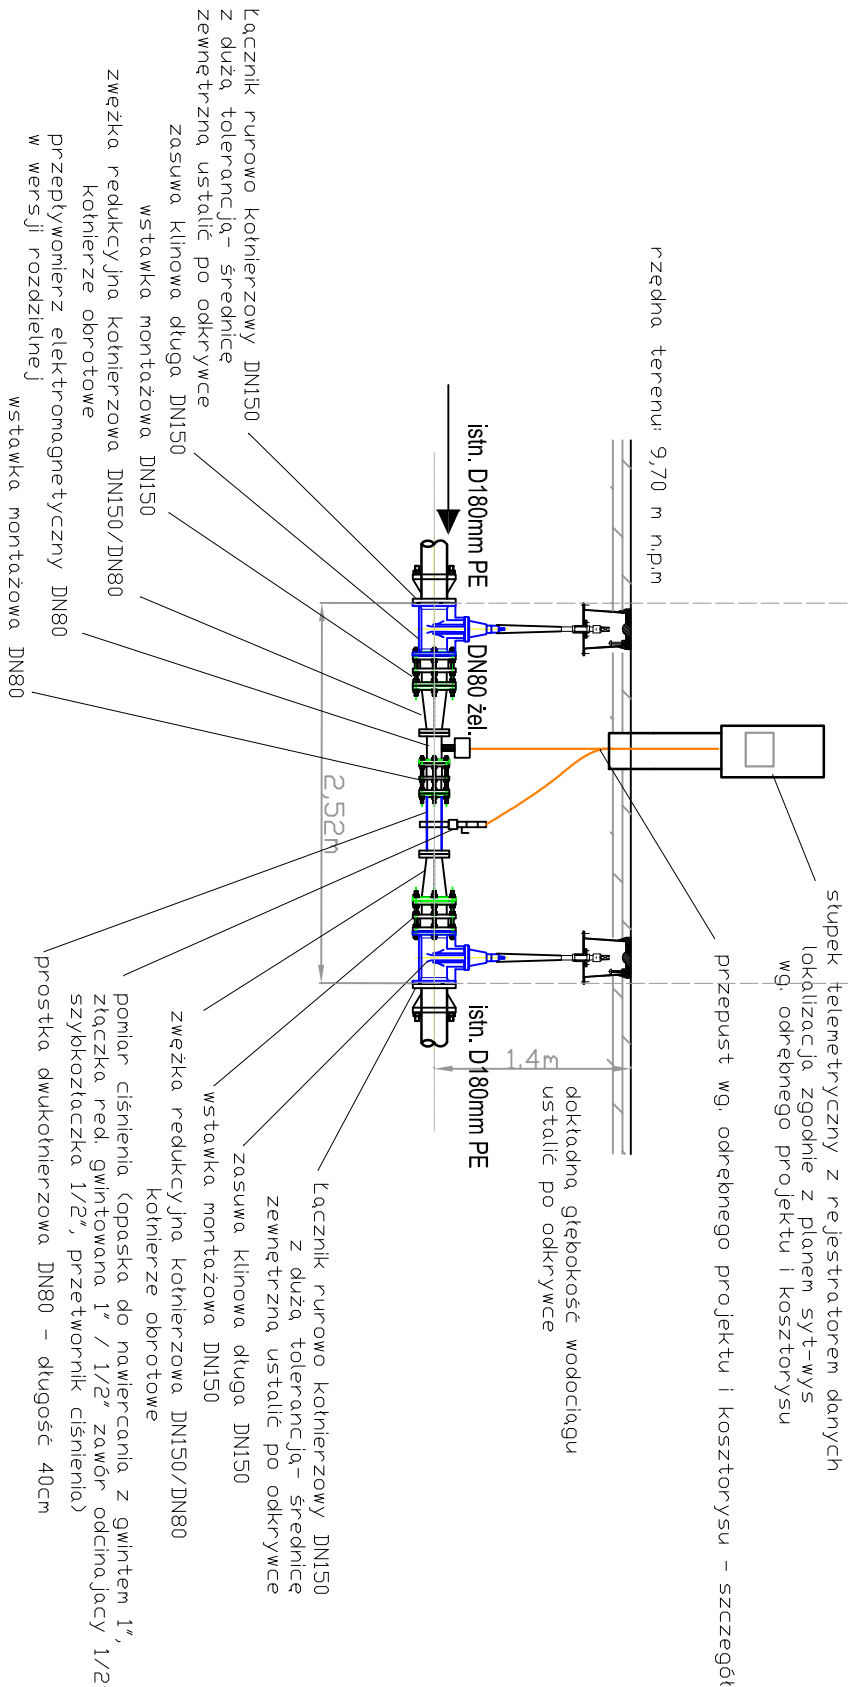

jednostka projektowa: SAUR Polska Sp. z o.o. 02-672 Warszawa ul. Domaniewska 39a tel./fax. +48 22 208 23 54	
BRANŻA: INSTALACYJNA projektanci: mgr inż. Adam Sterczak upr. ZAP/0090/PD05/10	
sprawdził: mgr inż. Waldemar Lagiewka upr. 232/Sz/89	
inwestor: Zakład Wodociągów i Kanalizacji Sp. z o.o. w Szczecinie ul. M. Goliśa 10 71-682 Szczecin	
przedstawiciel: "Zarządzanie siecią wodociagową - wyknanie modelu hydraulicznego, projekt uzupełnienia systemu monitoringu sieci wraz z projektem dyspozycji"	
stadium: Projekt budowlano - wykonawczy	
nazwa zadania: Punkt pomiarowy - K26 "lewostrzeże"	
tytuł opracowania: Projekt zagospodarowania terenu Projekt architektoniczno-budowlany	
tytuł rysunku: Rzut i przekrój przez punkt pomiarowy	
inwestor: SZCZECIN, III 2016 skala: 1 : 50	
nr rys.: 3	

Pracownia projektowa zastrzega sobie w stosunku do niniejszego projektu wszelkie prawa wynikające z ustawy o prawie autorskim.