

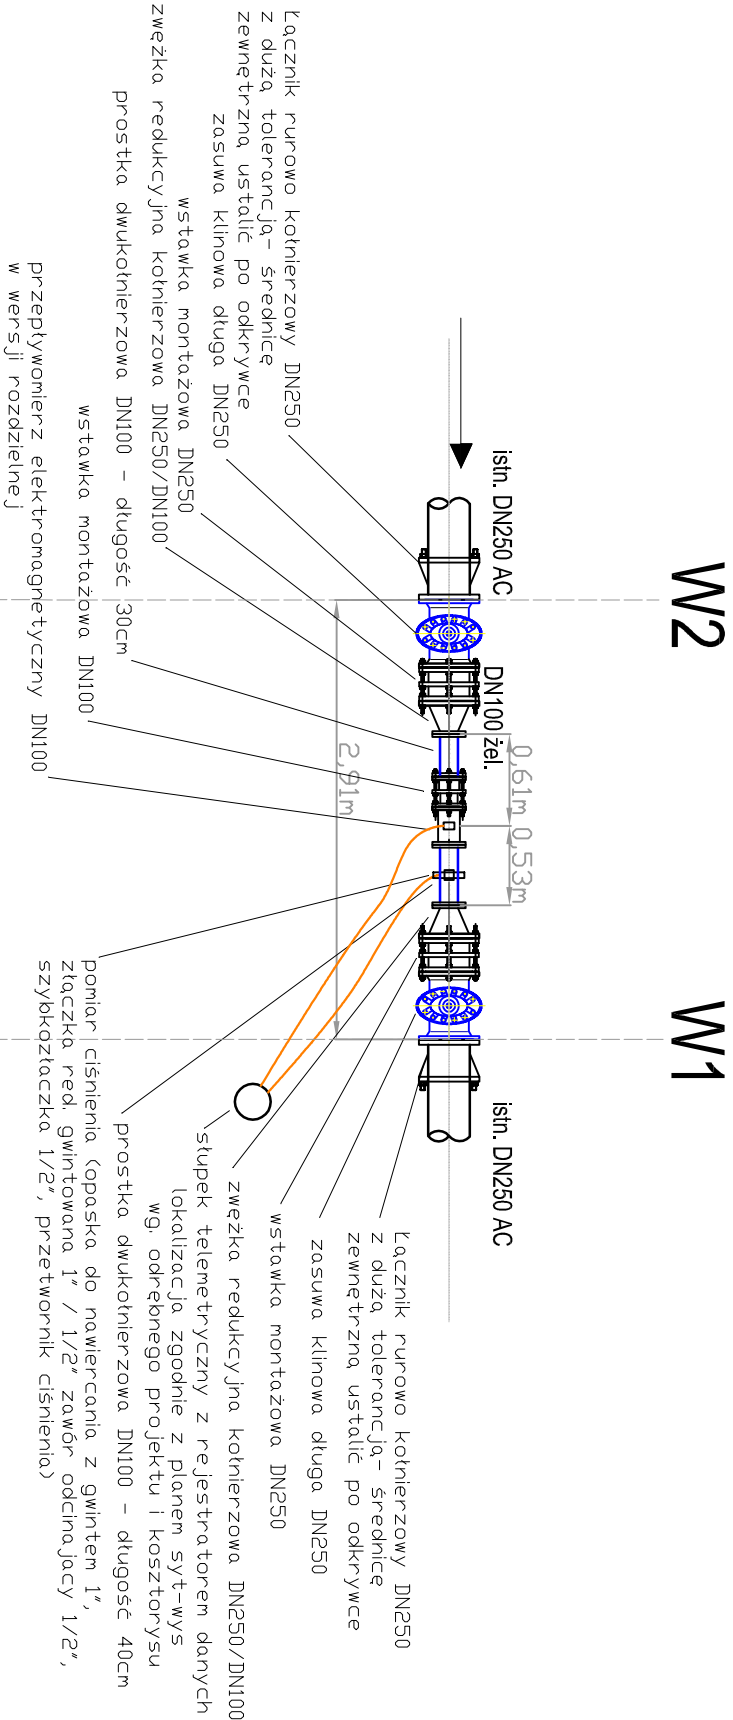


Rzut

punkt pomiarowy na wodociągu DN250 AC

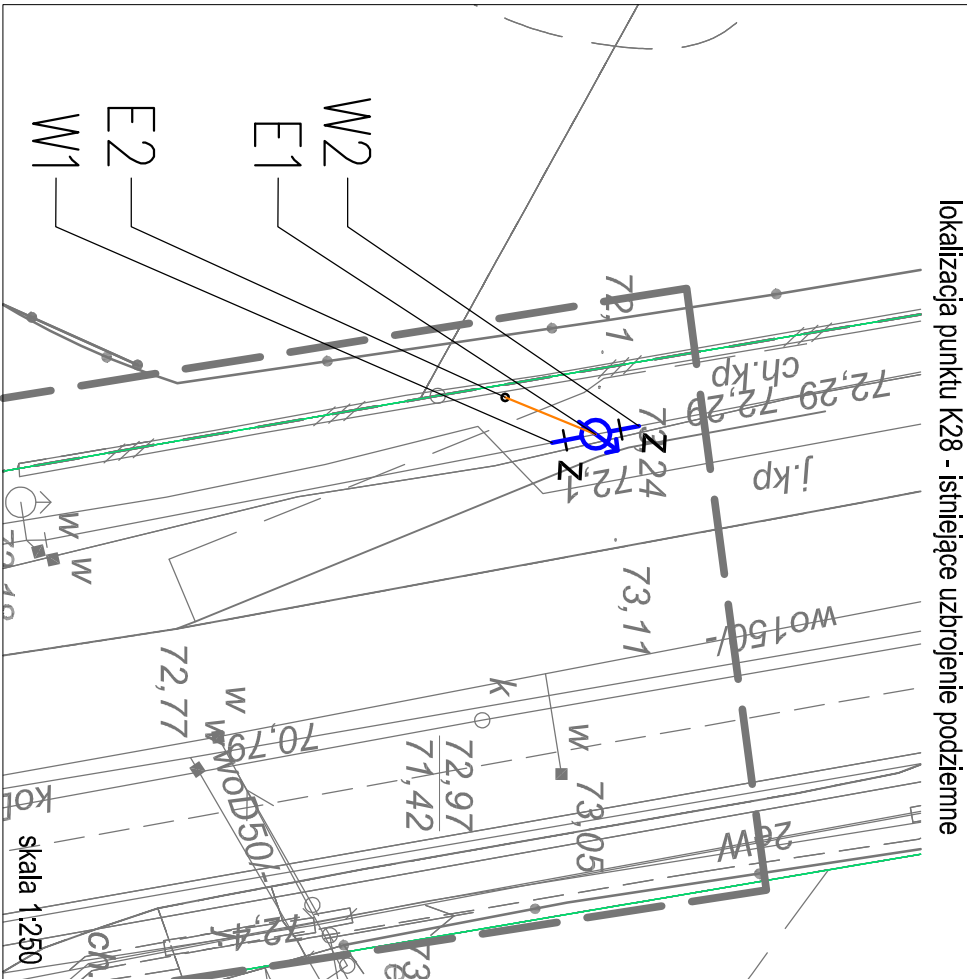

Przekrój

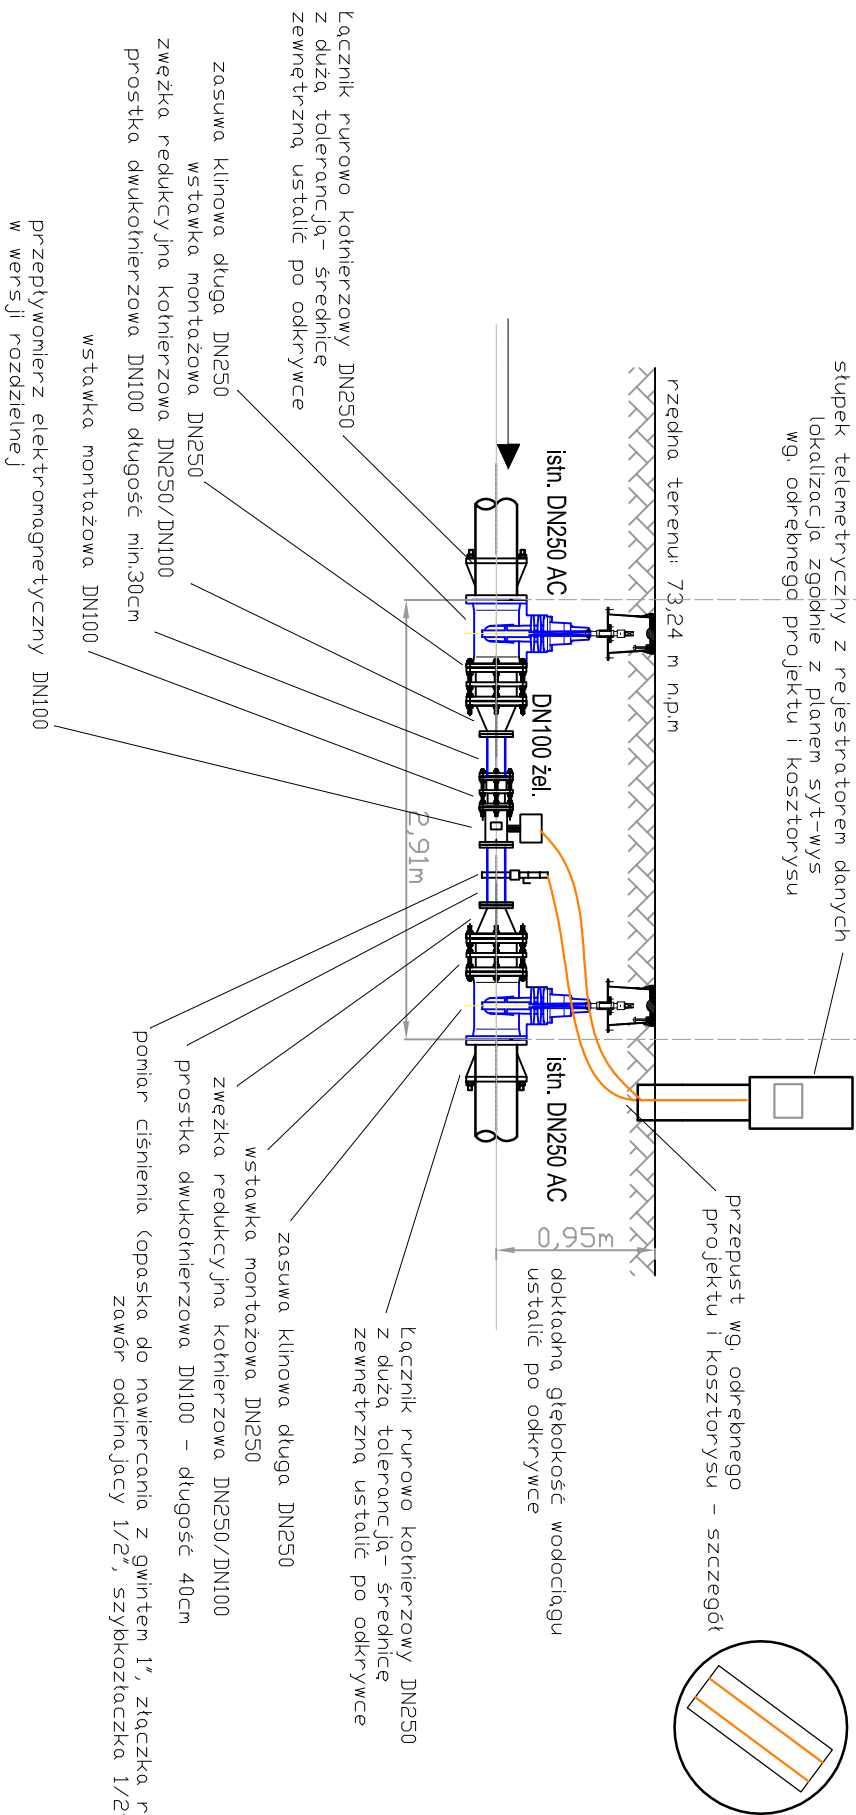

jednostka projektowa:		inwestor:	
 SAUR Polska Sp. z o.o. 02-672 Warszawa ul. Dominiwska 39a tel./fax. +48 22 208 23 54		Zakład Wodociągów i Kanalizacji Sp. z o.o. w Szczecinie ul. M. Goliśza 10 71-682 Szczecin	
BRANŻA INSTALACYJNA		przedsięwzięcie:	
projektant:		"Zarządzanie siecią wodociagową - wykonanie modelu hydraulicznego, projekt uzupełnienia systemu monitoringu sieci wraz z projektem dyspozycji"	
mgr inż. Adam Sterczak upr. ZAP/0090/PD/S/10		Stadium:	
sprawdził:		Projekt budowlano - wykonawczy	
mgr inż. Waldemar Lagiewka upr. 232/Sz/89		nazwa zadania:	
		Punkt pomiarowy - K28 "lewostrzeże"	
		tytuł opracowania:	
		Projekt zagospodarowania terenu Projekt architektoniczno-budowlany	
		tytuł rysunku:	
		Rzut i przekrój przez punkt pomiarowy	
Pracownia projektowa zastrzega sobie w stosunku do niniejszego projektu wszelkie prawa wynikające z ustawy o prawie autorskim.		skala 1:250	
Pracownia projektowa zastrzega sobie w stosunku do niniejszego projektu wszelkie prawa wynikające z ustawy o prawie autorskim.		skala 1:50	
Pracownia projektowa zastrzega sobie w stosunku do niniejszego projektu wszelkie prawa wynikające z ustawy o prawie autorskim.		skala 1:50	