
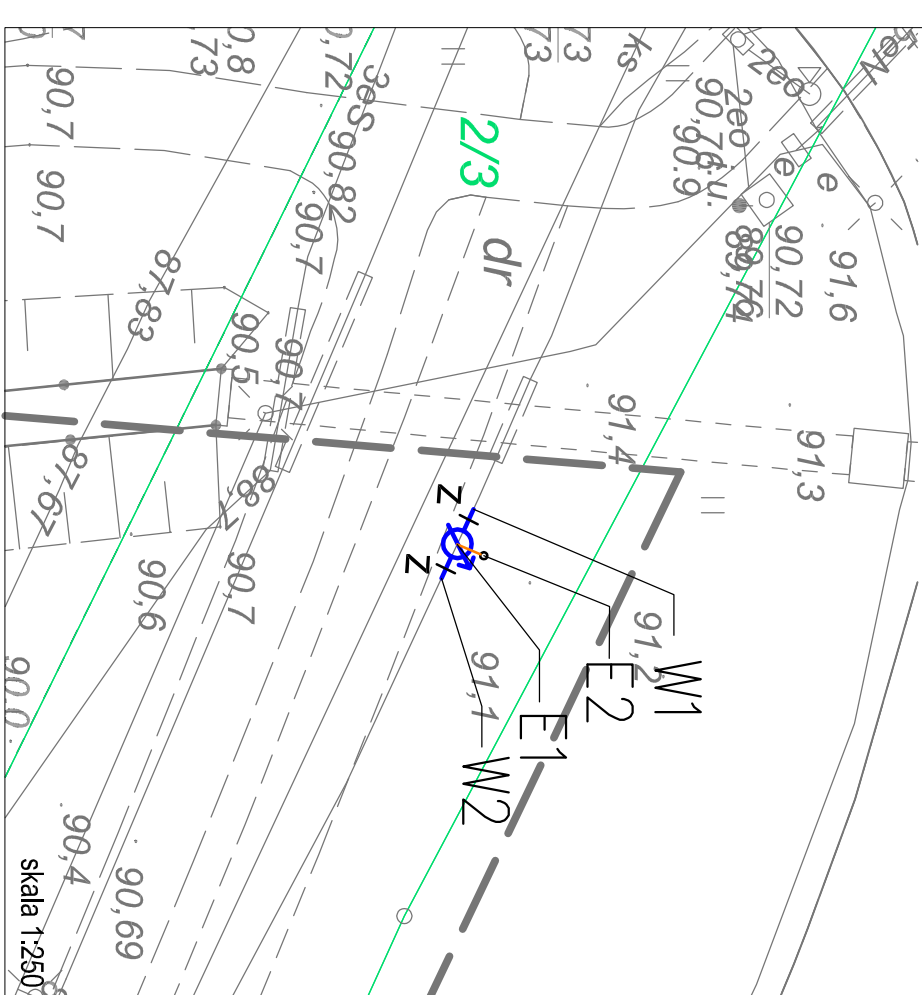


lokalizacja punktu K32- istniejące uzbrojenie podziemne

lokalizacja punktu K32- istniejące uzbrojenie podziemne

$$W_1 \quad W_2$$


Przekrój

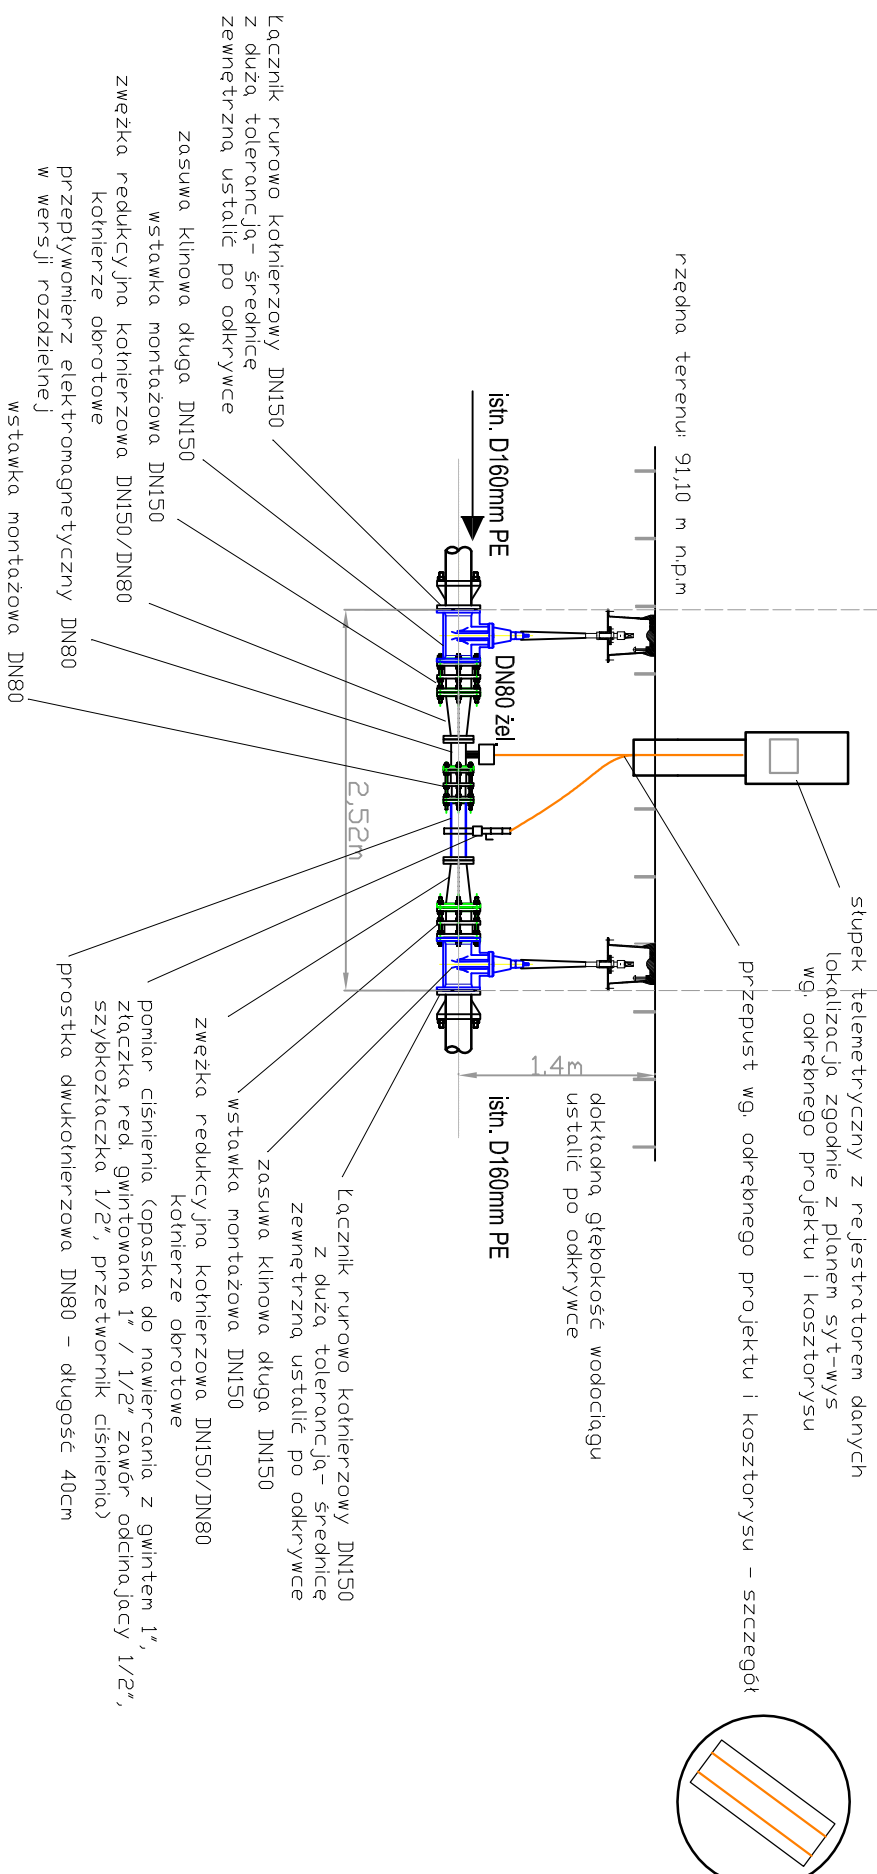

SAUR POLSKA  SAUR Polska Sp. z o.o. 02-672 Warszawa ul. Dominińska 39a tel./fax: +48 22 208 23 54	jednostka, projektowa: BRANŻA: INSTALACYJNA projektowa: mgr inż. Adam Słęczak upr. ZAP/0090/PDUS/10	sprawdził: mgr inż. Waldemar Łagiewka upr. 23E/SZ/89	Pracownia projektowa zastrzega sobie w stosunku do niniejszego projektu wszelkie prawa wynikające z ustawy o prawie autorskim.
inwestor: Zakład Wodociągów i Kanalizacji Sp. z o.o. w Szczecinie ul. M. Goliśa 10 71-682 Szczecin	projektodawca: "Zarządzanie siecią wodociągową - wykonanie modelu hydraulicznego, projekt uzupełnienia systemu monitoringu sieci wraz z projektem dyspozycji"	stadium: Projekt budowlano - wykonawczy nazwa zadania: Punkty pomiarowy - K32 "Iwobrzeże"	tytuł opracowania: Projekt zagospodarowania terenu Projekt architektoniczno-budowlany
tytuł rysunku Rzut i przekrój przez punkt pomiarowy	inwestor i data: SZCZECIN, III 2016 skala: 1 : 50 przys: 3		