



Rzut


punkt pomiarowy na wodociągu DN250 żeliwo

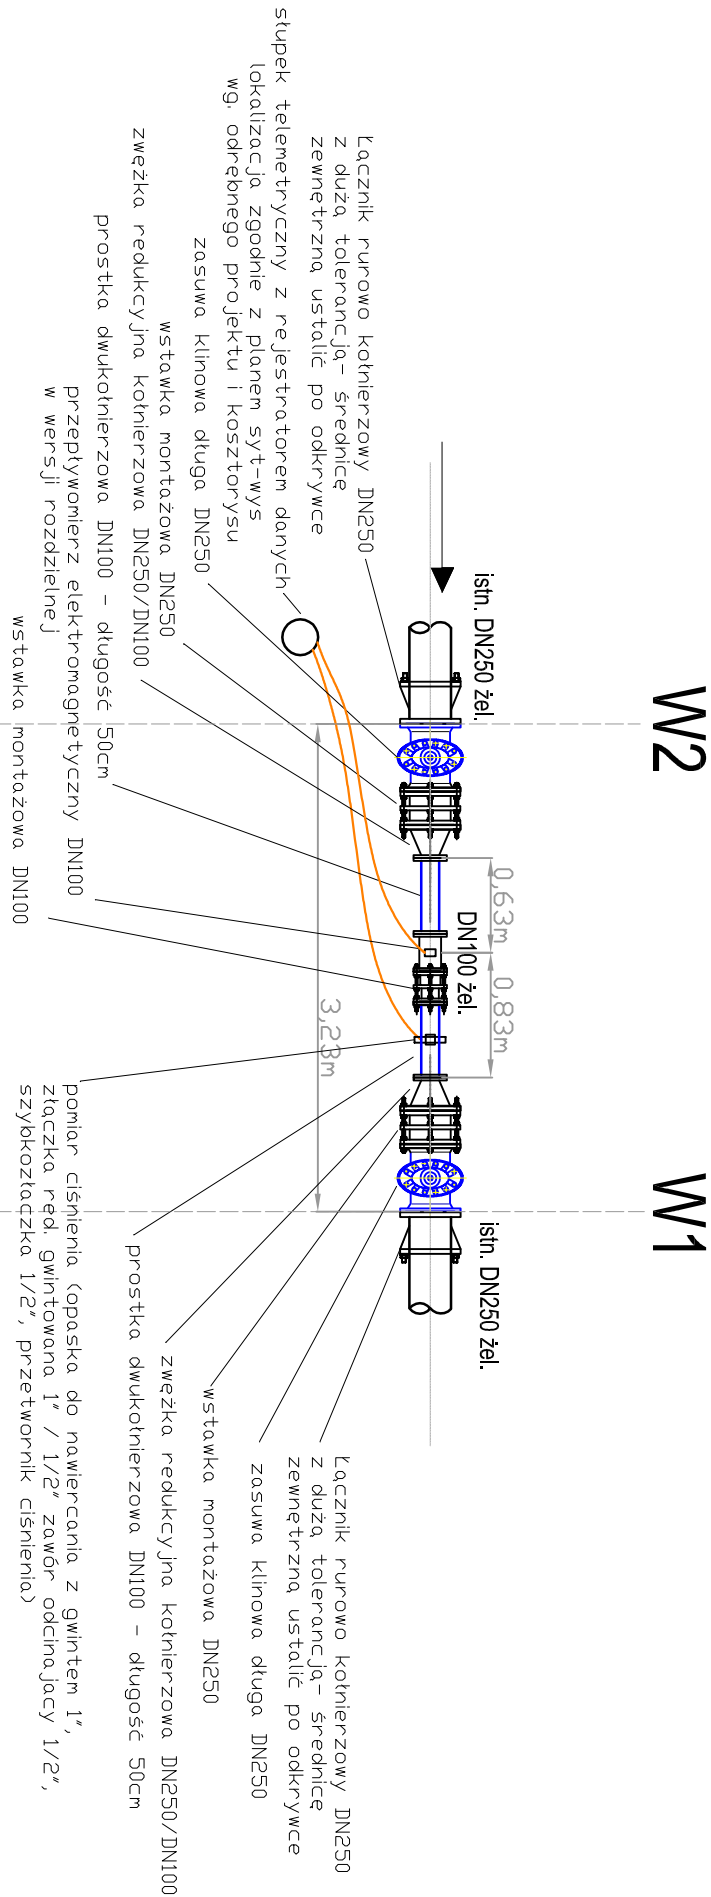

Przekrój

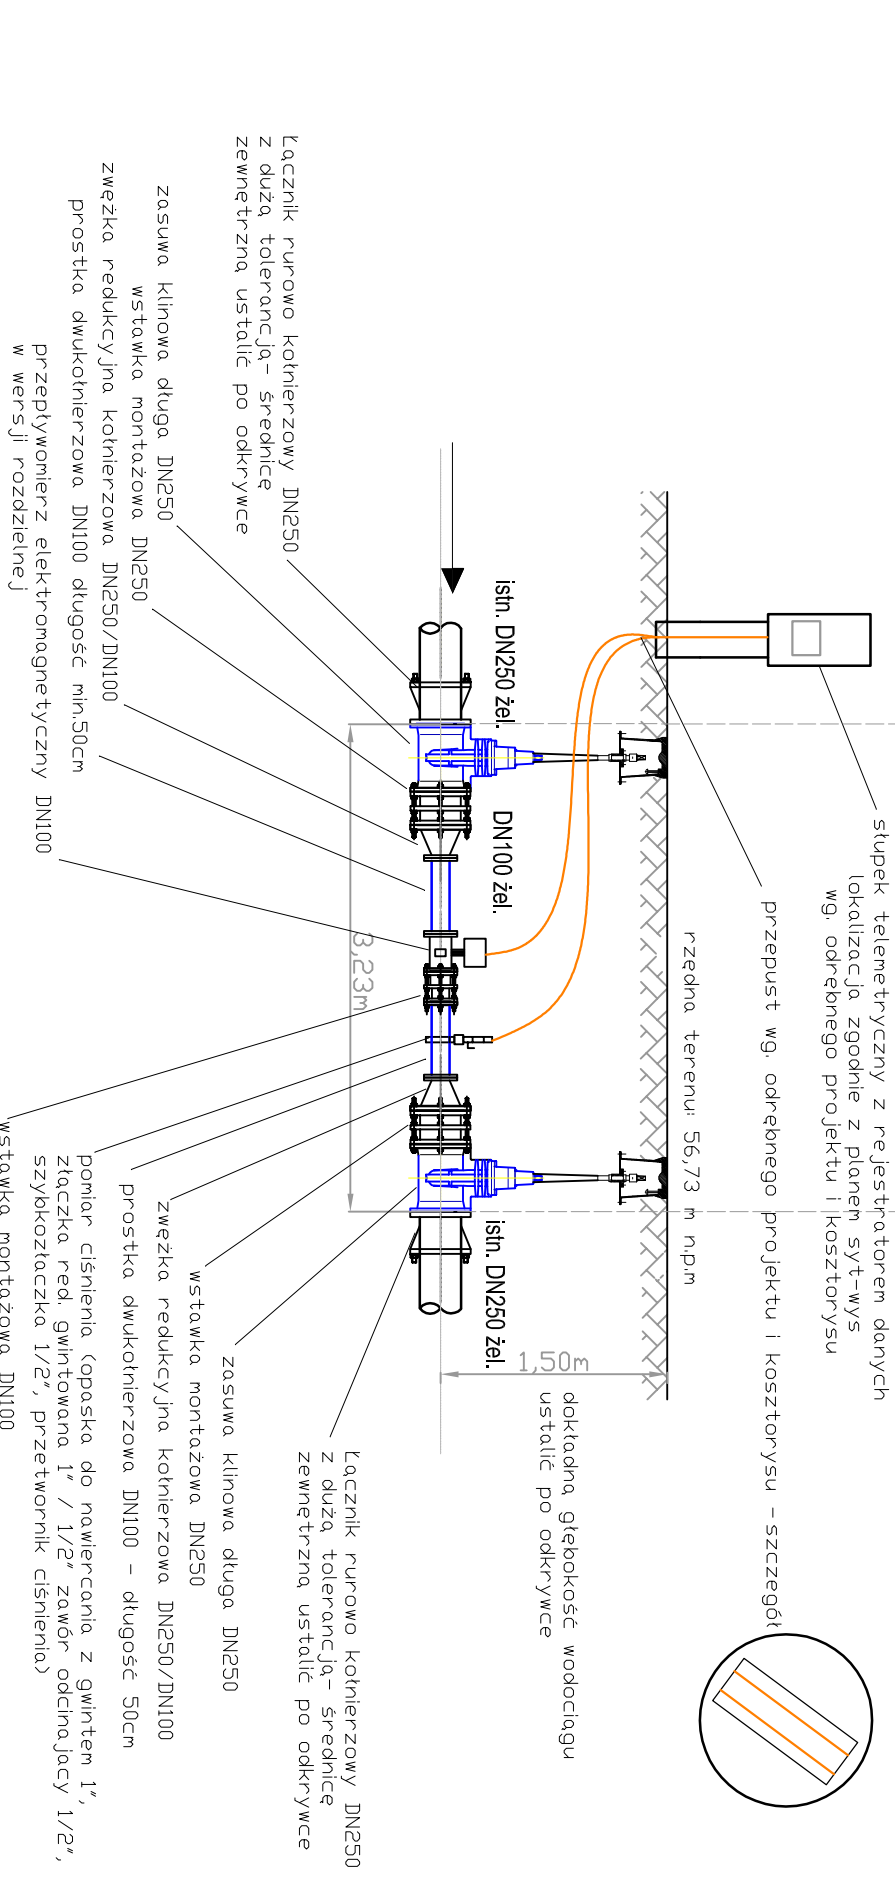

lokalizacja punktu K41 - istniejące uzbrojenie podziemne

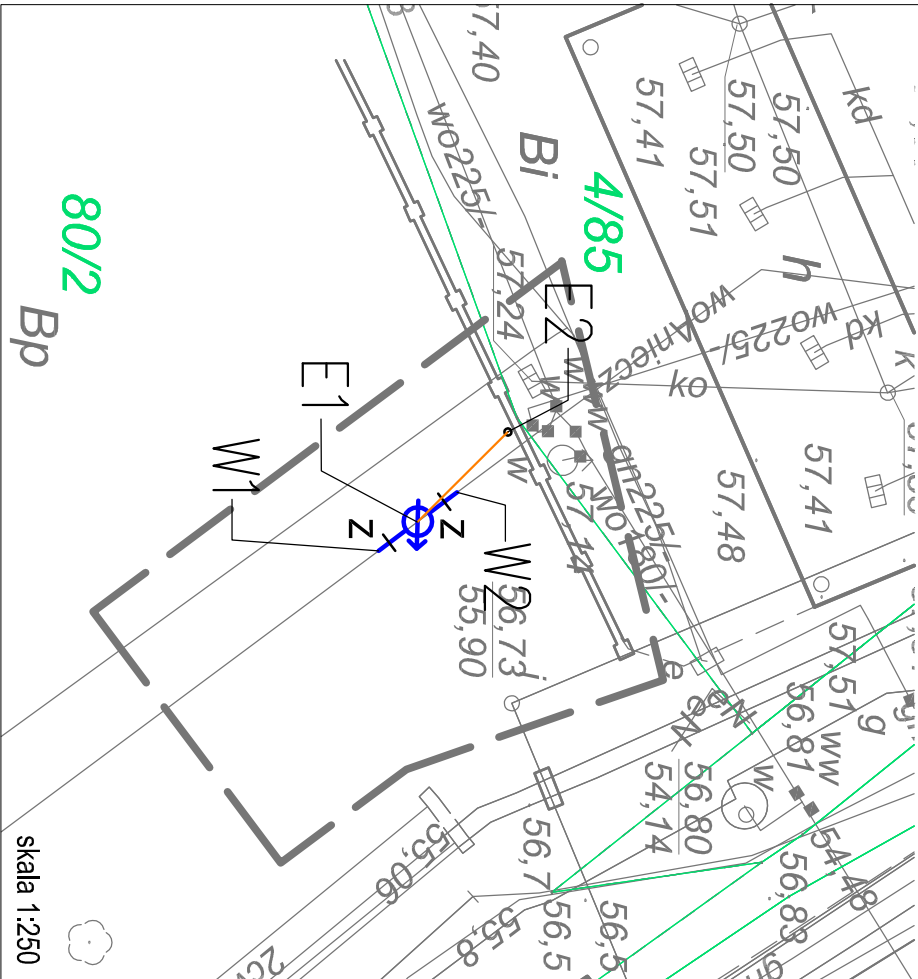

jednostka projektowa:		inwestor:	
 SAUR Polska Sp. z o.o. 02-672 Warszawa ul. Domaniewska 38a tel./fax. +48 22 208 23 54		Zakład Wodociągów i Kanalizacji Sp. z o.o. w Szczecinie ul. M. Goliśza 10 71-682 Szczecin	
branża instalacyjna		przedsięwzięcie:	
mgr inż. Adam Sterczak upr. ZAP/0090/PDGS/10		"Zarządzanie siecią wodociagową - wykonanie modelu hydraulicznego, projekt uzupełnienia systemu monitoringu sieci wraz z projektem dyspozycji"	
mgr inż. Waldemar Lagiewka upr. 232/Sz/89		stadium:	
sprawdził:		Projekt budowlano - wykonawczy	
nazwa zadania:		Punkt pomiarowy - K41 "Iewobrzeże"	
tytuł opracowania:		Projekt zagospodarowania terenu	
tytuł rysunku:		Projekt architektoniczno-budowlany	
Rzut i przekrój przez		punkt pomiarowy	
Pracownia projektowa zastrzega sobie w stosunku do niniejszego projektu wszelkie prawa wynikające z autorskich i patentowych		skala 1:250	
SZCZECIN, III 2016		3	