



lokalizacja punktu K43- istniejące uzbrojenie podziemne

1

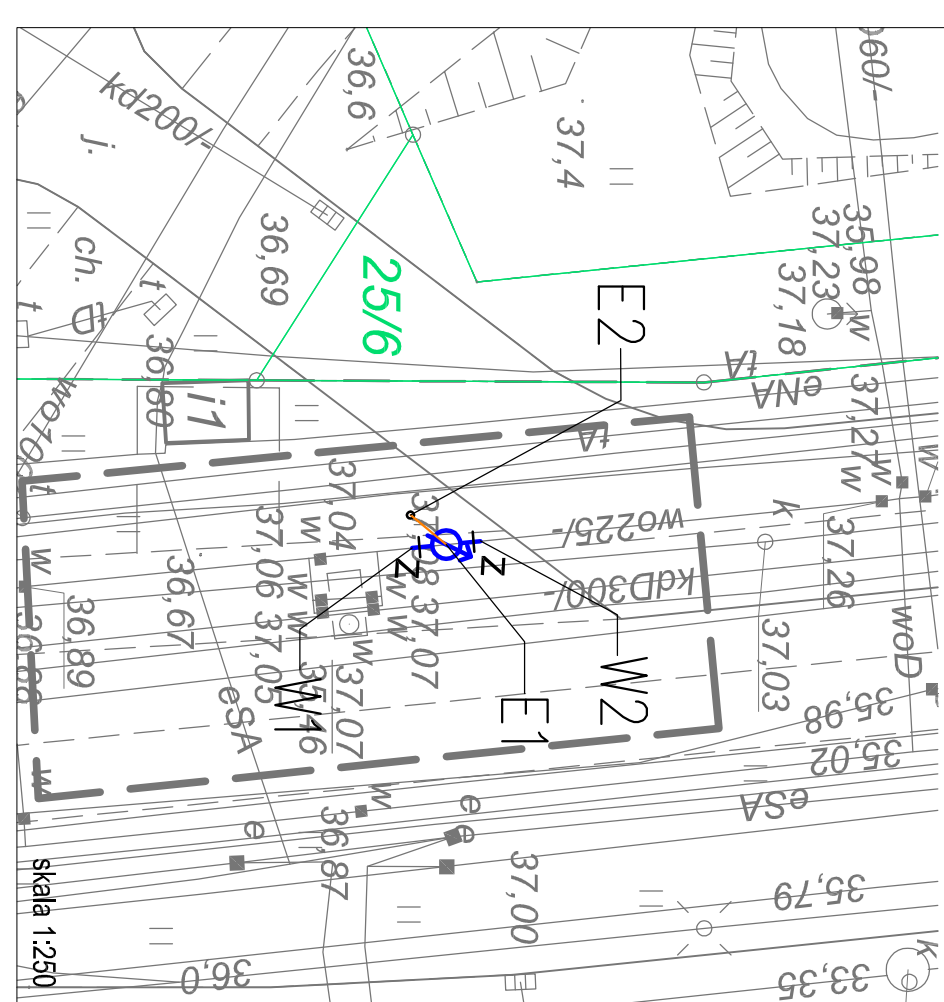

stówek telemetryczny z rejestratorem danych
lokalizacja zgodnie z planem svt-wys

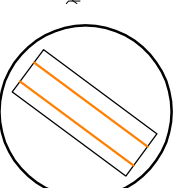

SAUR POLSKA  SAUR Polska Sp. z o.o. 02-672 Warszawa ul. Dominikańska 39a tel./fax: +48 22 208 23 54	Investor: Zakład Wodociągów i Kanalizacji Sp. z o.o. w Szczecinie ul. M. Goliśza 10 71-682 Szczecin Przedstawiciel:
BRANŻA INSTALACYJNA projektował: mgr inż. Adam Stenczak upr. ZAP/0090/PDUS/10	mgr inż. Waldemar Lagiewka upr. 232/SZ/89 sprawił:
Pracownia projektowa zastępuje sobie w stosunku do niniejszego projektu wszelkie prawa wynikające z ustawy o prawie autorskim.	Stacjami: Projekt budowlano - wykonawczy nazwa zadania: Punkt pomiarowy - K43 "lewobrzeże" tytuł opracowania: Projekt zagospodarowania terenu Projekt architektoniczno-budowlany tytuł rysunku: Rzut i przekrój przez punkt pomiarowy
PRZESZCZECIE I DATA SZCZECIN, III 2016 skala: 1 : 50 PR. RYS. 3	