

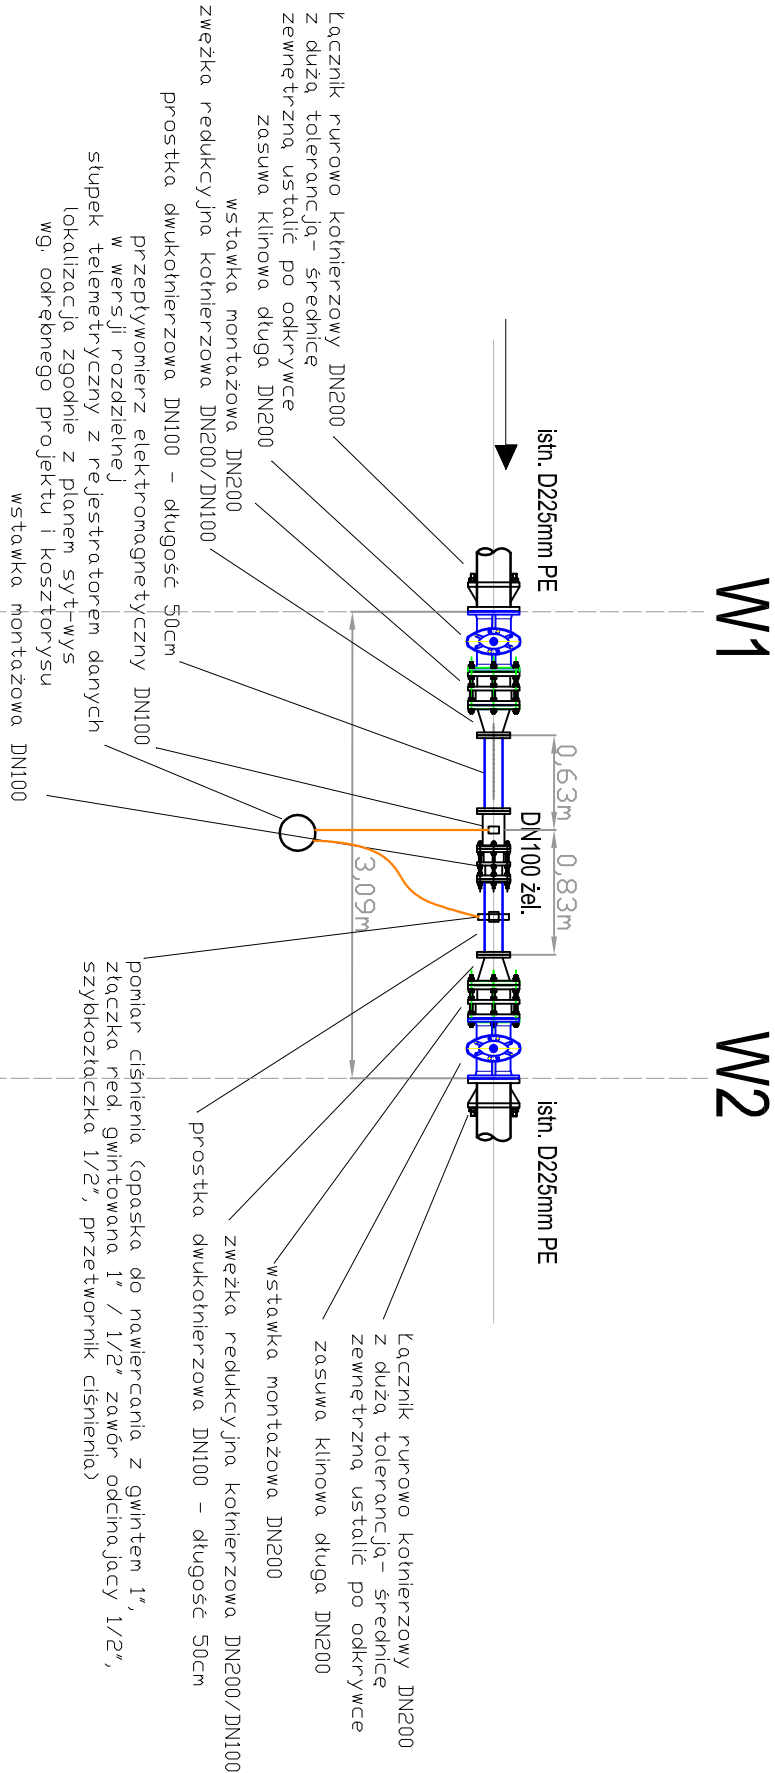


punkt pomiarowy na wodociągu D225mm PE

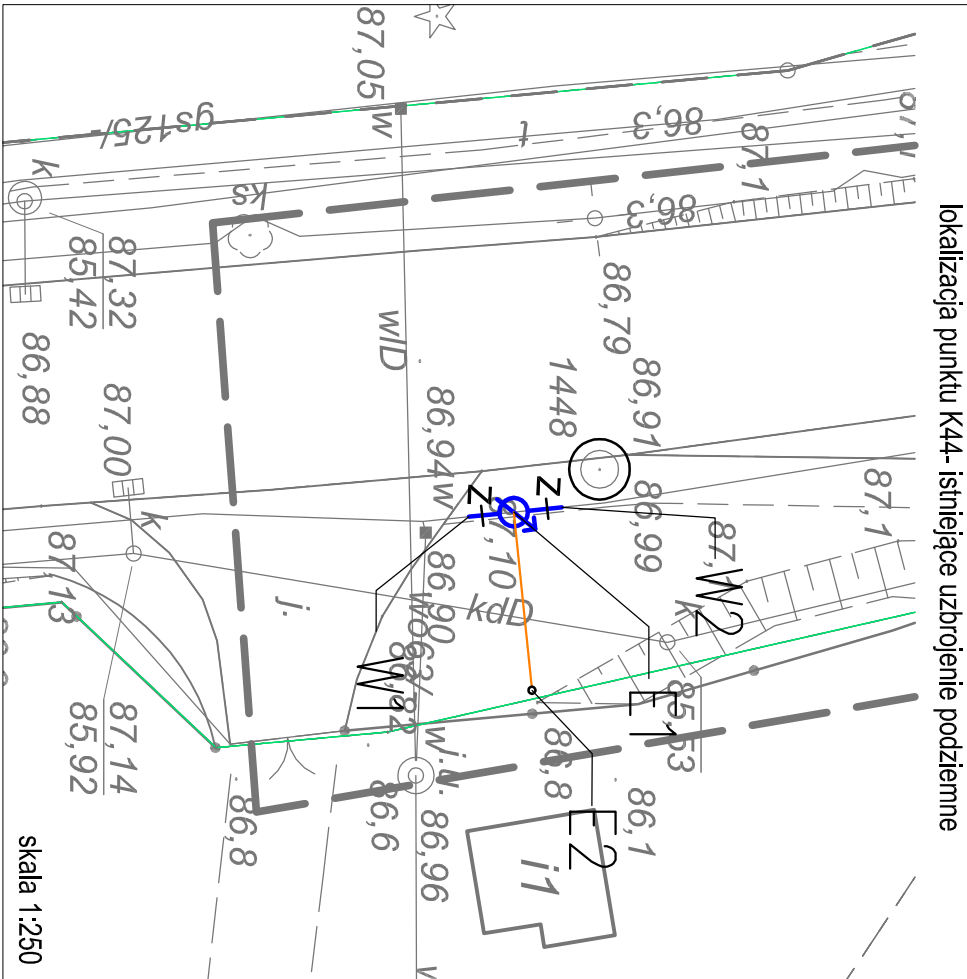

Przekrój

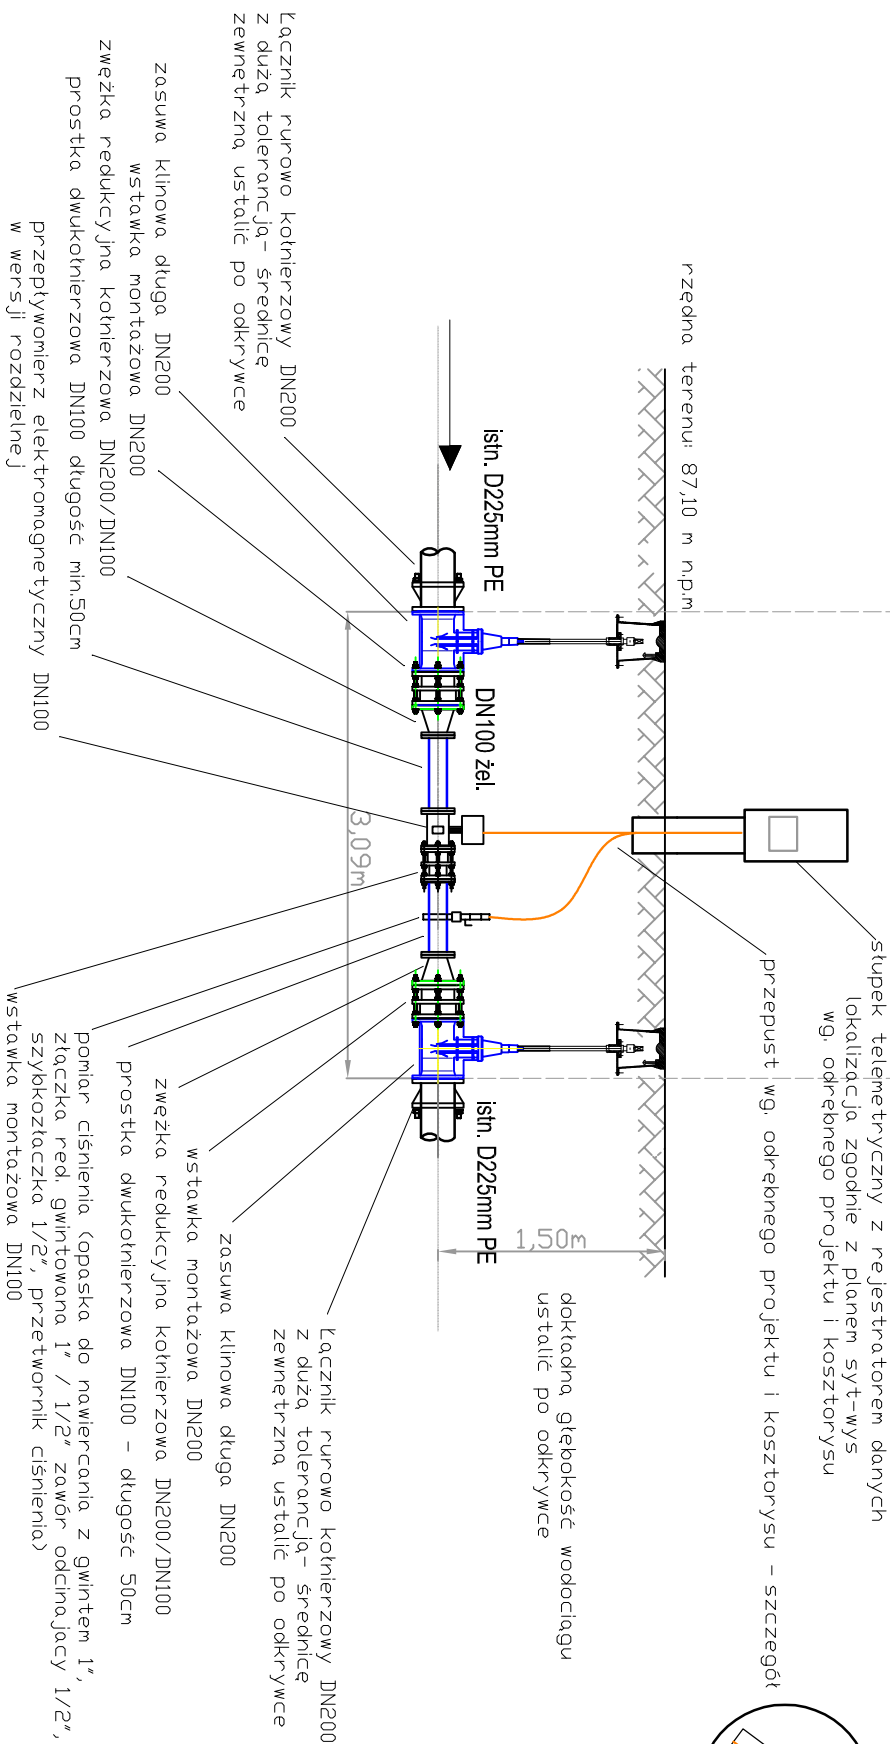

jednostka projektowa:		inwestor:	
 SAUR Polska Sp. z o.o. 02-672 Warszawa ul. Domaniewska 39a tel./fax. +48 22 208 23 54		Zakład Wodociągów i Kanalizacji Sp. z o.o. w Szczecinie ul. M. Goliśza 10 71-682 Szczecin	
BRANŻA INSTALACYJNA projektanci:		przebiegiem:	
mgr inż. Adam Sierczak upr. ZAP/0090/PDDS/10		"Zarządzanie siecią wodociagową - wykonanie modelu hydraulicznego, projekt uzupełnienia systemu monitoringu sieci wraz z projektem dyspozycji"	
sprawdził:		stadium:	
mgr inż. Waldemar Lagiewka upr. 232/Sz/89		Projekt budowlano - wykonawczy	
		nazwa zadania:	
		Punkt pomiarowy - K44 "lewoobrotowe"	
		tytuł opracowania:	
		Projekt zagospodarowania terenu Projekt architektoniczno-budowlany	
		tytuł rysunku:	
		Rzut i przekrój przez punkt pomiarowy	
		Pracownia projektowa zastrzega sobie w stosunku do niniejszego projektu wszelkie prawa wynikające z ustawy o prawie autorskim.	
		Prace 1:50	
		SZCZECIN, III 2016	
		skala 1 : 50	
		3	