

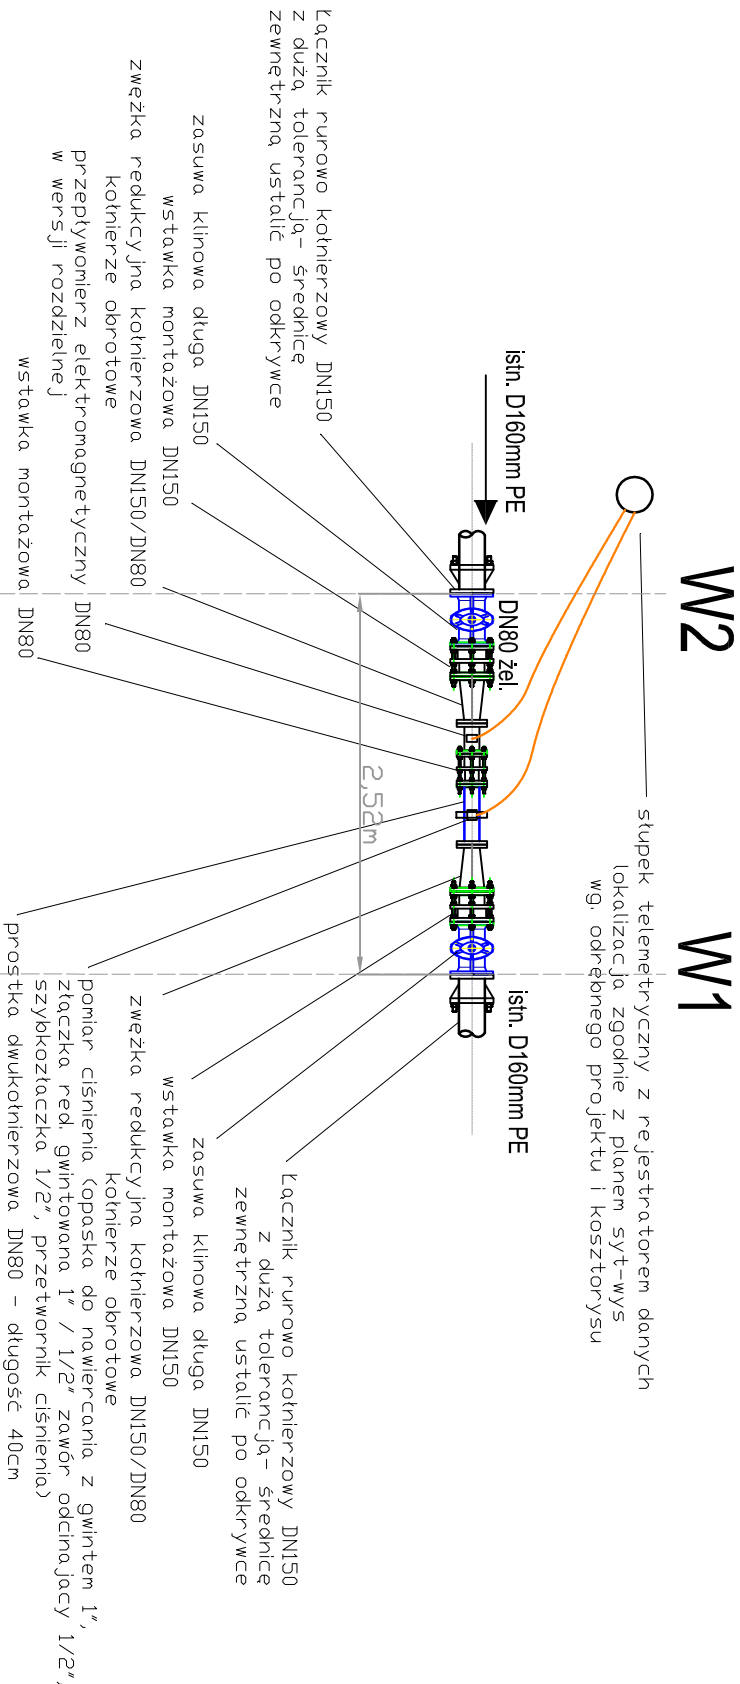


Rzut

punkt pomiarowy na wodociągu D160 PE

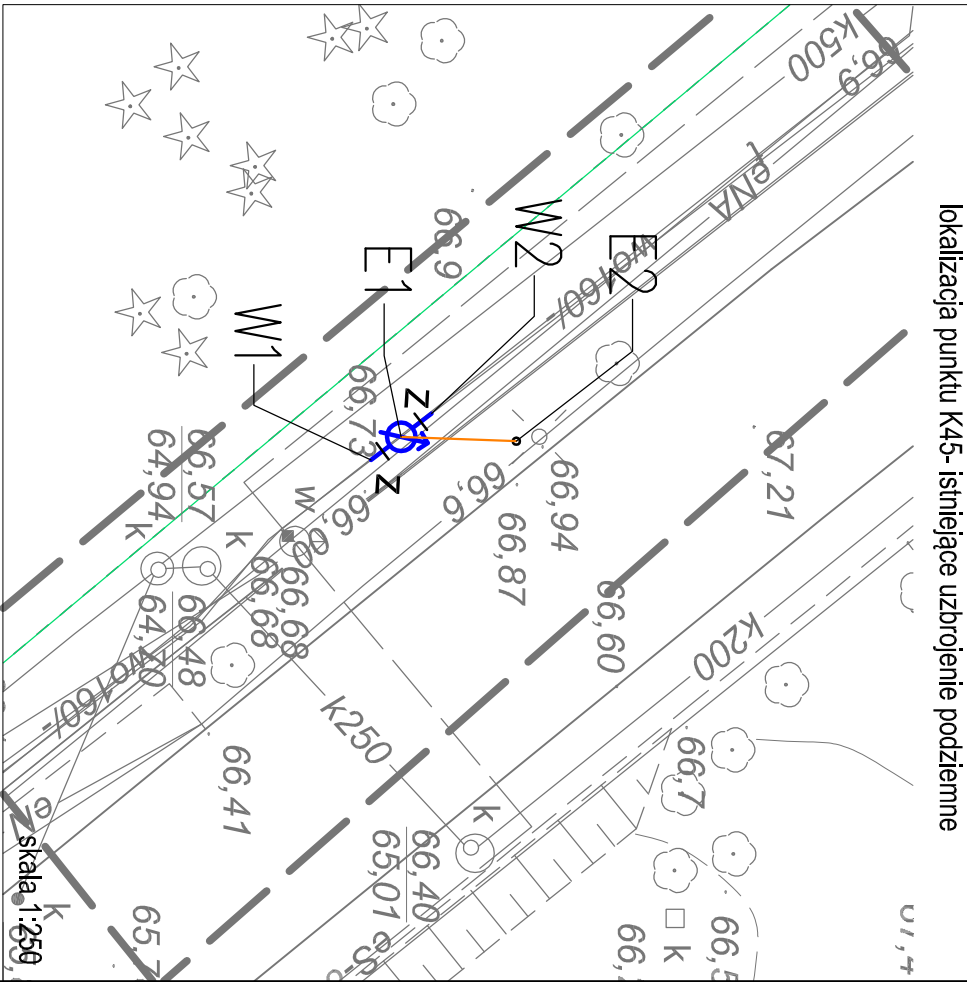

Przekrój

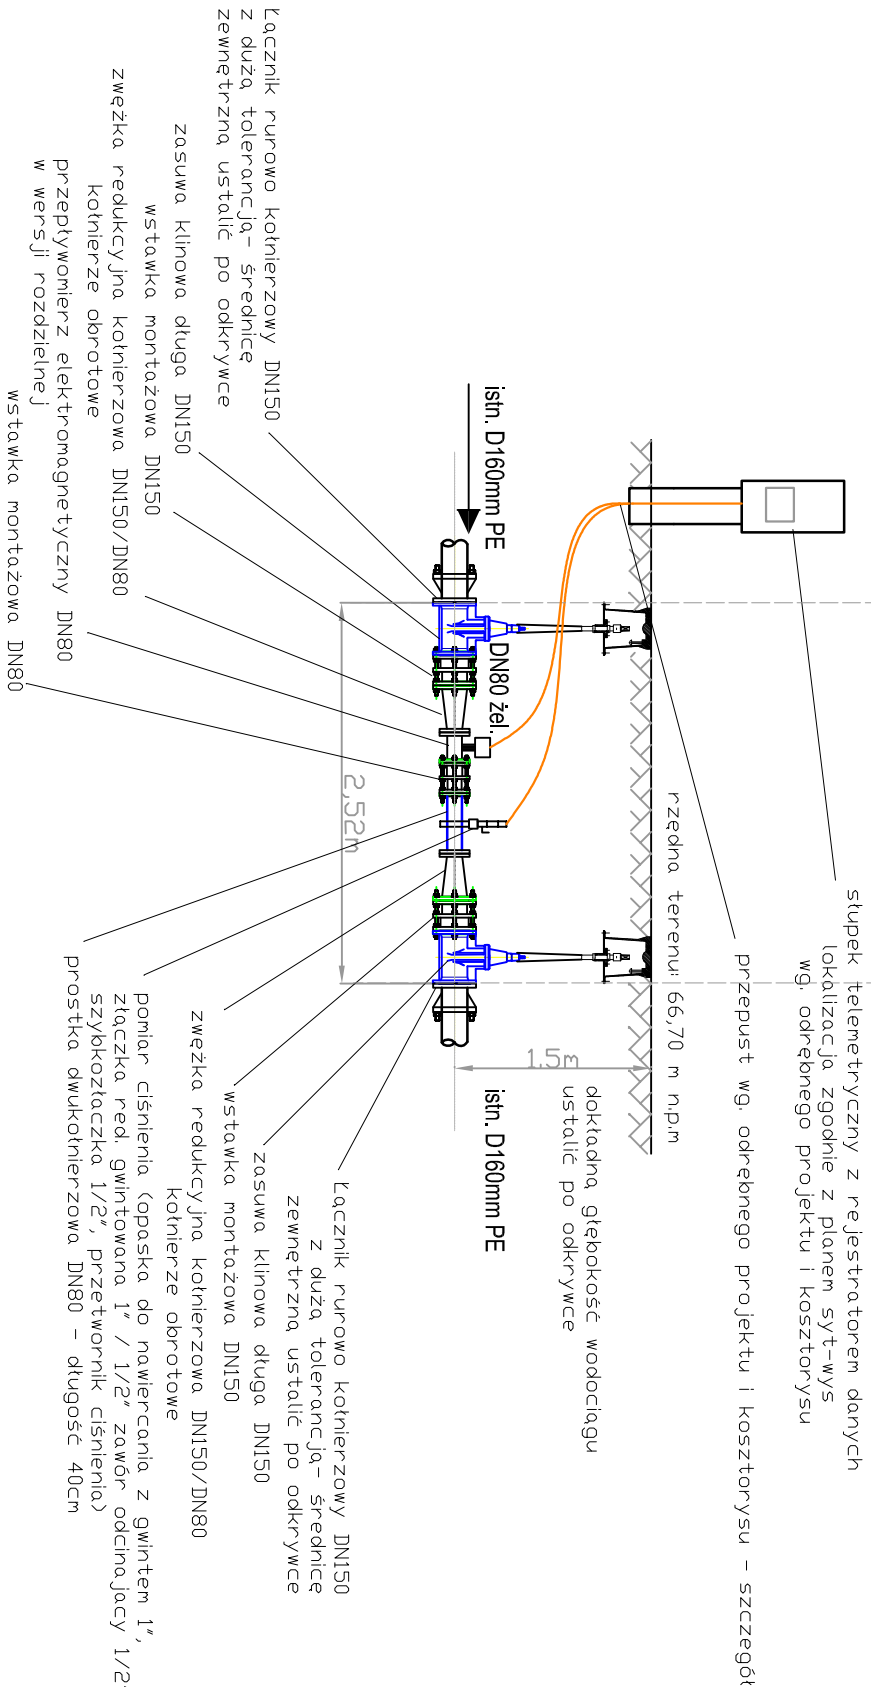

jednostka projektowa:		inwestor:	
 SAUR Polska Sp. z o.o. 02-672 Warszawa ul. Domaniewska 39a tel./fax. +48 22 208 23 54		Zakład Wodociągów i Kanalizacji Sp. z o.o. w Szczecinie ul. M. Goliśa 10 71-682 Szczecin	
BRANŻA INSTALACYJNA		przedsięwzięcie:	
mgr inż. Adam Sierczak upr. ZAP/0090/PDDS/10		"Zarządzanie siecią wodociagową - wykonanie modelu hydraulicznego, projekt uzupełnienia systemu monitoringu sieci wraz z projektem dyspozycji"	
mgr inż. Waldemar Lagiewka upr. 232/Sz/89		stadium:	
projekt budowlano - wykonawczy		nazwa zadania:	
Punkt pomiarowy - K45 "lewostrzeże"		tytuł opracowania:	
Projekt zagospodarowania terenu Projekt architektoniczno-budowlany		tytuł rysunku:	
Rzut i przekrój przez punkt pomiarowy		Pracownia projektowa zastrzega sobie w stosunku do niniejszego projektu wszelkie prawa wynikające z ustawy o prawie autorskim.	
skala 1:50		nr rys.	
SZCZECIN, III 2016		3	