



lokalizacja punktu K48 - istniejące uzbrojenie podziemne

lokalizacja punktu K48 - istniejące uzbrojenie podziemne

W2

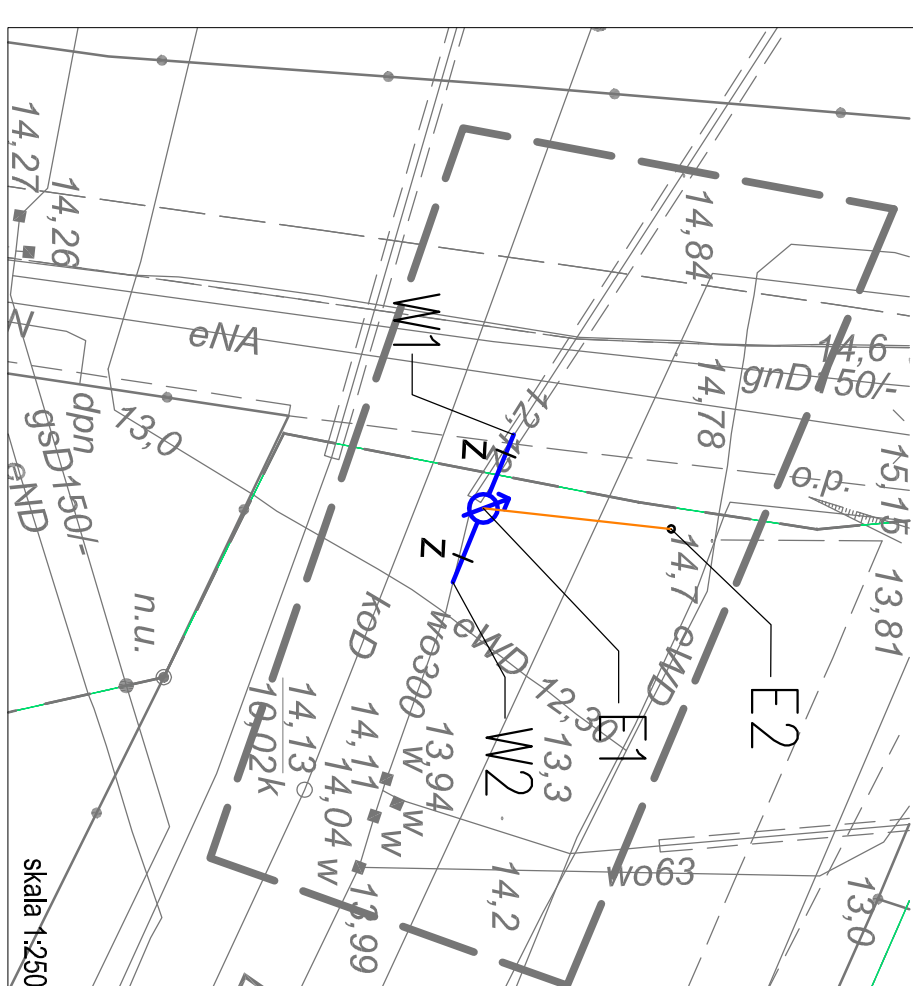

Przekrój

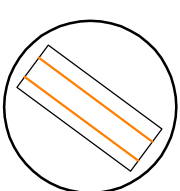

jednostka projektowa  SAUR POLSKA SAUR Polska Sp. z o.o. 02-672 Warszawa ul. Dominikańska 39a tel./fax. +48 22 208 23 54	BRANŻA INSTALACYJNA projektował mgr inż. Adam Śterczak upr. ZAP./0090/PBDS/10	sprawił mgr inż. Waldemar Lagiewka upr. 232/SZ/89	inwestor Zakład Wodociągów i Kanalizacji Sp. z o.o. w Szczecinie ul. M. Goliśza 10 71-682 Szczecin	przebiegł "Zařízení sítě vodovodní - výkonné modelu hydraulického, projekt uzupełnienia systemu monitoringu ścieki wraz z projektem dyspozycji"	studium Projekt budowlano - wykonawczy rozmiar zadania: Punkt pomiarowy - K-48 "Iewobrzeże" tytuł opracowania: Projekt zagospodarowania terenu Projekt architektoniczno-budowlany	tytuł rysunku: Rzut i przekrój przez punkt pomiarowy rys. 1.1 do 1.2 SZCZECIN, III 2016 skala 1 : 50 nr rys. 3
--	--	---	---	--	---	---