



Rzut

punkt pomiarowy na wodociągu DN150 żeliwo


W1 W2

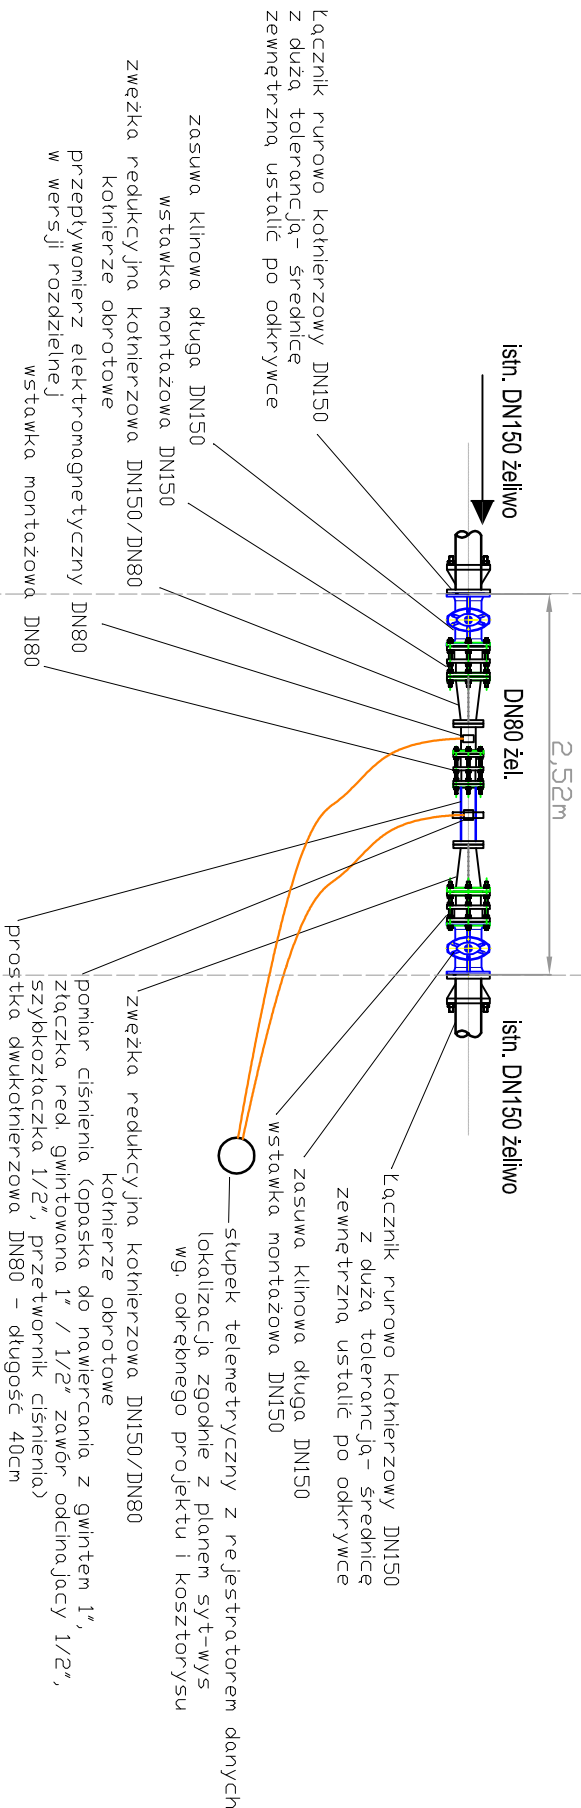

Przekrój

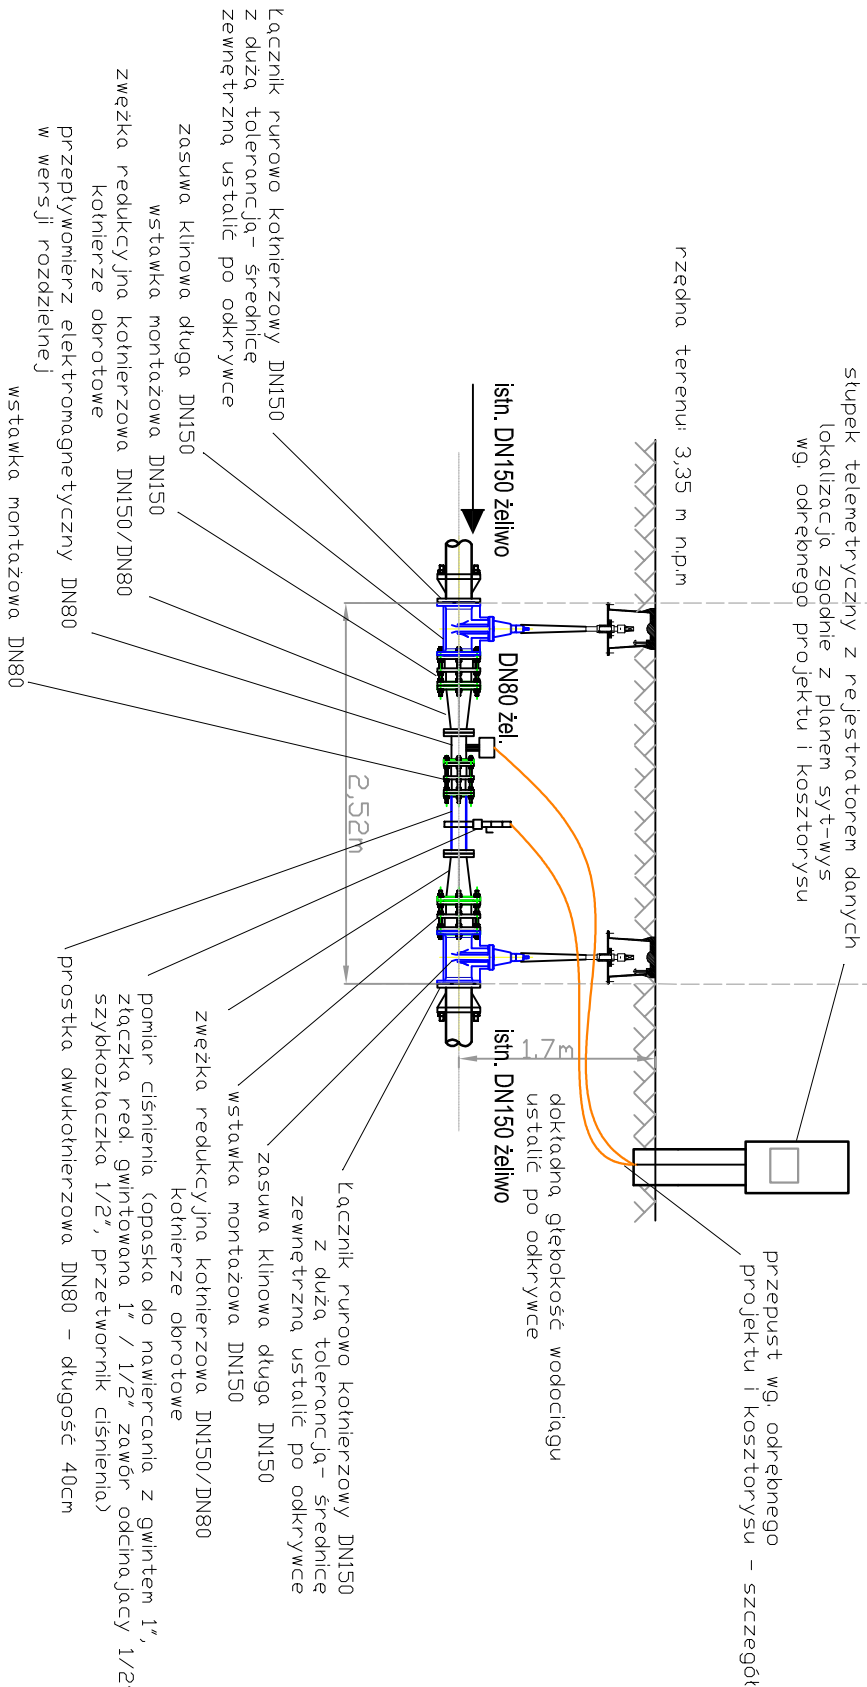

lokalizacja punktu K50 - istniejące uzbrojenie podziemne

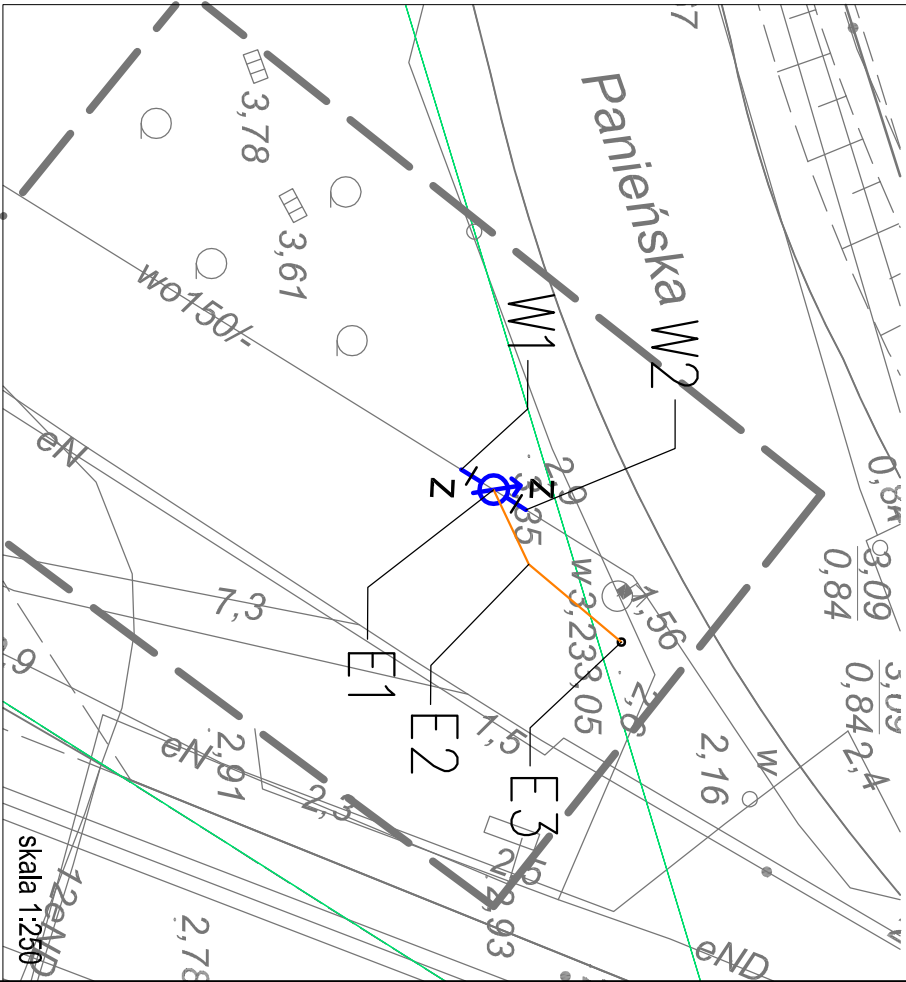

jednostka projektowa:		inwestor:	
 SAUR Polska Sp. z o.o. 02-672 Warszawa ul. Dominiwska 38a tel./fax. +48 22 208 23 54		Zakład Wodociągów i Kanalizacji Sp. z o.o. w Szczecinie ul. M. Goliśza 10 71-682 Szczecin	
branża instalacyjna projektant:		przedstawiciel:	
mgr inż. Adam Stępczak upr. ZAP/0090/PDGS/10		"Zarządzanie siecią wodociagową - wykonanie modelu hydraulicznego, projekt uzupełnienia systemu monitoringu sieci wraz z projektem dyspozycji"	
sprawdził:		stadium:	
mgr inż. Waldemar Lagiewka upr. 232/Sz/89		Projekt budowlano - wykonawczy	
		nazwa zadania:	
		Punkt pomiarowy - K50 "lewostrzeże"	
		tytuł opracowania:	
		Projekt zagospodarowania terenu Projekt architektoniczno-budowlany	
		tytuł rysunku:	
		Rzut i przekrój przez punkt pomiarowy	
Pracownia projektowa zastrzega sobie w stosunku do niniejszego projektu wszelkie prawa wynikające z ustawy o prawie autorskim.		skala 1:250	
Pracownia projektowa zastrzega sobie w stosunku do niniejszego projektu wszelkie prawa wynikające z ustawy o prawie autorskim.		nr rys. 3	