


Rzut



punkt pomiarowy na wodociągu DN600 żel.

W1

W2

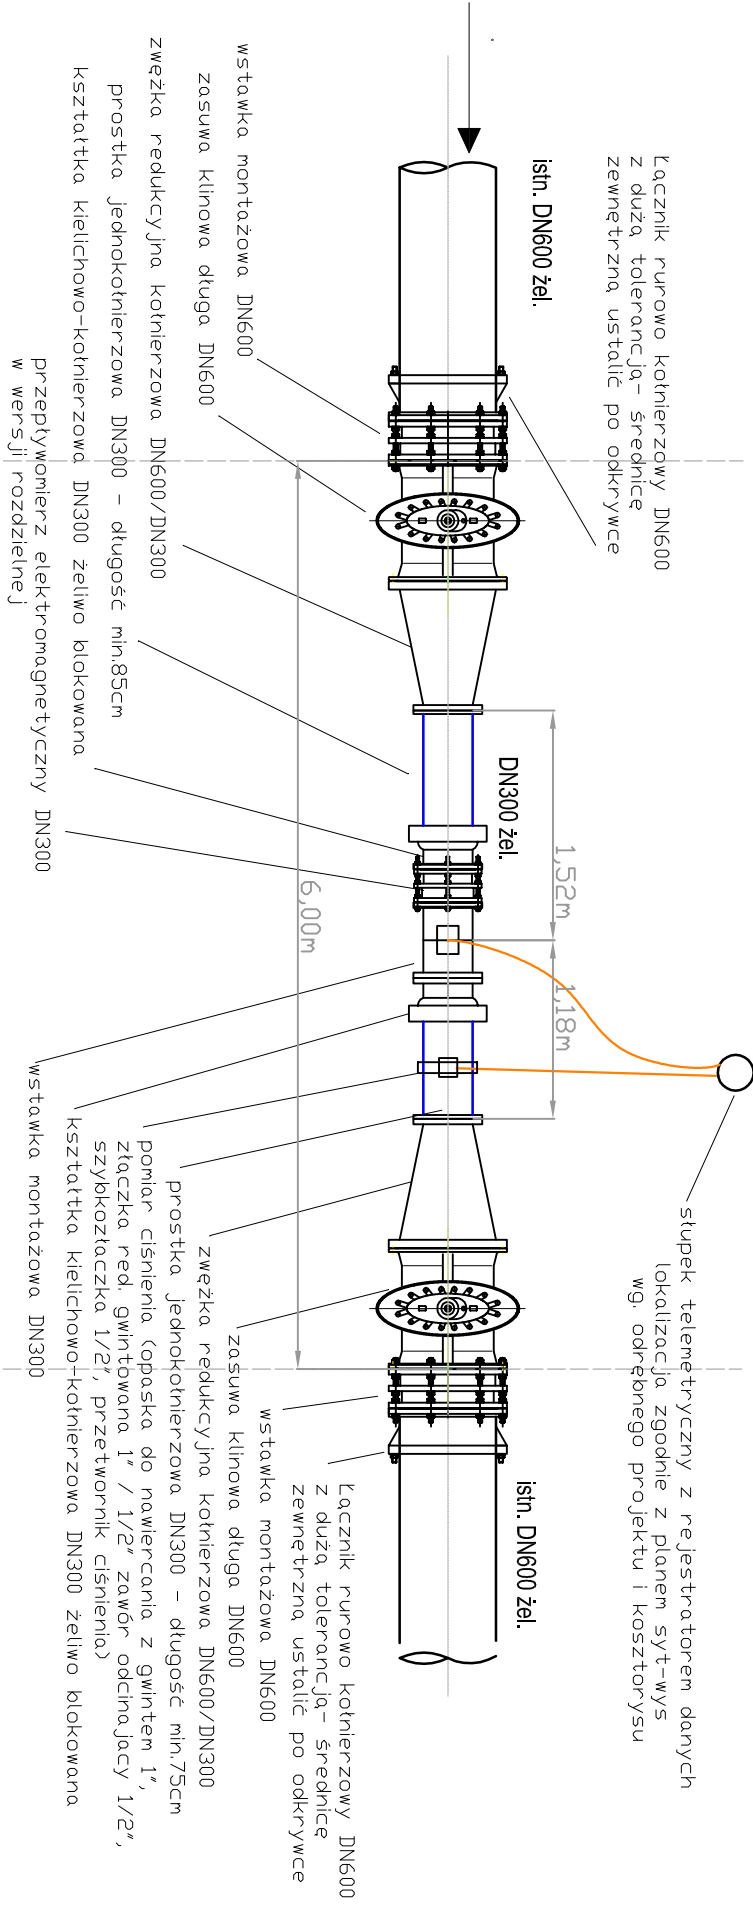

Przekrój

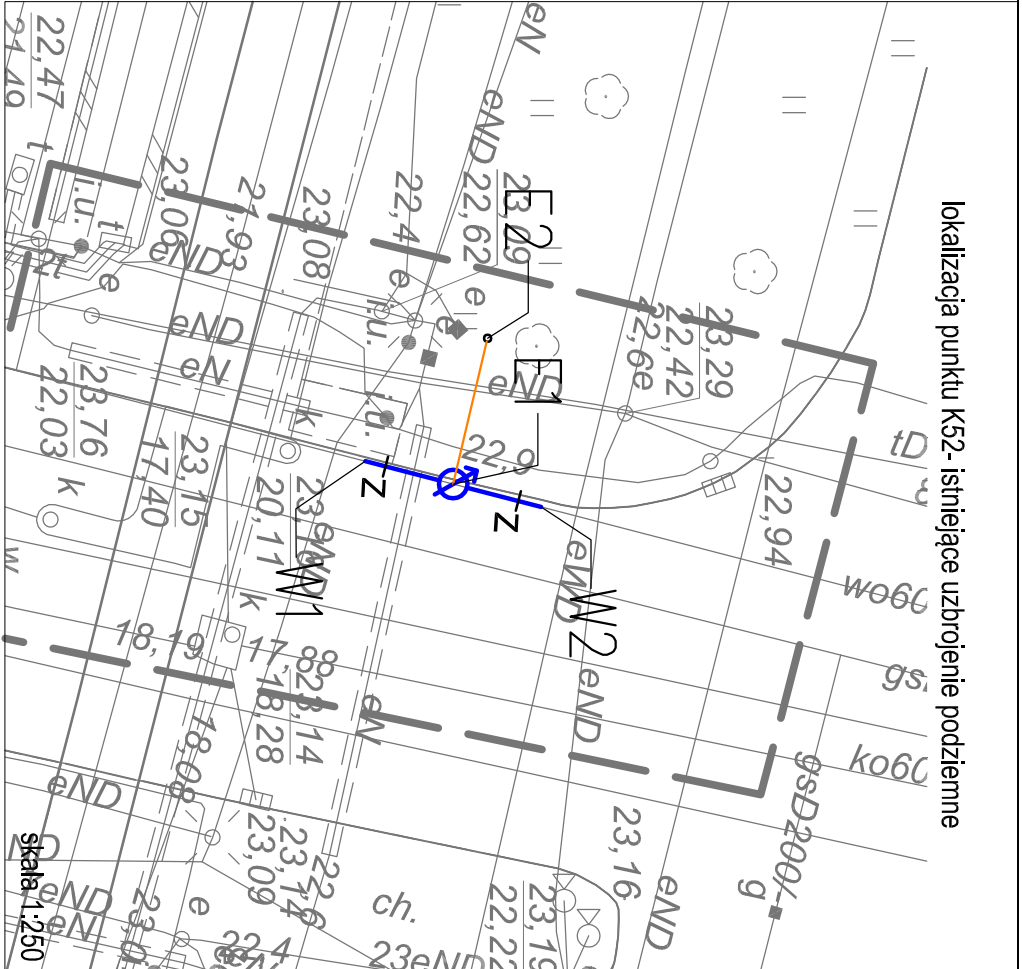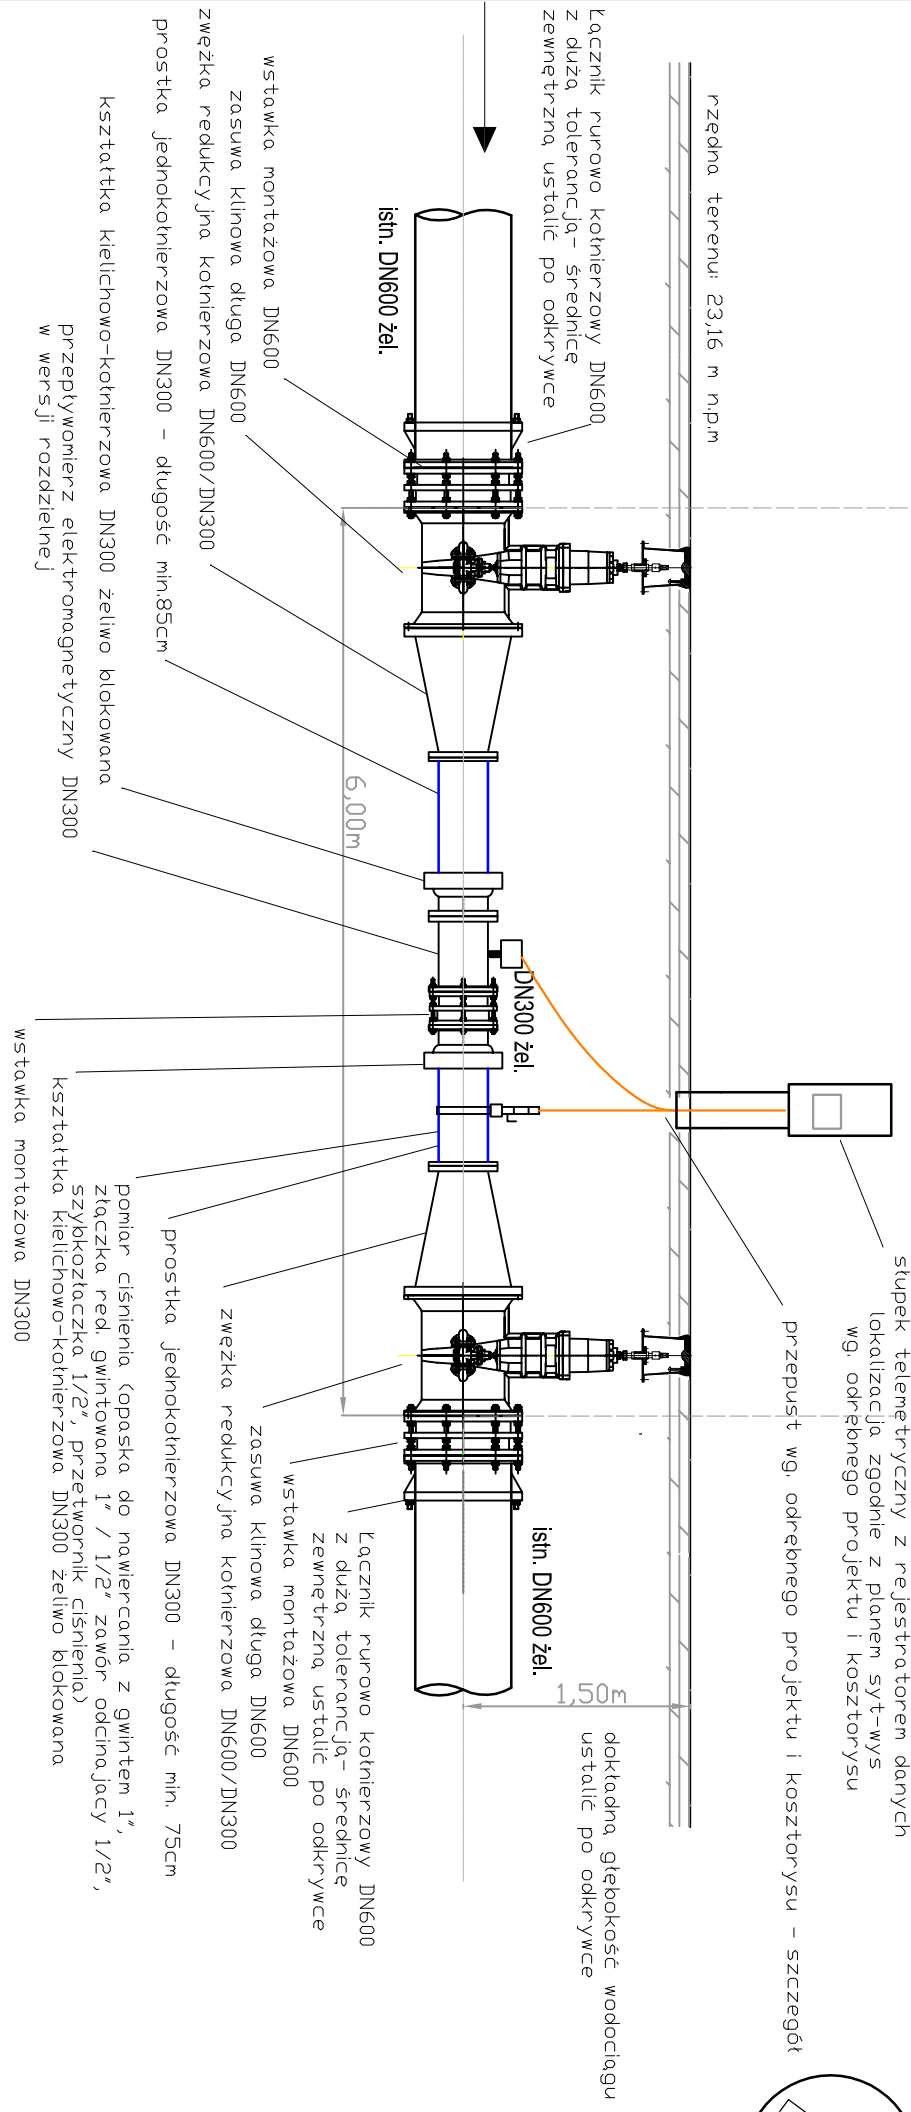

SAUR POLSKA 02-672 Warszawa ul. Dąbrowska 38a tel./fax. +48 22 208 23 54	SAUR Polska Sp. z o.o. ul. M. Goliśza 10 71-682 Szczecin
BRANŻA INSTALACYJNA projektanci: mgr inż. Adam Stępczak upr. ZAP/0090/PD/S/10	"Zarządzanie siecią wodociagową - wykonanie modelu hydraulicznego, projekt uzupełnienia systemu monitoringu sieci wraz z projektem dyspozycji" stadium: Projekt budowlano - wykonawczy nazwa zadania: Punkt pomiarowy - K52 "leworzeże"
mgr inż. Waldemar Lagiewka upr. 232/Sz/89	Pracownia projektowa zastrzega sobie w stosunku do niniejszego projektu wszelkie prawa wynikające z ustawy o prawie autorskim.
tytuł opracowania: Projekt zagospodarowania terenu Projekt architektoniczno-budowlany	tytuł rysunku: Rzut i przekrój przez punkt pomiarowy
tytuł projektu: Rzut i przekrój przez punkt pomiarowy	skala: 1 : 50
nr rys.: 3	nr rys.: 3