

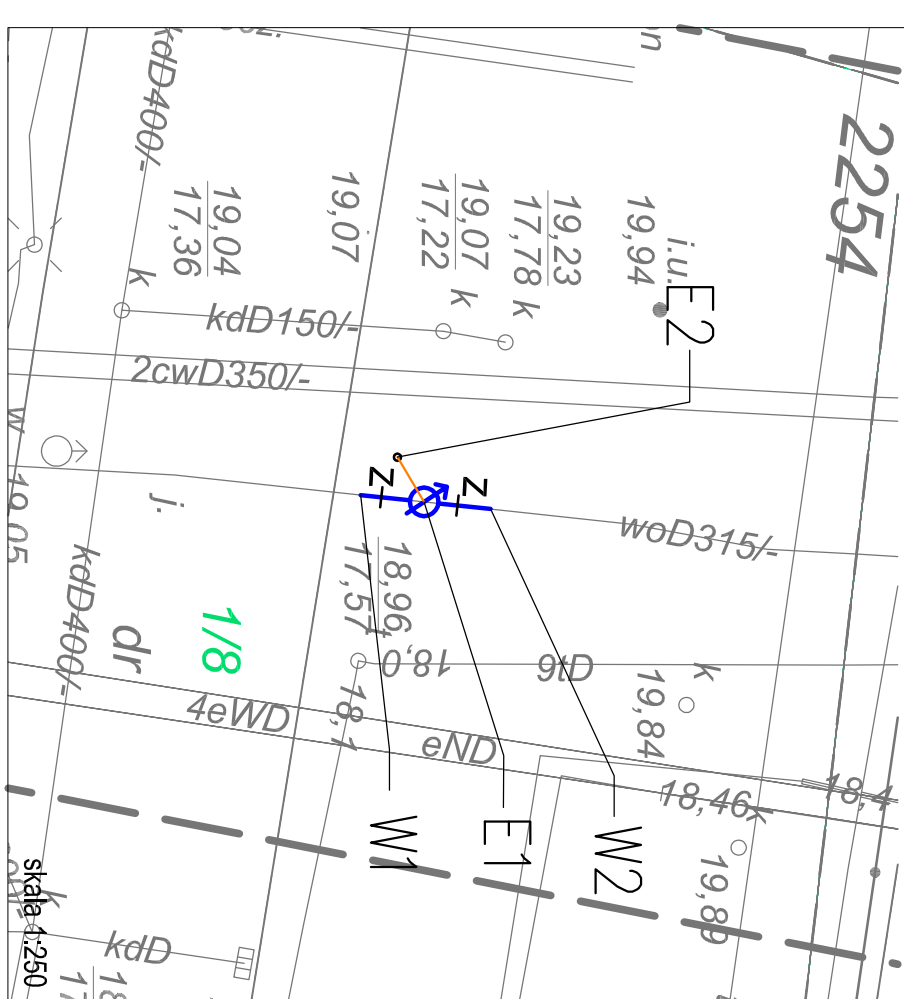


lokalizacja punktu K54 - istniejące uzbrojenie podziemne

lokalizacja punktu K54 - istniejące uzbrojenie podziemne

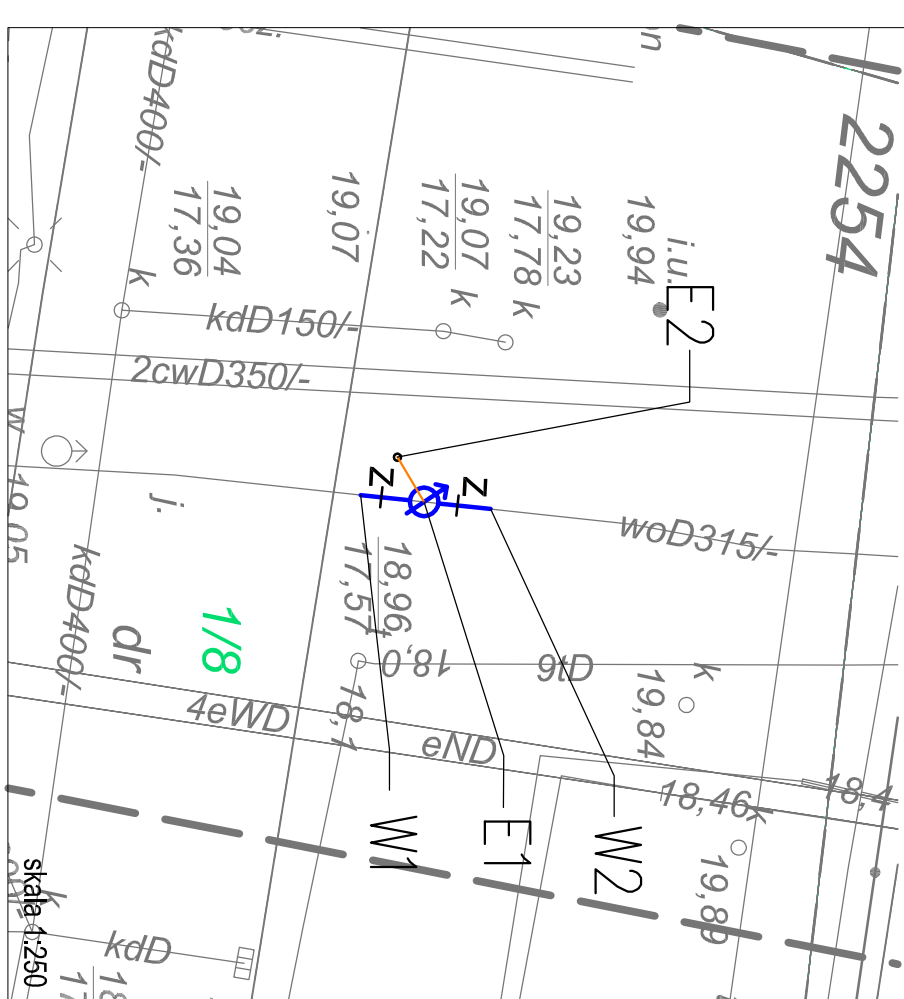

Przekrój

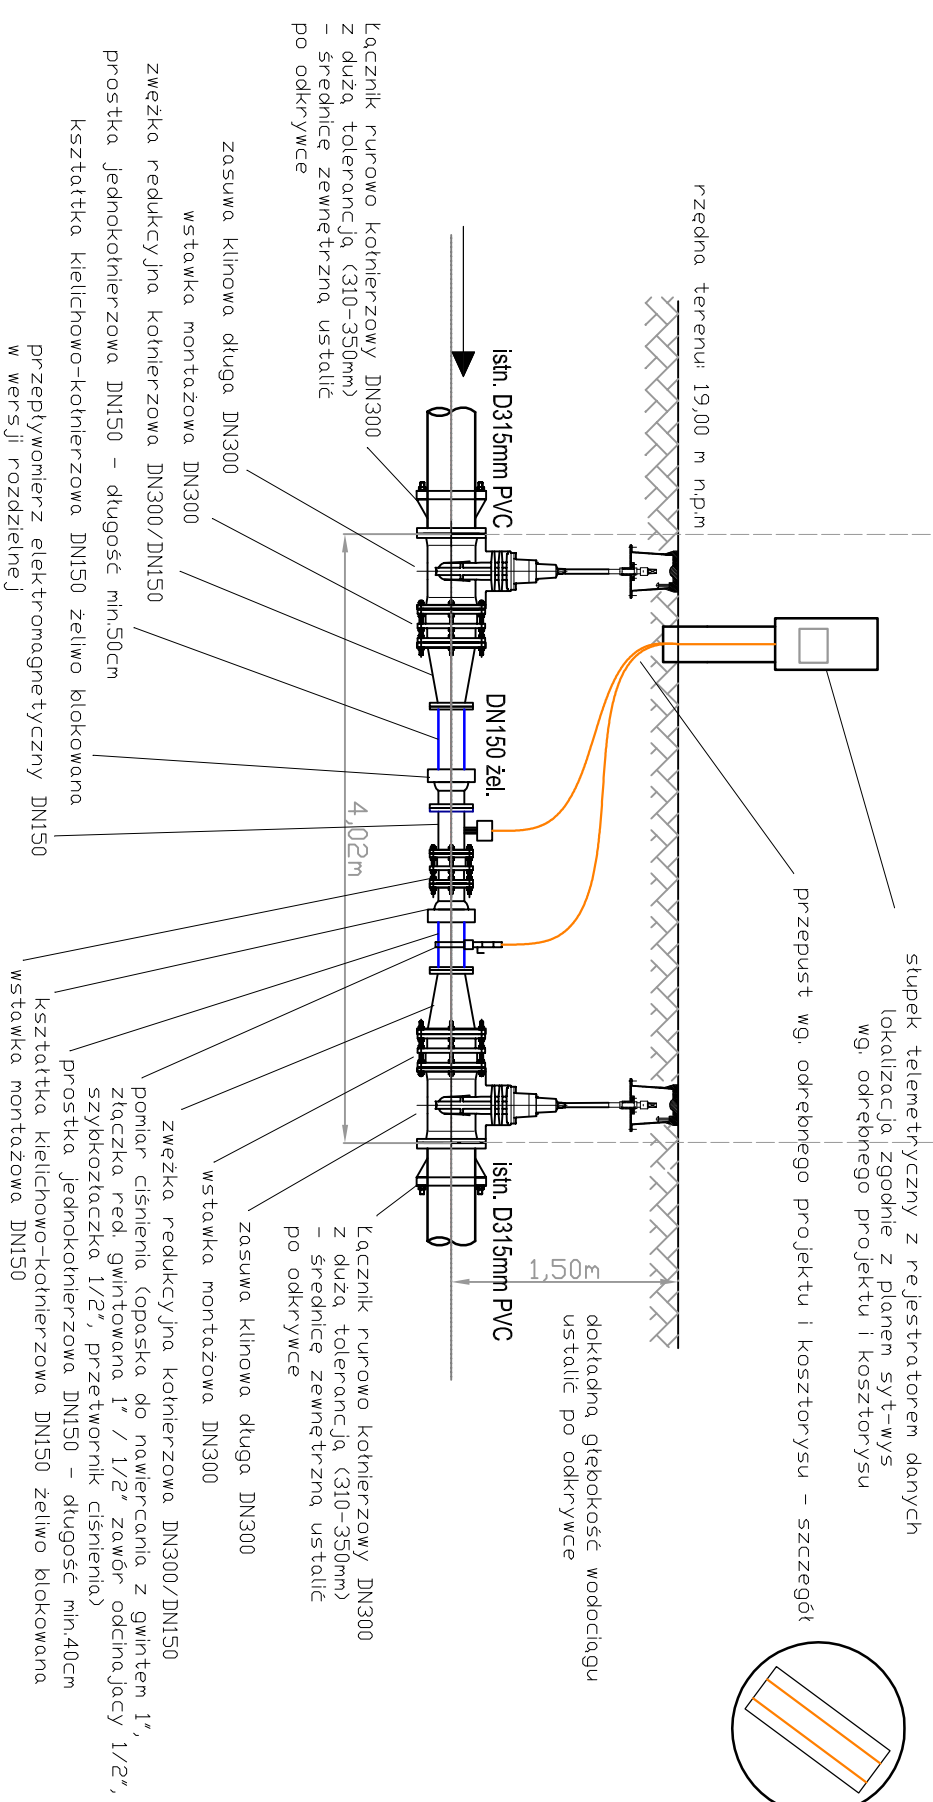

jednostka projektowa:	SAUR POLSKA  SAUR Polska Sp. z o.o. 02-672 Warszawa ul. Domaniewska 39a tel./fax: +48 22 208 23 54	inwestor: Zakład Wodociągów i Kanalizacji Sp. z o.o. w Szczecinie ul. M. Goliśza 10 71-682 Szczecin
BRANŻA: INSTALACYJNA projektant: mgr inż. Adam Stermczak upr. ZAP./0090/PBDS/10	przełożenie: "Zarządzanie siecią wodociągową - wykonanie modelu hydraulicznego, projekt uzupełnienia systemu monitoringu sieci wraz z projektem dyspozytorni"	stadium: Projekt budowlano - wykonawczy
sprawdził: mgr inż. Waldemar Łągiewka upr. 232/SZ/89	nazwa zadania: Punkt pomiarowy - K54 "Iewobrzeże"	tytuł opracowania: Projekt zagospodarowania terenu Projekt architektoniczno-budowlany
Pracownia projektowa zatrudnia sobie w stosunku do niniejszego projektu wszelkie prawa wynalazcze z ustawy o prawie autorskim.	tytuł rysunku: Rzut i przekrój przez punkt pomiarowy	prezencja i data: SZCZECIN, III 2016 skala: 1 : 50 nr rysu: 3