
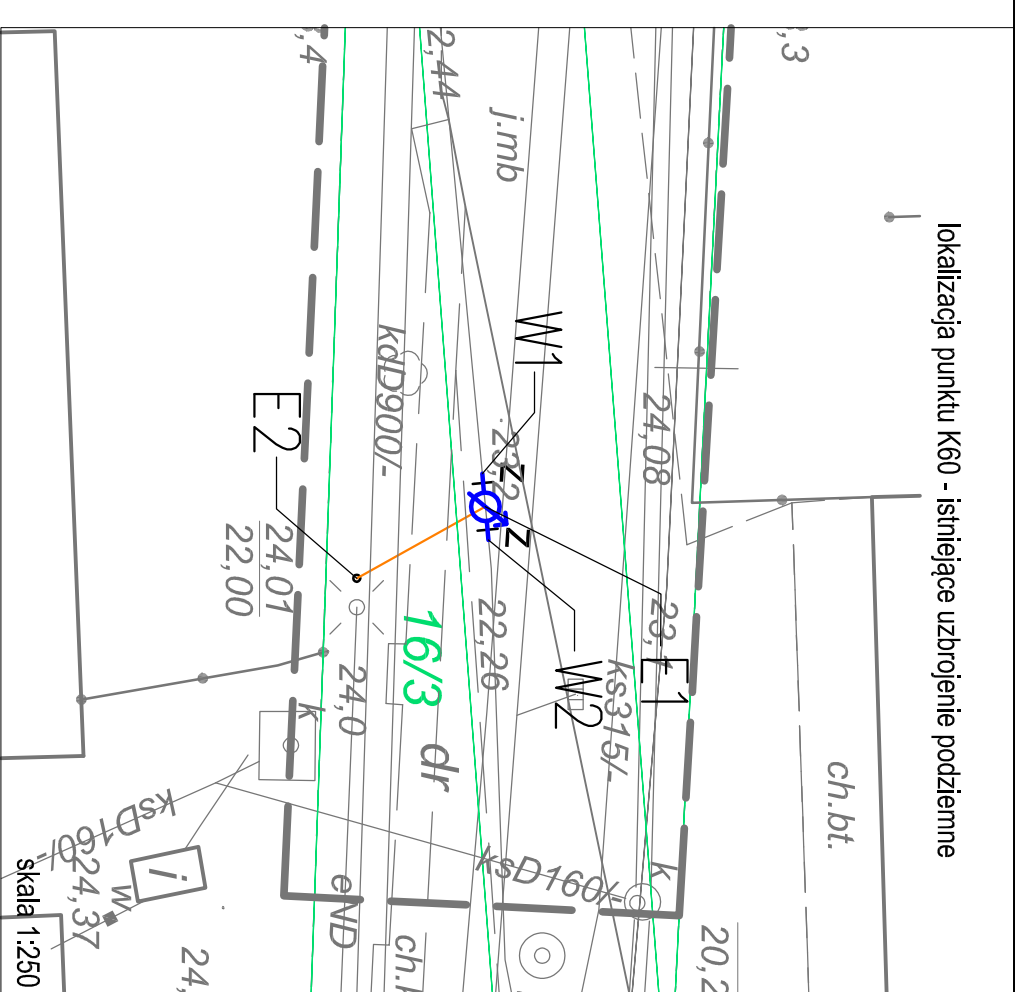


Rzut

punkt pomiarowy na wodociągu D110 PE

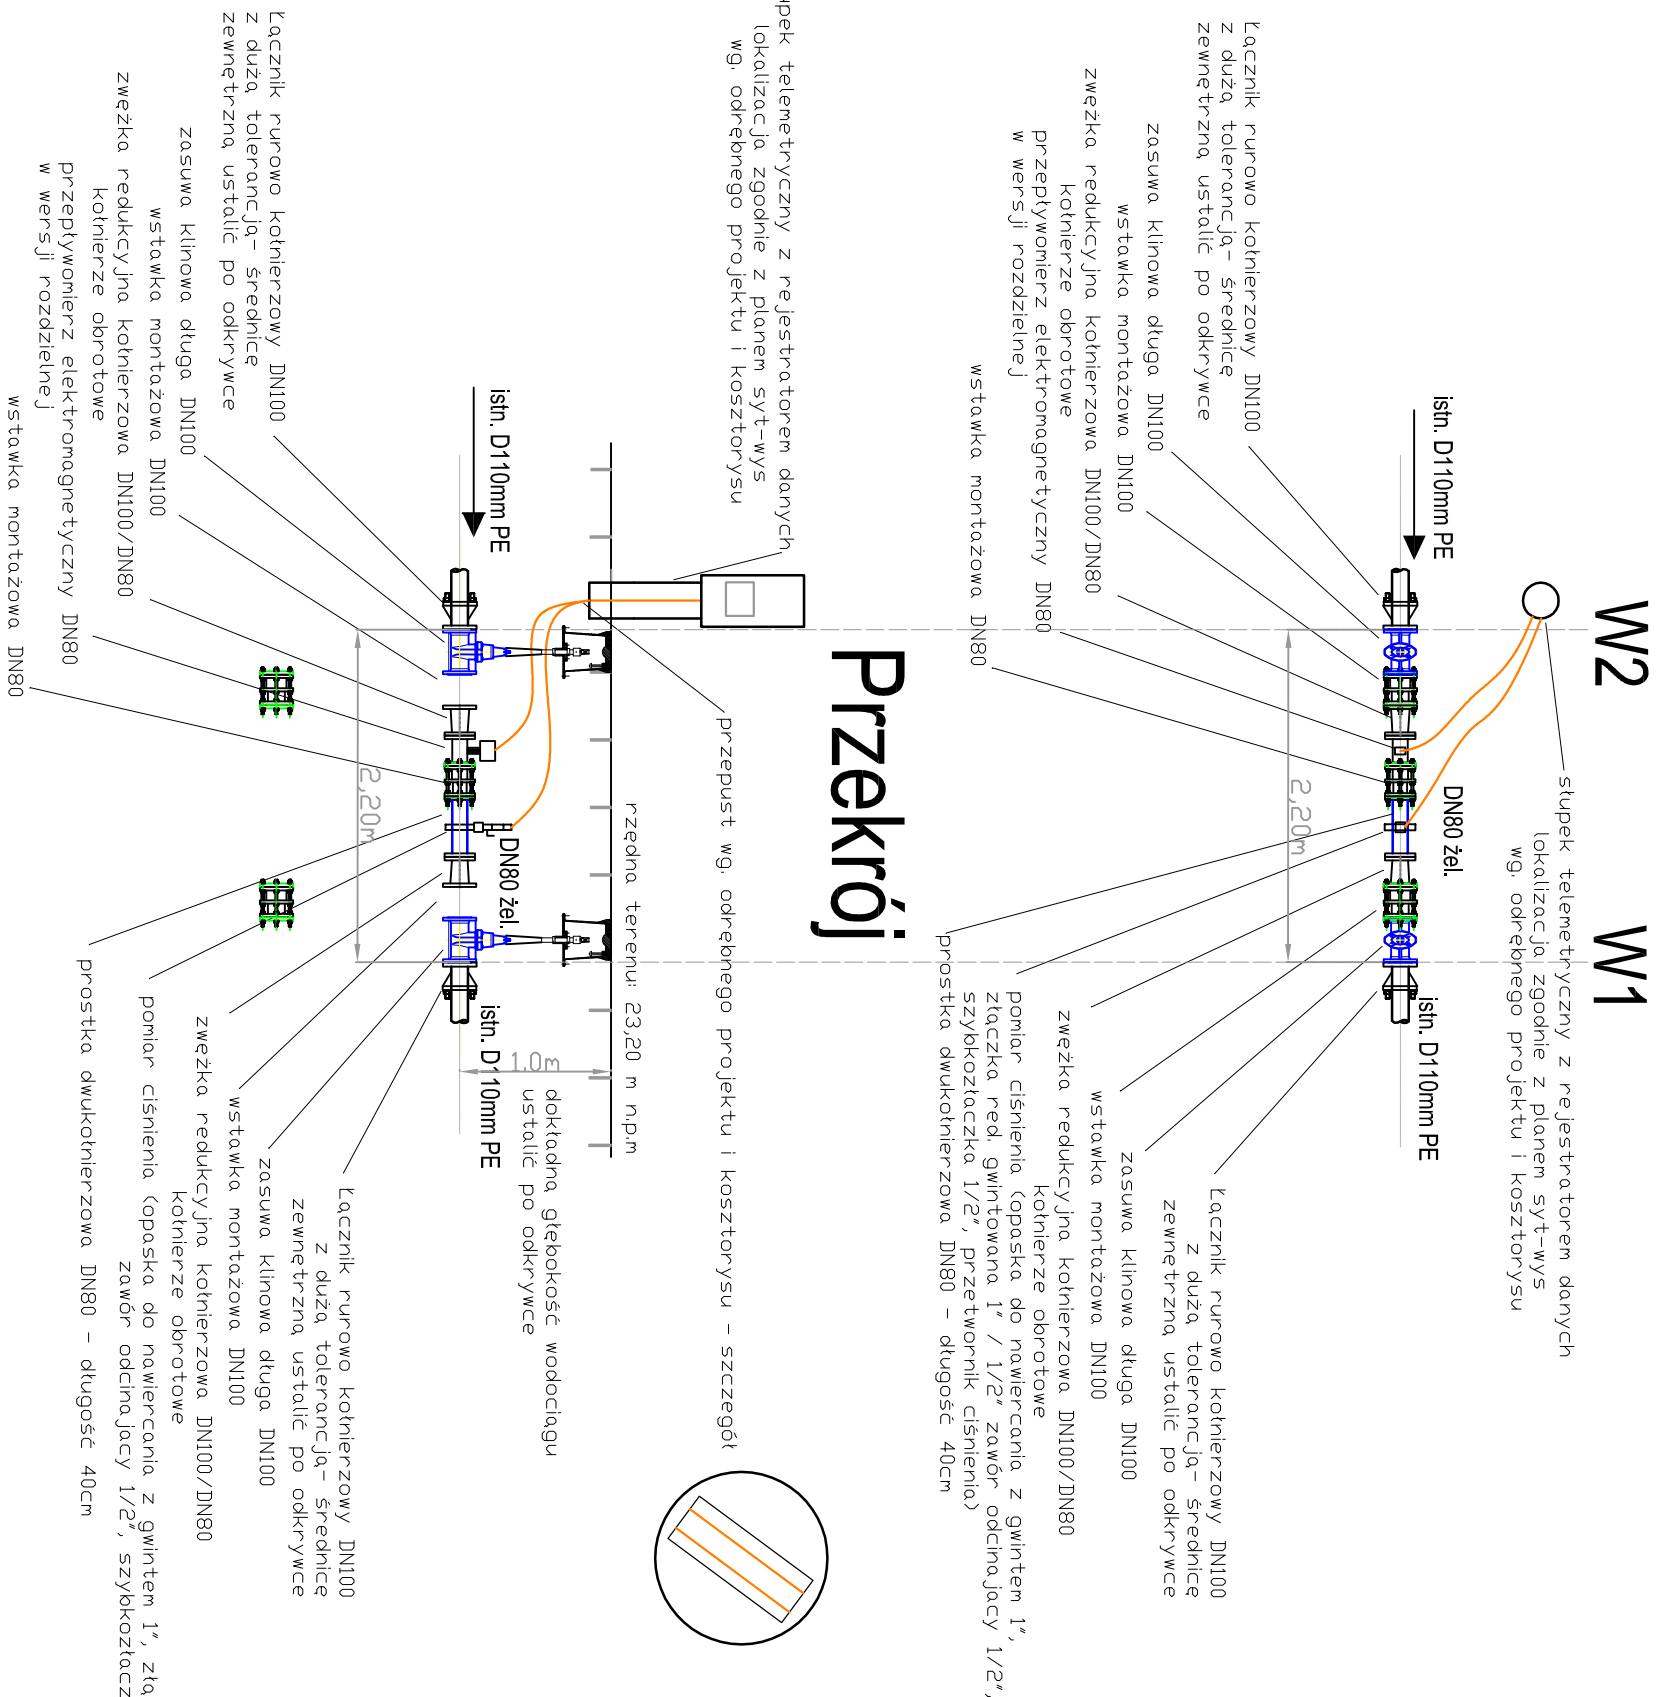

inwestycja: PROJEKTOWAŁ  SAUR Polska Sp. z o.o. 02-672 Warszawa ul. Bonaminowska 39a tel./fax: +48 22 208 23 54 BRANŻA: INSTALACYJNA projektował: mgr inż. Adam Stępczak upr. ZAP/0090/PDDŚ/10	inwestor: Zakład Wodociągów i Kanalizacji Sp. z o.o. w Szczecinie ul. M. Goliśa 10 71-682 Szczecin przebiegię zlecenie: "Zatrzymanie siecią wodociągową - wykonanie modelu hydraulicznego, projekt uzupełnienia systemu monitoringu sieci wraz z projektem dyspozycji"
sprawił: mgr inż. Waldemar Łogiewka upr. 232/SZ/89	stadium: Projekt budowlano - wykonawczy nazwa zadania: Punkty pomiarowy - K60 "lewostrzeże"
opracował: mgr inż. Waldemar Łogiewka upr. 232/SZ/89	tytuł opracowania: Projekt zagospodarowania terenu Projekt architektoniczno-budowlany tytuł rysunku: Rzut i przekrój przez punkt pomiarowy
Pracownia projektowa zastrzega sobie w stosunku do niniejszego projektu wszelkie prawa wynikające z ustawy o prawie autorskim.	inż. i data: SZCZECIN, III 2016 skala: 1 : 50 pr. rys: 3