



lokalizacja punktu K64- istniejące uzbrojenie podziemne

W/2 W/1

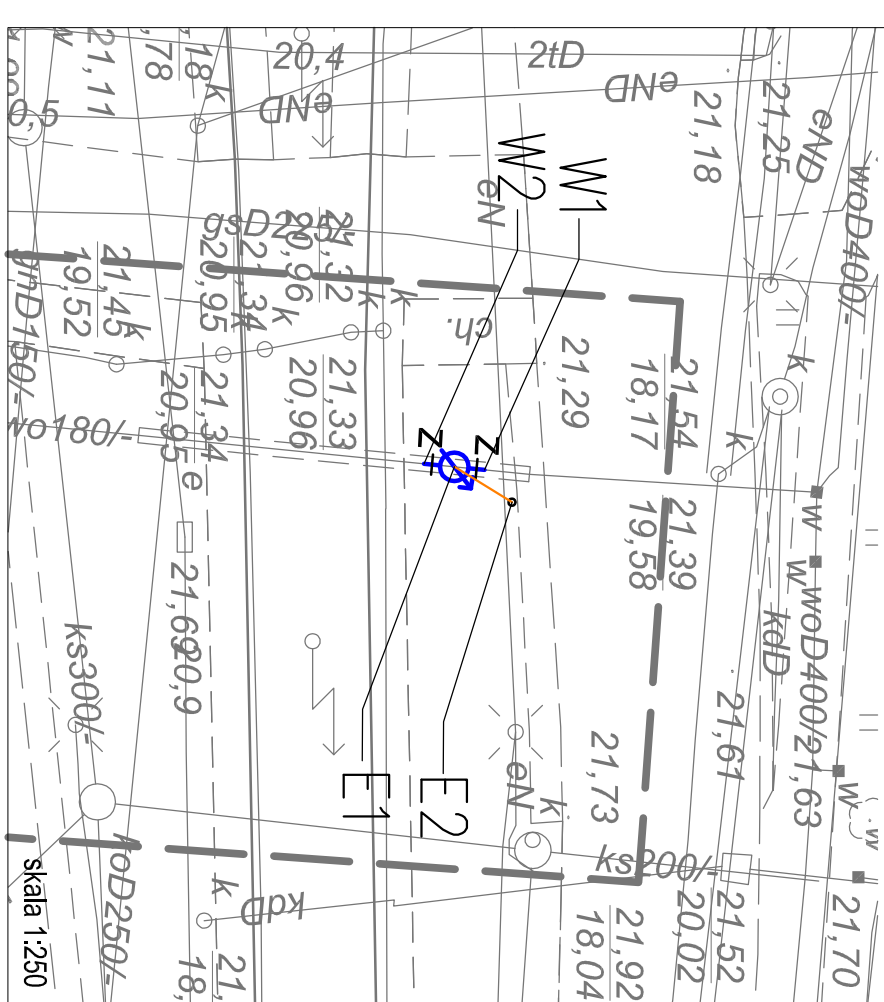

słupkę telemetryczny z rejestratorem danych
 lokalizacja zgodnie z planem syt-wys
 wg. odrębnego projektu i kosztorysu

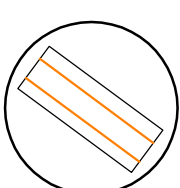

inwestycja: projektowanie  SAUR Polska Sp. z o.o. 02-672 Warszawa ul. Domanińska 39a tel./fax: +48 22 208 23 54 BRANŻA: INSTALACYJNA projektowali: mgr inż. Adam Słęczczak upr. ZAP/0090/PDDŚ/10	inwestor: Zakład Wodociągów i Kanalizacji Sp. z o.o. w Szczecinie ul. M. Goliśza 10 71-682 Szczecin przełożenie: "Zarządzanie siecią wodociagową - wykonanie modelu hydraulicznego, projekt uzupelnienia systemu monitoringu sieci wraz z projektem dyspozycji torni"
sprawdził: mgr inż. Waldemar Łagiewka upr. 23C/Sz/89	studium: Projekt budowlano - wykonawczy nazwa zadania: Punkt pomiarowy - K64 "lewobrzeże"
tytuł opracowania: Projekt zagospodarowania terenu Projekt architektoniczno-budowlany	tytuł rysunku: Rzut i przekrój przez punkt pomiarowy
Pracownia projektowa z siedzibą w siedzibie do niniejszego projektu wszelkie prawa wynikające z ustawy o prawie autorskim.	nr rysu SZCZECIN, III 2016 skala: 1 : 50 3