

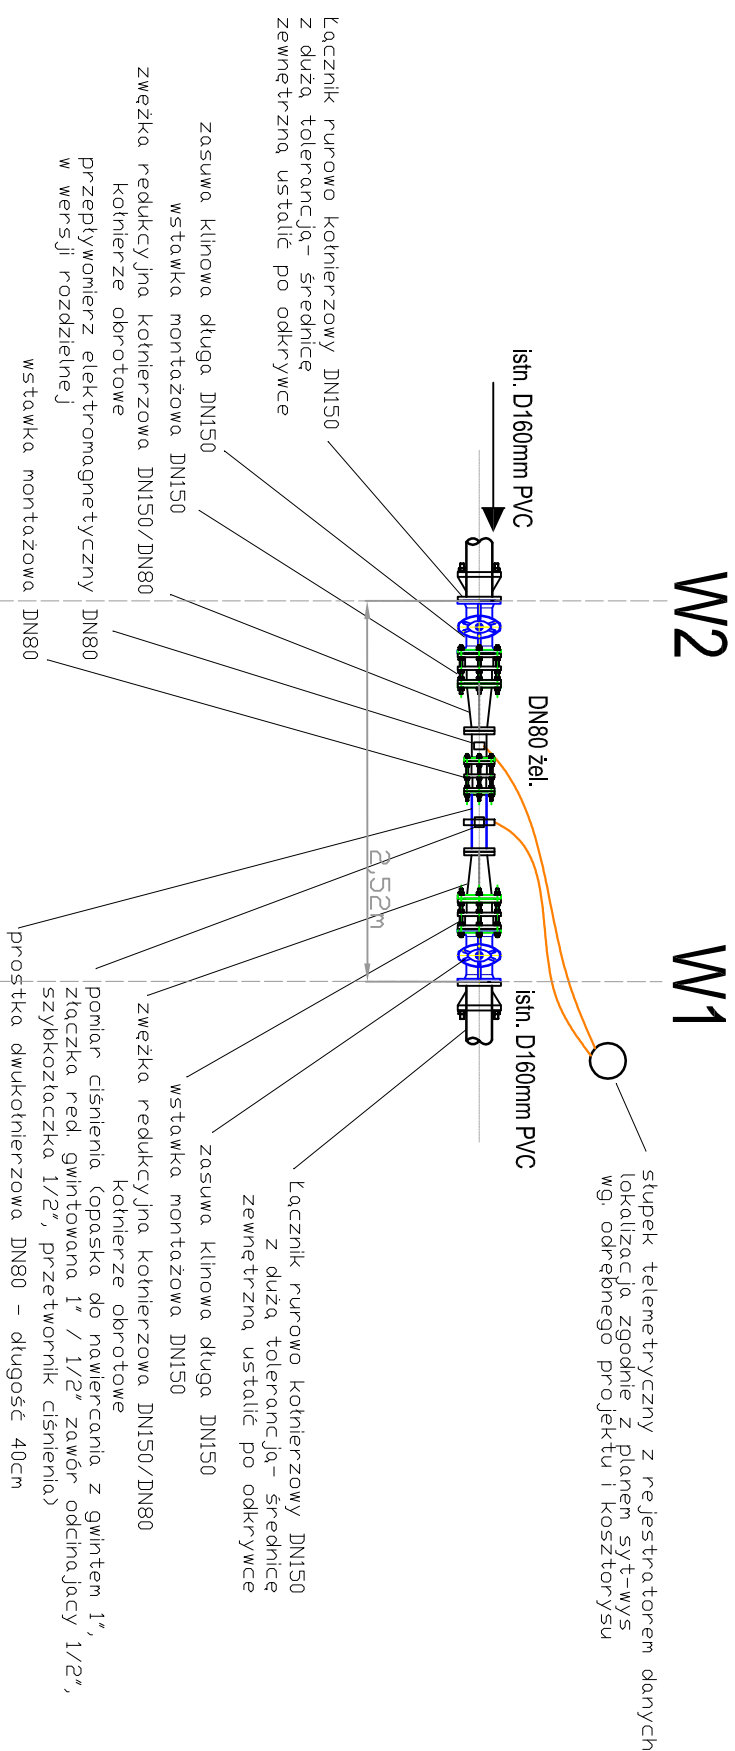


Rzut

punkt pomiarowy na wodociągu D160 PVC

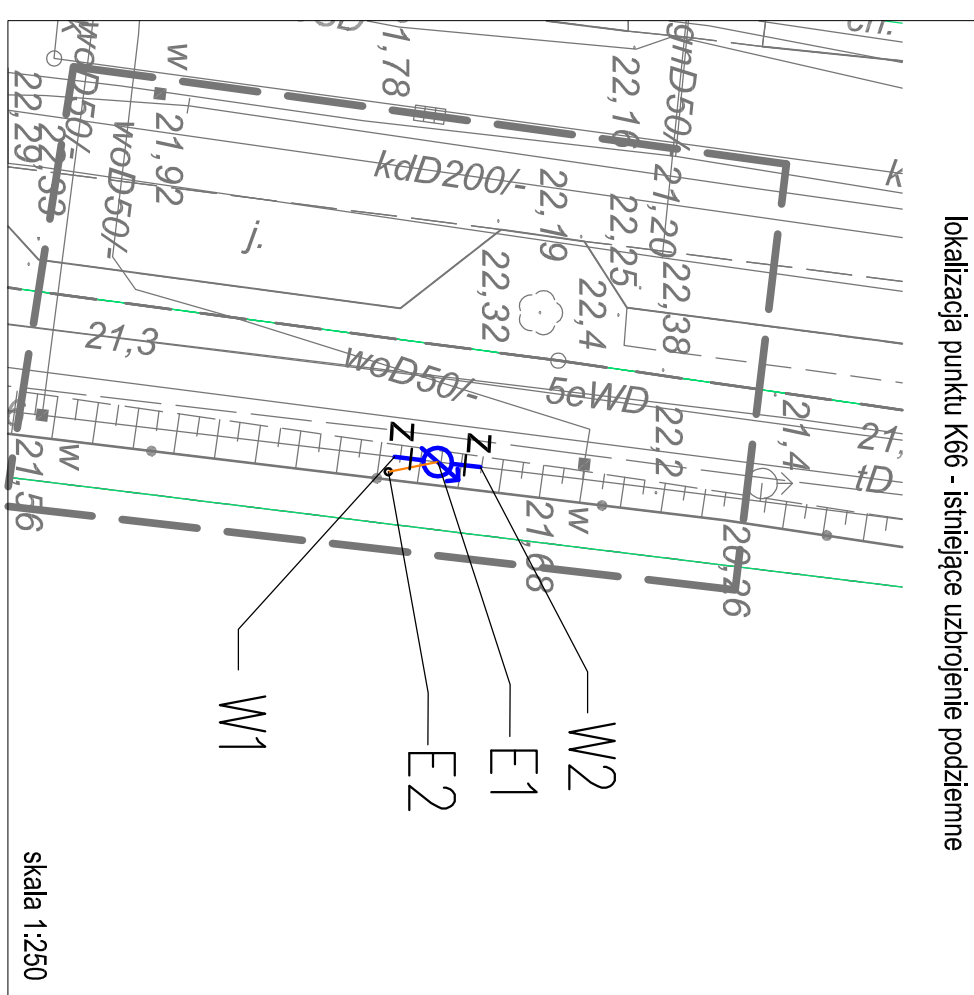

Przekrój

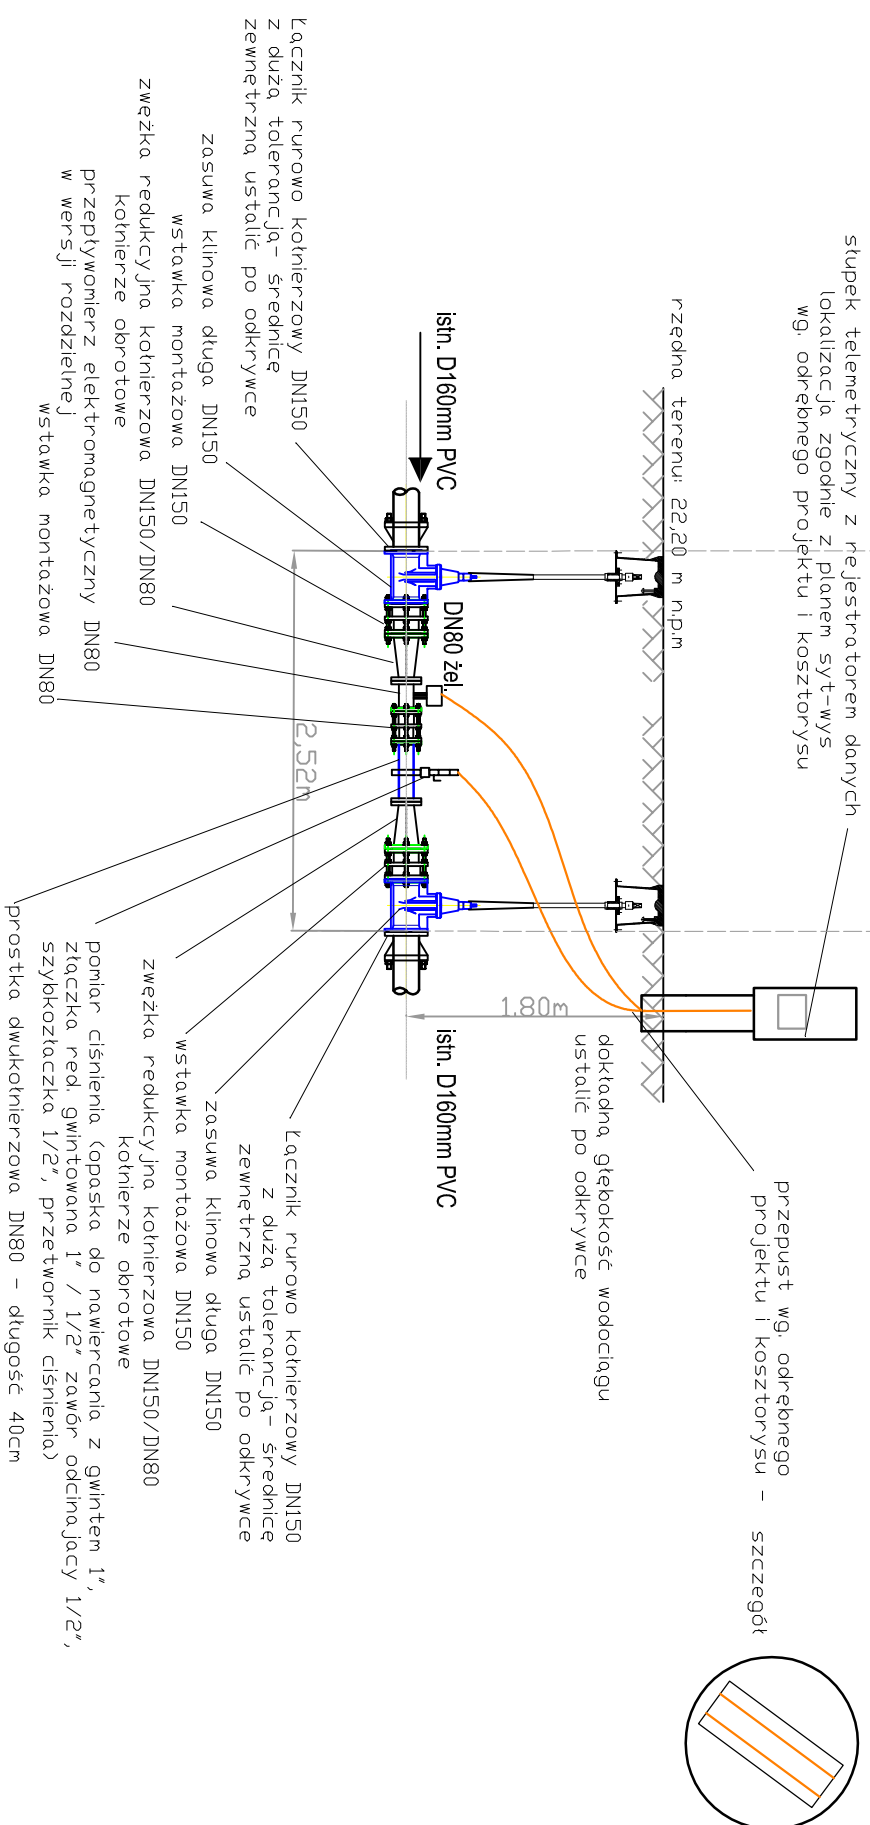

Jednostka projektowa:  SAUR Polska Sp. z o.o. 02-672 Warszawa ul. Domaniewska 39a tel./fax: +48 22 208 23 54	Inwestor: Zakład Wodociągów i Kanalizacji Sp. z o.o. w Szczecinie ul. M. Goliśza 10 71-662 Szczecin przebieżewście:
BRANŻA: INSTALACYJNA projektant: mgr inż. Adam Stermczak upr. ZAP /0090/PD/S/10	stadium: Projekt budowlano - wykonawczy nazwa zadania: Punkt pomiarowy - K66 "lewostrzeże"
sprawdził: mgr inż. Waldemar Łagiewka upr. E3E/SZ/89	tytuł opracowania: Projekt zagospodarowania terenu Projekt architektoniczno-budowlany tytuł rysunku: Rzut i przekrój przez punkt pomiarowy
Pracownia projektowa zastrzega sobie w stosunku do niniejszego projektu wszelkie prawa wyłączające z zakresu o prawie autorskim.	Pełniące i data Szczecin, III 2016 Skala: 1 : 50 nr rysu 3