




Rzut
punkt pomiarowy na wodociągu D225mm PE

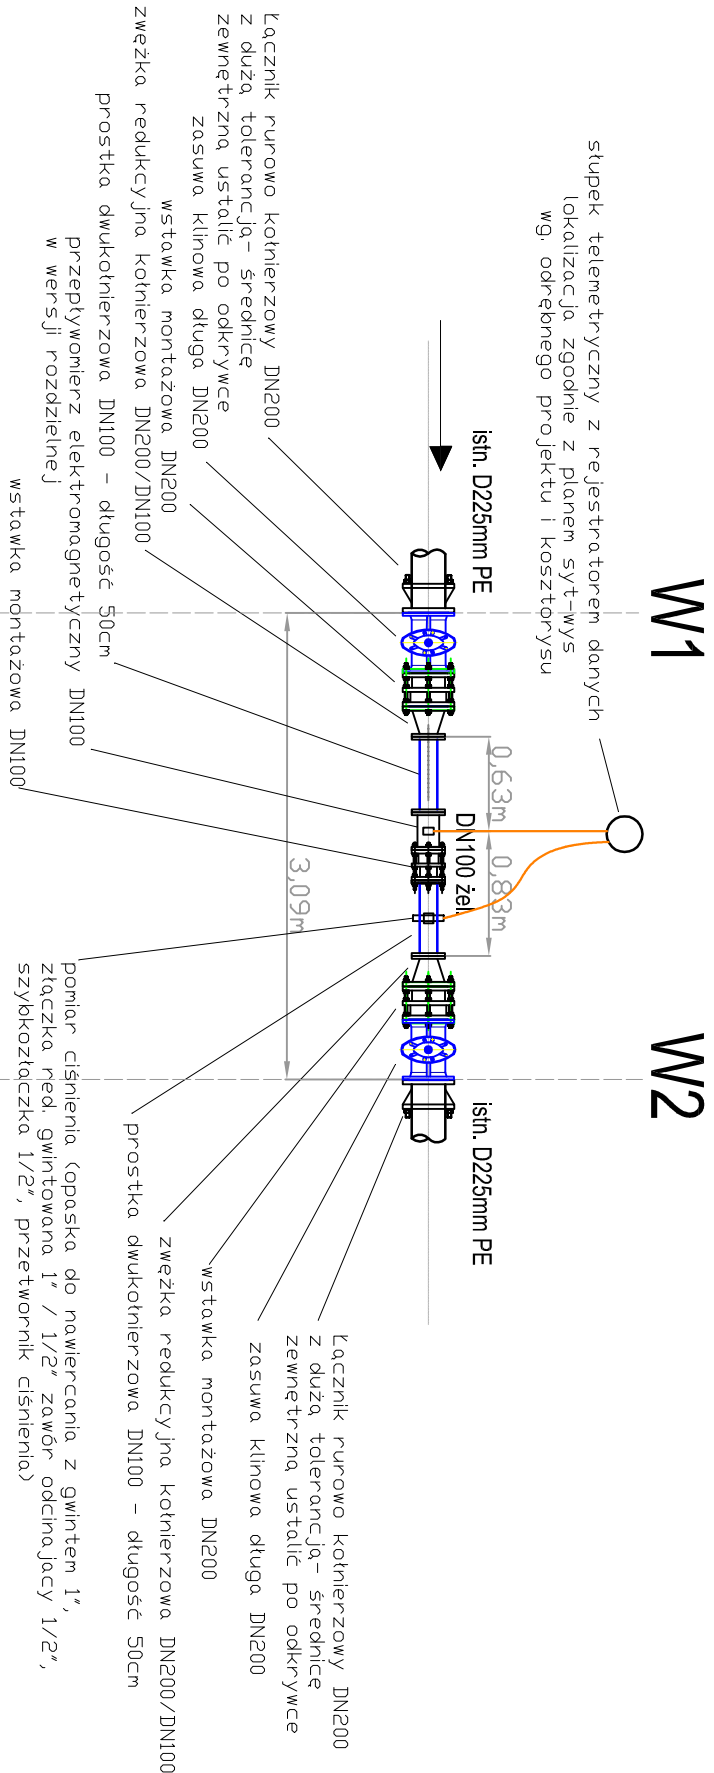

Przekrój

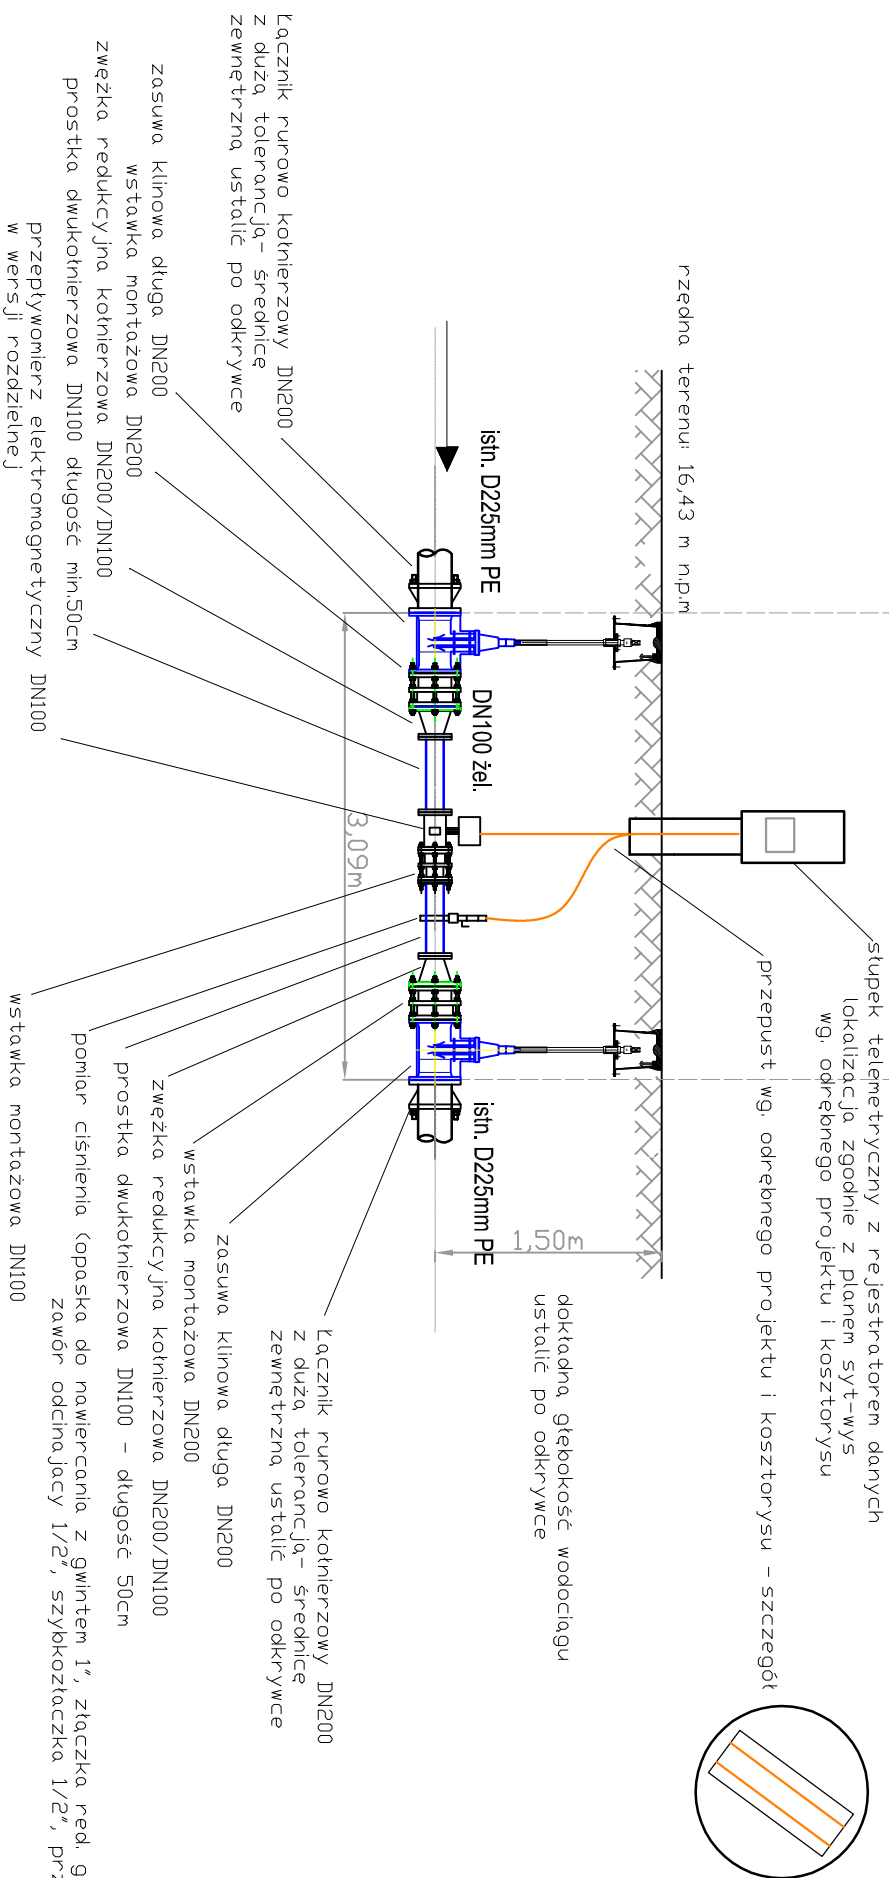

lokalizacja punktu K69 - istniejące uzbrojenie podziemne

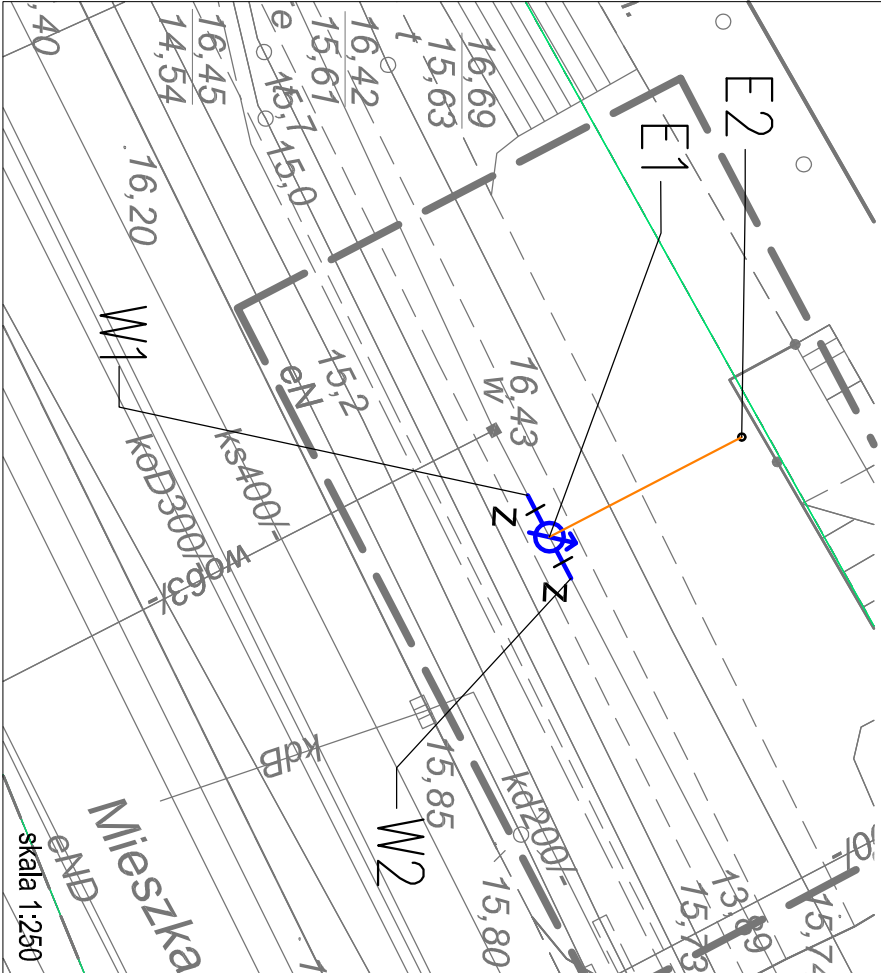

jednostka projektowa: SAUR Polska Sp. z o.o. 02-672 Warszawa ul. Dominikańska 39a tel./fax: +48 22 208 23 54	
BRANŻA: INSTALACYJNA projektanci: mgr inż. Adam Sierczak upr. ZAP/0090/PDD/S/10	
sprawdził: mgr inż. Waldemar Lagiewka upr. 232/Sz/89	
inwestor: Zakład Wodociągów i Kanalizacji Sp. z o.o. w Szczecinie ul. M. Goliśza 10 71-682 Szczecin	
przedstawiciel: "Zarządzanie siecią wodociagową - wykonanie modelu hydraulicznego, projekt uzupełnienia systemu monitoringu sieci wraz z projektem dyspozycji"	
stadium: Projekt budowlano - wykonawczy	
nazwa zadania: Punkt pomiarowy - K69 "Iewobrzeże"	
tytuł opracowania: Projekt zagospodarowania terenu Projekt architektoniczno-budowlany	
tytuł rysunku: Rzut i przekrój przez punkt pomiarowy	
inwestor i data: SZCZECIN, III 2016	
skala: 1 : 50	
nr rysa: 3	

Pracownia projektowa zastrzega sobie w stosunku do niniejszego projektu wszelkie prawa wynikające z ustawy o prawie autorskim.