


lokalizacja punktu K74 - istniejące uzbrojenie podziemne

lokalizacja punktu K74 - istniejące uzbrojenie podziemne

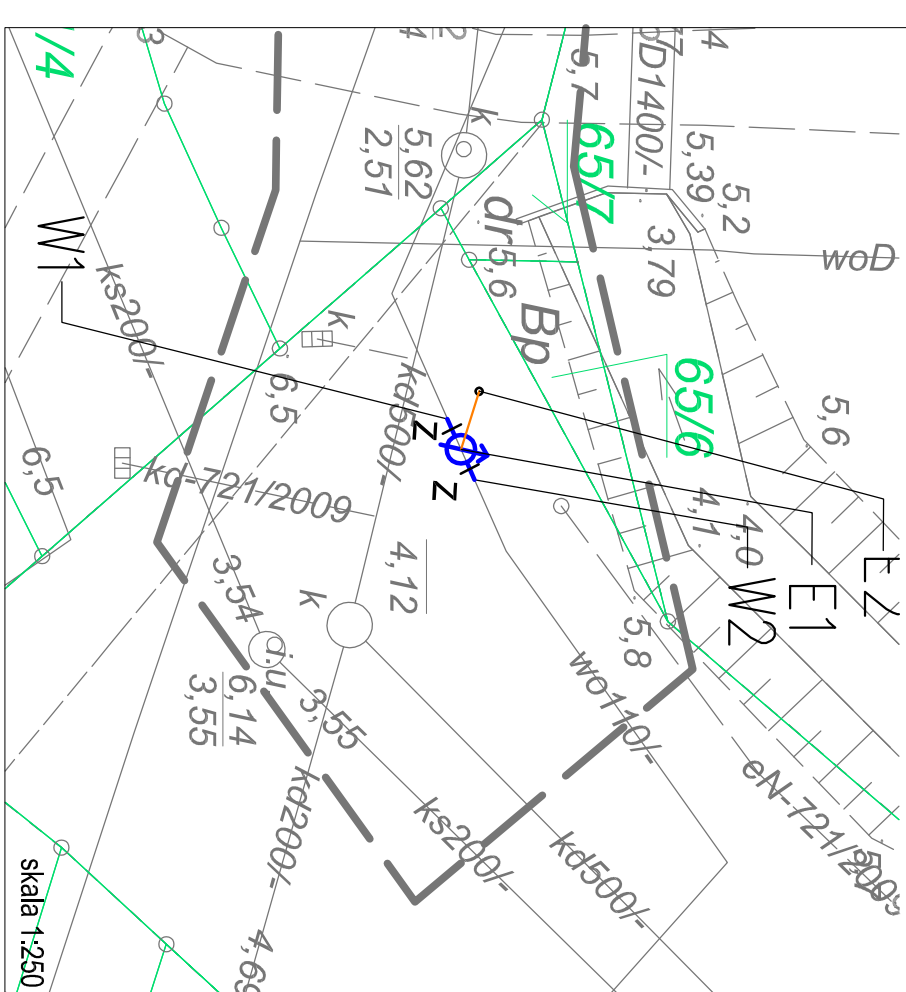

inwestor: Zakład Wodociągów i Kanalizacji Sp. z o.o. w Szczecinie ul. M. Goltza 10 71-682 Szczecin przebieg w terenie: "Załadanie siecią wodociagową - wykonanie modelu hydraulicznego, projekt uzupełnienia systemu monitoringu sieci wraz z projektem dyspozycji toru"	jednostka projektowa:  SAUR POLSKA SAUR Polska Sp. z o.o. 02-672 Warszawa ul. Doświadczna 38a tel./fax +48 22 208 23 64 BRANŻA: INSTALACYJNA projektantów: mgr inż. Adam Słenczak upr. ZAP/0090/PDDŚ/10
stadium: Projekt budowlano - wykonawczy nazwa zadania: Punkt pomiarowy - K74 "ewobrzeże" tytuł opracowania: Projekt zagospodarowania terenu Projekt architektoniczno-budowlany	spraważdzi: mgr inż. Waldemar Łągiewka upr. 238/Sz/89
tytuł rysunku: Rzut I przekrój przez punkt pomiarowy Przebieg i data: SZCZECIN, III 2016 skala: 1 : 50 nr rysu: 3	Pracownia projektowa zastrzeża sobie w stosunku do niniejszego projektu wszelkie prawa wynalazcze z ustawy o prawie autorskim.