
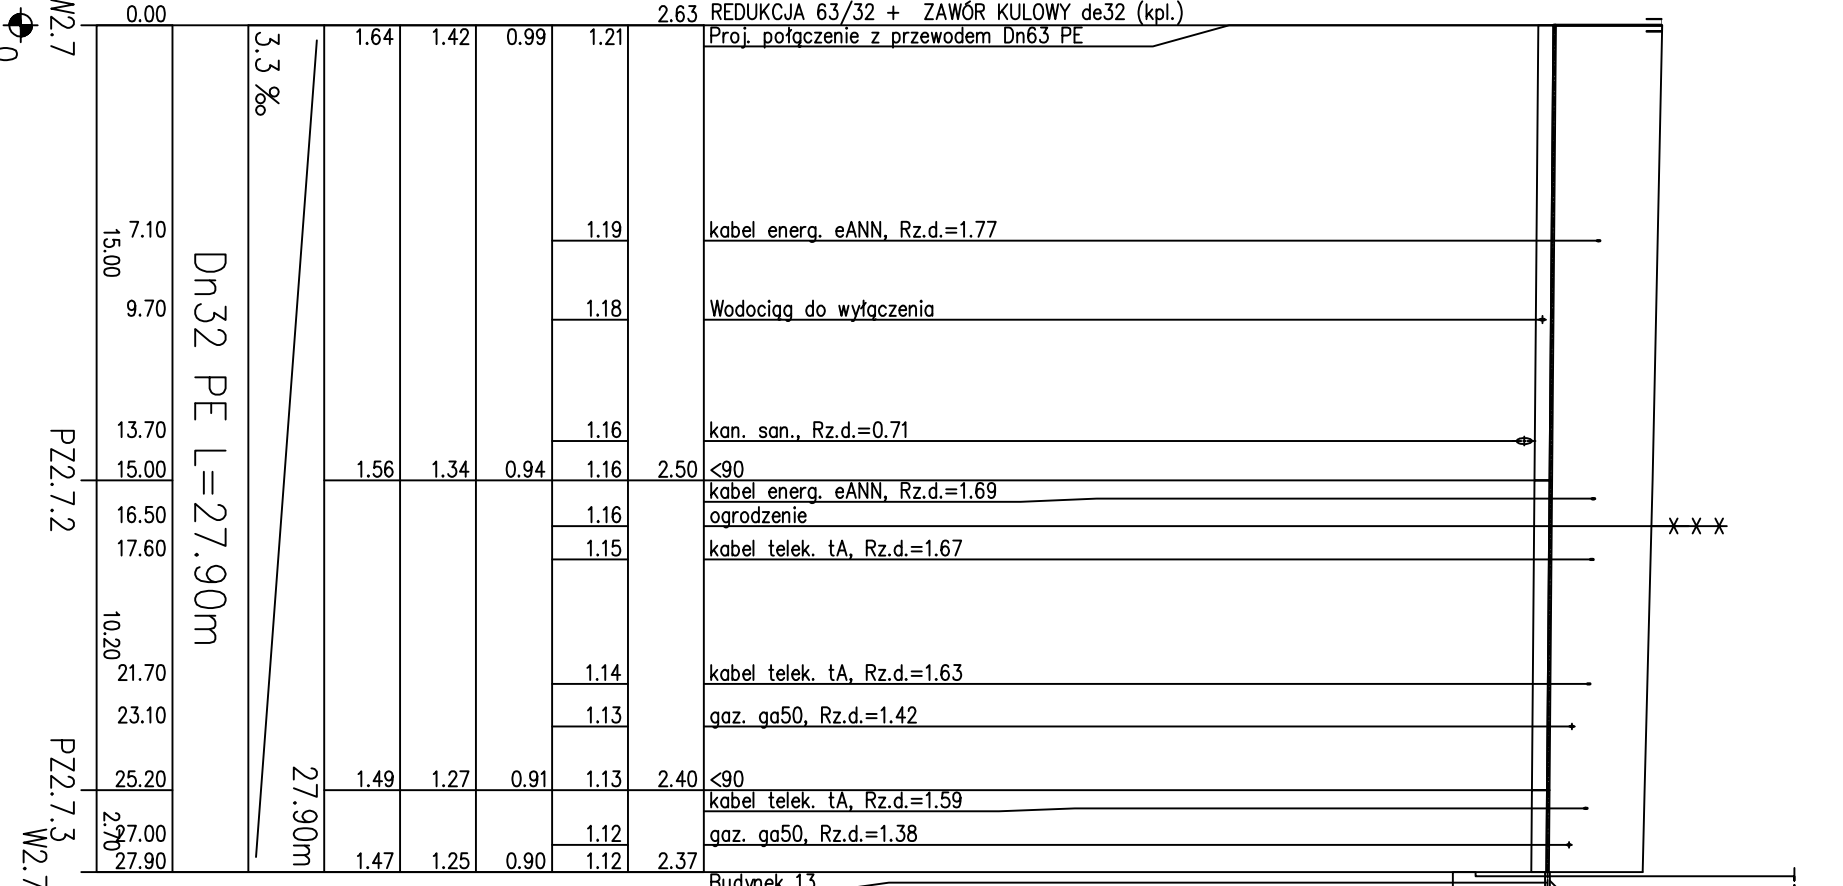
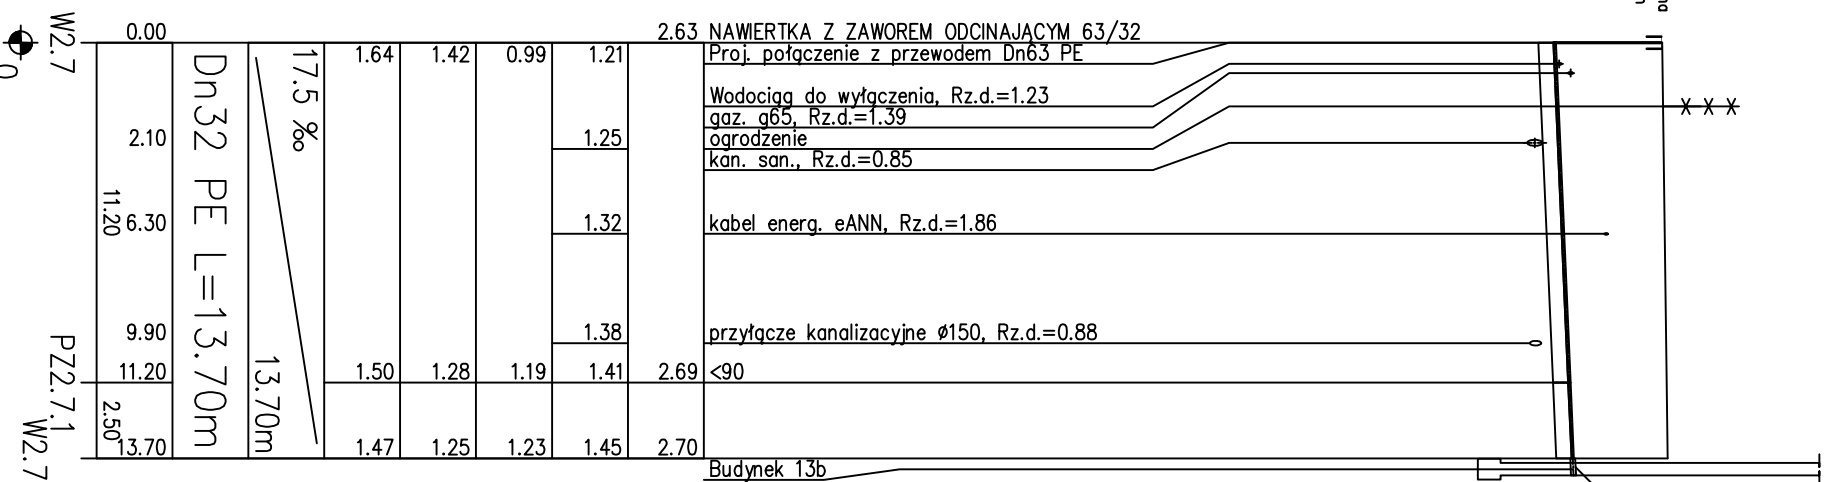
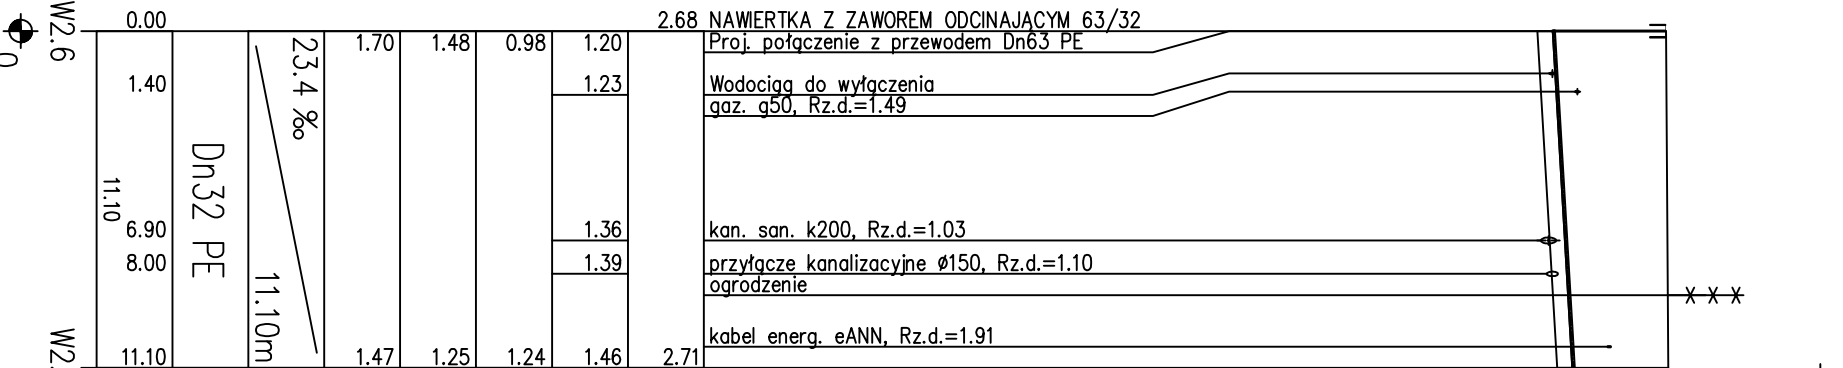
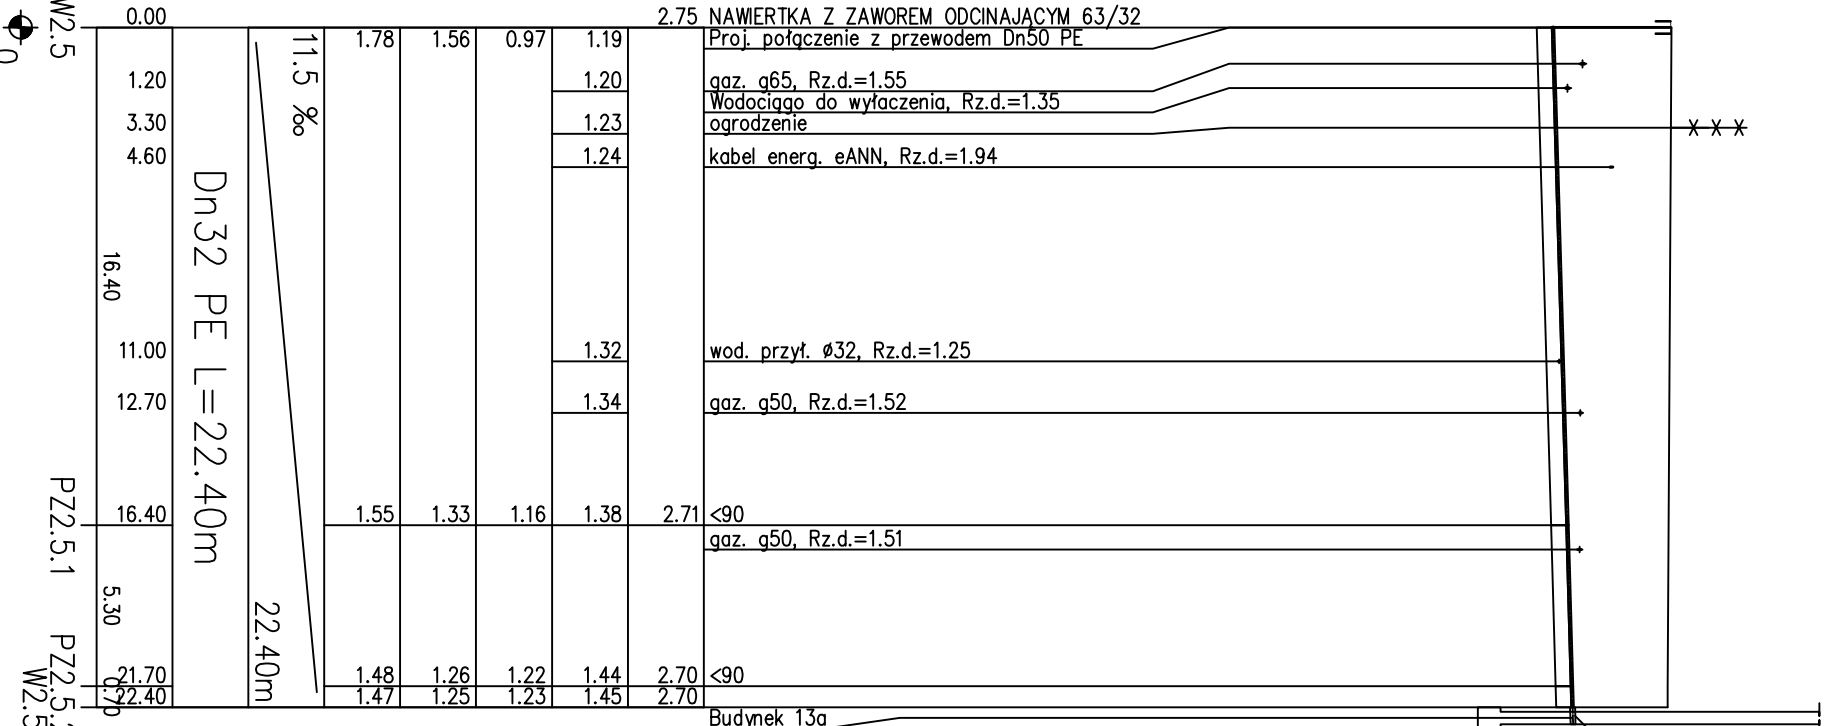
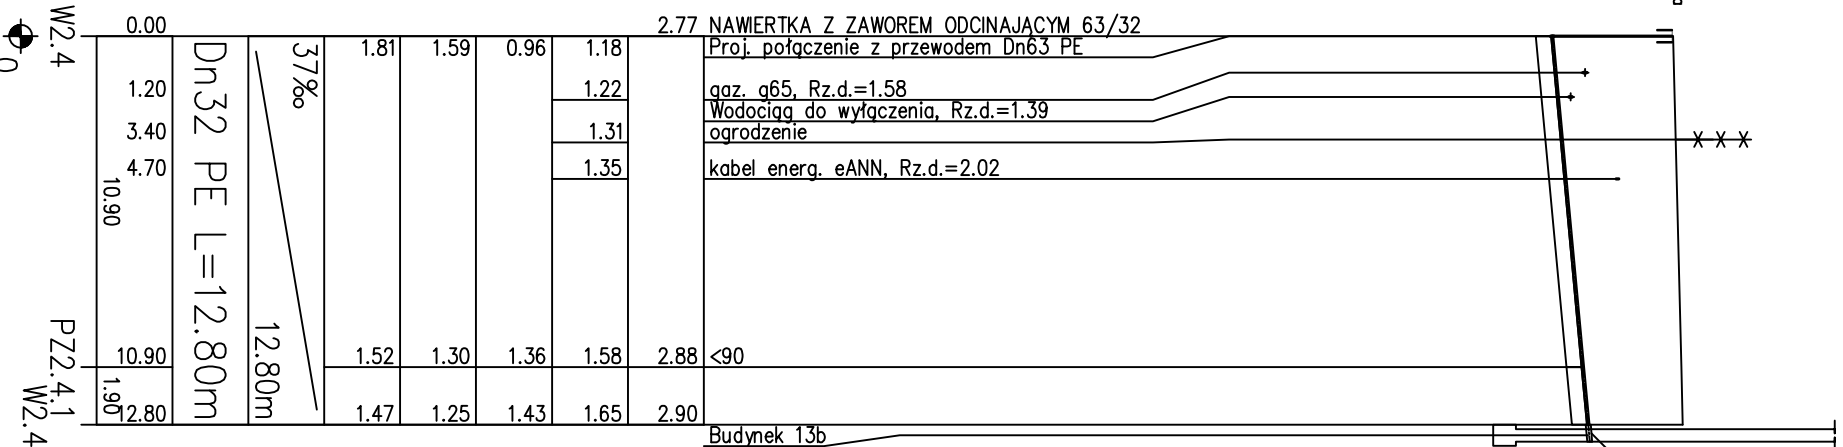
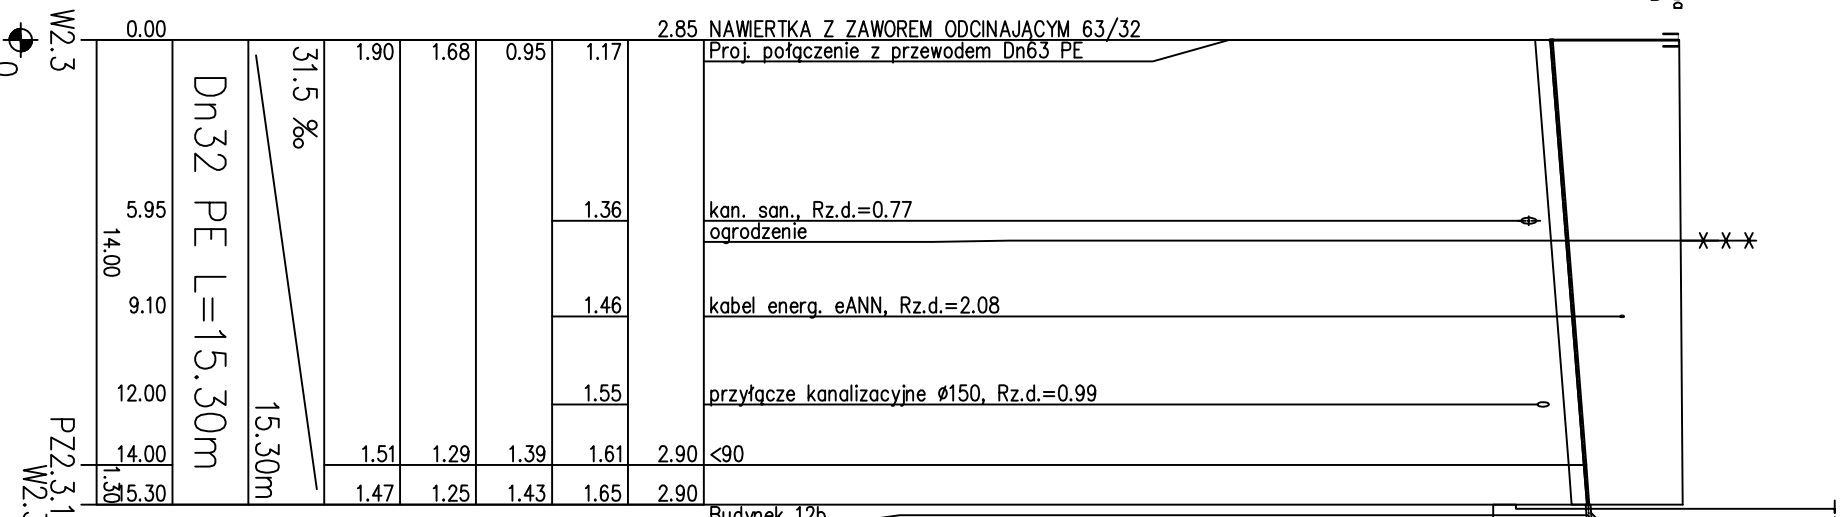
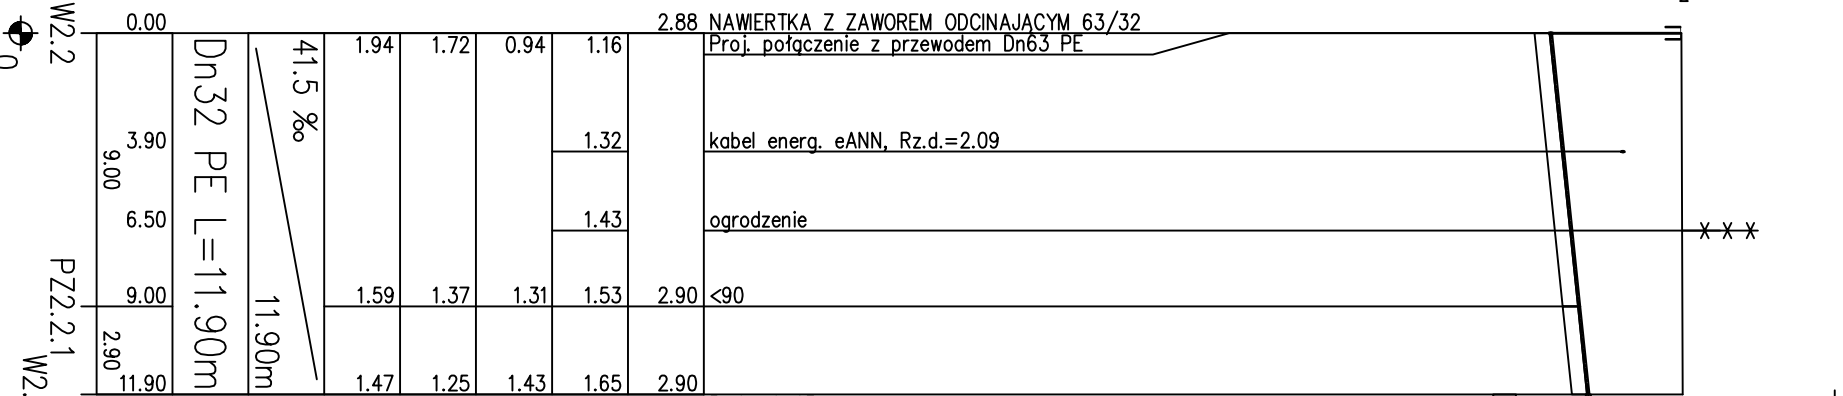


POZIOM PORÓWNAWCZY	-10.00 m n.p.m.
RZĘDNA TERENU ISTN.	
RZĘDNA OSI RUROCIĄGU	
RZĘDNA DNA WYKOPU	
ZAGŁĘBIENIE OSI RUROCIĄGU	
ZAGŁĘBIENIE DNA WYKOPU	
SPADKI, DŁUGOŚCI	
ŚREDNICA, MATERIAŁ	
ODLEGŁOŚCI	
HEKTOMETRY	

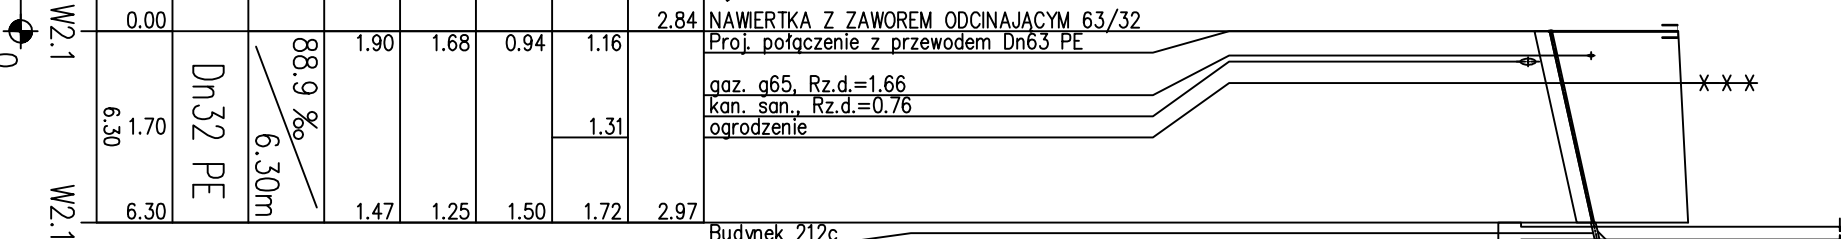

Sieć wodociągowa
w ul. Węgierskiej w Szczecinie

Przyłącza od węzła W2

UWAGI:
1. W przypadku kolizji istniejącego uzbrojenia z projektowanym
wodociągiem przewiduje się z projektem.

Pracownia Projektowo-Wykonawcza
"TERMO-KOMPLEKS"
70-750 Szczecin ul.Gruniova 47

SIEĆ WODOCIĄGOWA Z PRZYŁĄCZAMI W UL. WĘGIERSKIEJ W SZCZECINIE		INWESTOR		Faza P.B.	
ZAKŁAD WODOCIĄGÓW I KANALIZACJI SP. Z O.O.		71-682 SZCZECIN, UL. M. GOŁISZA 10		BRANŻA Sanitarna	
PROFIL PRZYŁĄCZY WODOCIĄGOWYCH		Podpis		SKALA 1:100/250	
Opisował: mgr inż. E. SZULC		DATA 09.2012		SR RYS.	
Projektował: inż. K. SZCZEPKAREWICZ upr. 31997		Sprawdził: mgr inż. L. GRODEK upr. 10467		6	