


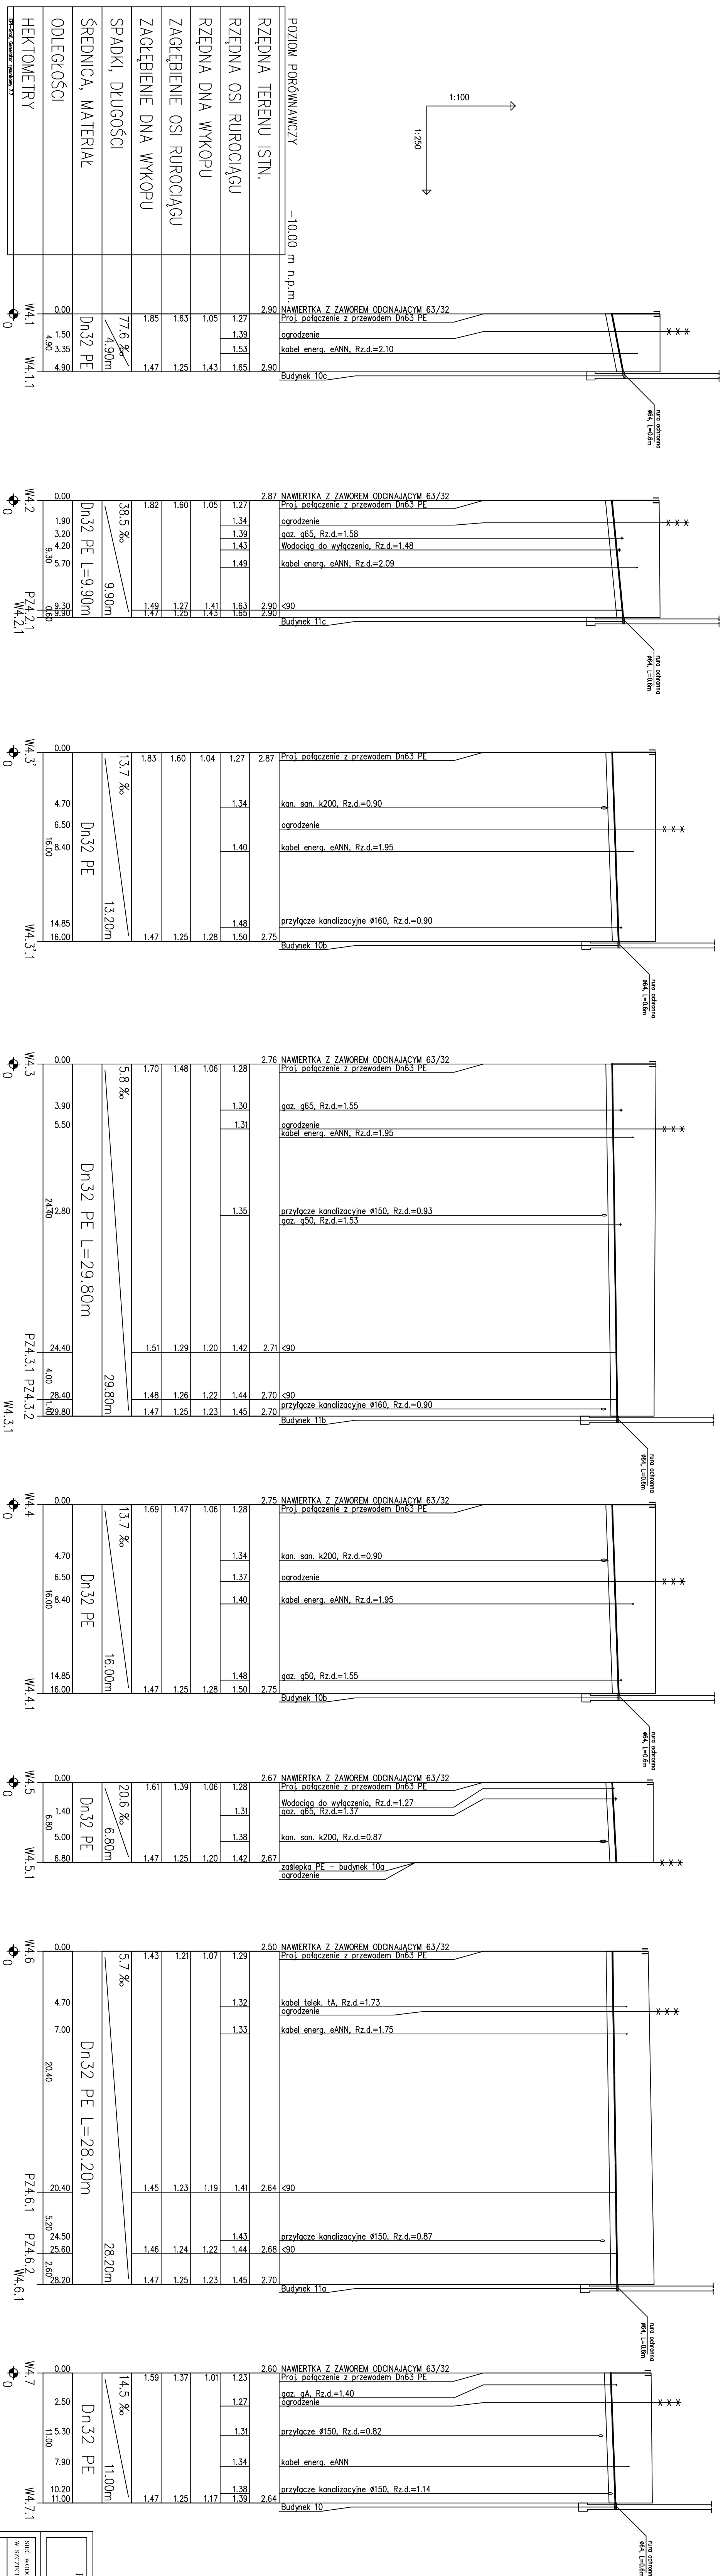

Sieć wodociągowa
w ul. Węgierskiej w Szczecinie
Przylączna od węzła W4

UWAGI:

1. W przypadku kolizji istniejącego uzbrojenia z projektowanym wodociągiem porozumieć się z projektantem.

Pracownia Projektowo-Wykonawcza "TERMO-KOMPLEKS" 70-750 Szczecin ul. Granitowa 47 tel./fax 091 46 09 742	
SIEĆ WODOCIĄGOWA Z PRZYŁĄCZAMI UL. WIEJERSIEB W SZCZECINIE	
ZAKŁAD WODOCIĄGÓW I KANALIZACJI SP. Z O.O. 71-663 SZCZECIN, UL. M. GOŁUSZA 10	
PROJEKT PRZYŁĄCZA WODOCIĄGOWYCH Podpis	
Opisawali:	mgr inż. E. SZULC
Projektowali:	mgr inż. K. SZCZĘCIE, ARNIEVICZ upr. 31/97
Sprawdził:	mgr inż. L. GARDLIK upr. 104/67
 TERMO-KOMPLEKS Faza P.B. BRANŻA Sanitarna SKALA: 1:100/250 DATA: 09.2012 NR RYS. 8	