


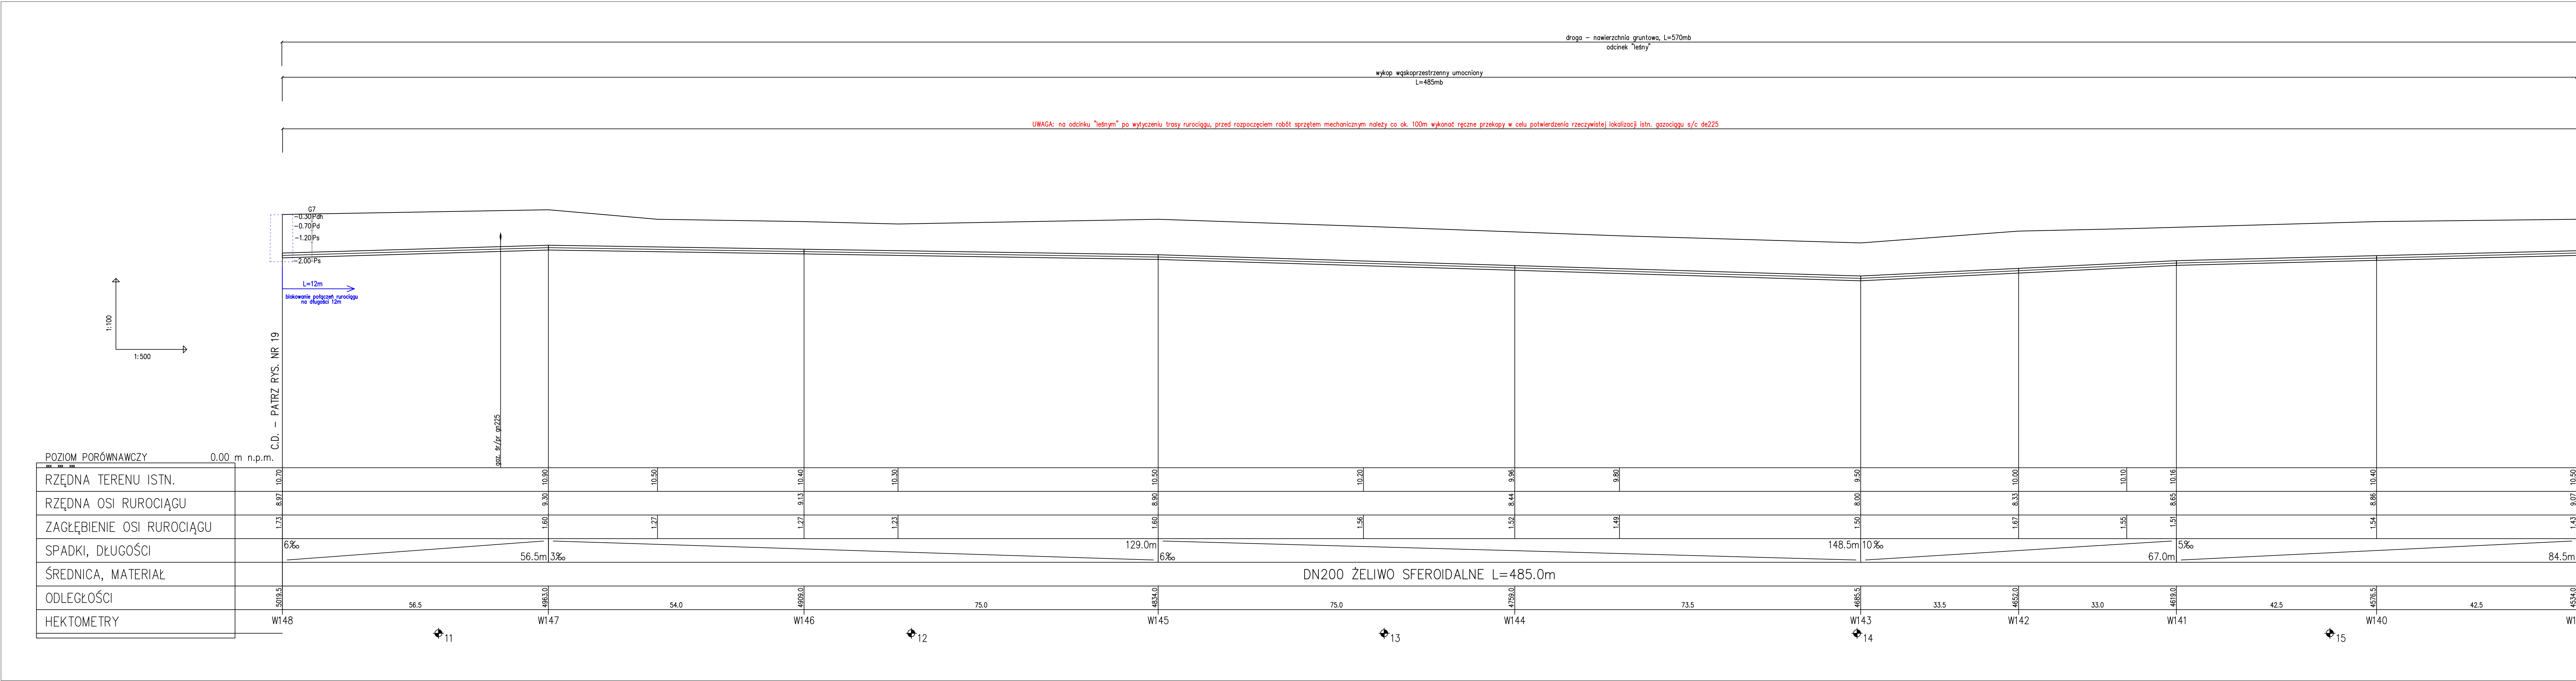

- UWAGA:
- na profilach podłużnych zaznaczono zakres połączeń blokowanych na rurociągach wskazanych do ułożenia w wykopie otwartym
 - na wszystkich rurociągach wskazanych do ułożenia metodą bezwykopową należy stosować połączenia blokowane

jednostka projektowa:

"INWOD"
Inżynieria Wodociągów i Kanalizacji
70-781 Szczecin
ul. Żołnierzy Wolności 10
tel./fax: 091-488-38-20

projektant:
mgr inż. Piotr Byczkowski
upr. nr 160/Sz/2002

branża instalacyjna - sanitarna

mgr inż. Waldemar Łagiewka
upr. 232/Sz/89

Pracownia projektowa zastrzega sobie w stosunku do niniejszego projektu wszelkie prawa wynikające z ustawy o prawie autorskim.

inwestor:

Zakład Wodociągów i Kanalizacji Sp. z o.o.
ul. Golińska 10
71-682 Szczecin

przedstawiciel:

Rozbudowa infrastruktury wodociągowej w Szczecinie

tytuł zadania:

Budowa "spinki" wodociągu łączącej osiedle Wielgowo z osiedlem Załom w Szczecinie

stadium:

PROJEKT WYKONAWCZY

tytuł opracowania:

Projekt zagospodarowania terenu Projekt architektoniczno - budowlany

tytuł rysunku:

profil podłużny

numer: 001

data: SZCZECIN, 12. 2018

skala: 1:100/500

18